




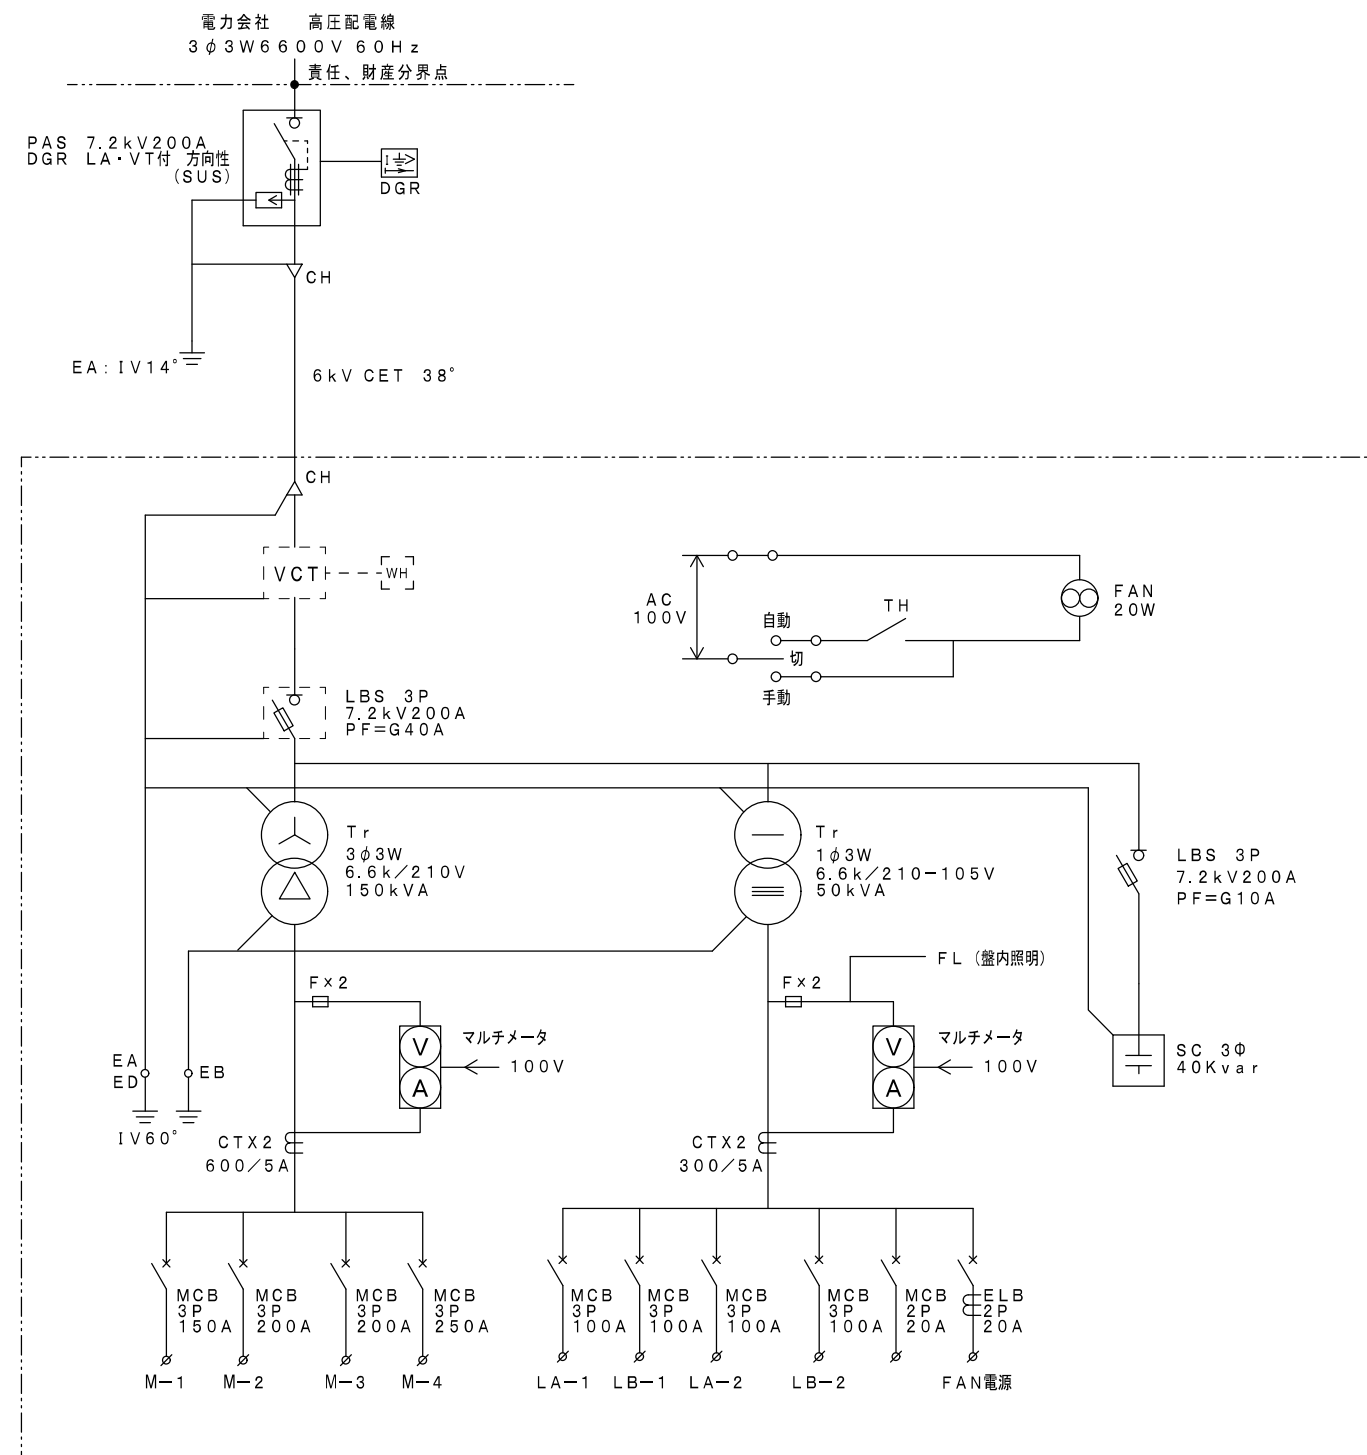


工事名	岡山県立西小學校仮校舎食費貸借				協同組合でゴラ			
図面	配置図				代表理事 小寺 壽 一級建築士事務所岡山県支店 1001号 岡山県一級建築士 第1026号 藤本 雄雄 岡山県北条郡三井1180号 TEL:090-14-2038 FAX:090-246-2332			
N. O.	岡山県都市整備南房住宅建設公共建築課 令和 3 年 3 月							
E /	課 長	担当部長	課長補佐	係 長	主任	担当	承認	図 説
0 0 1								

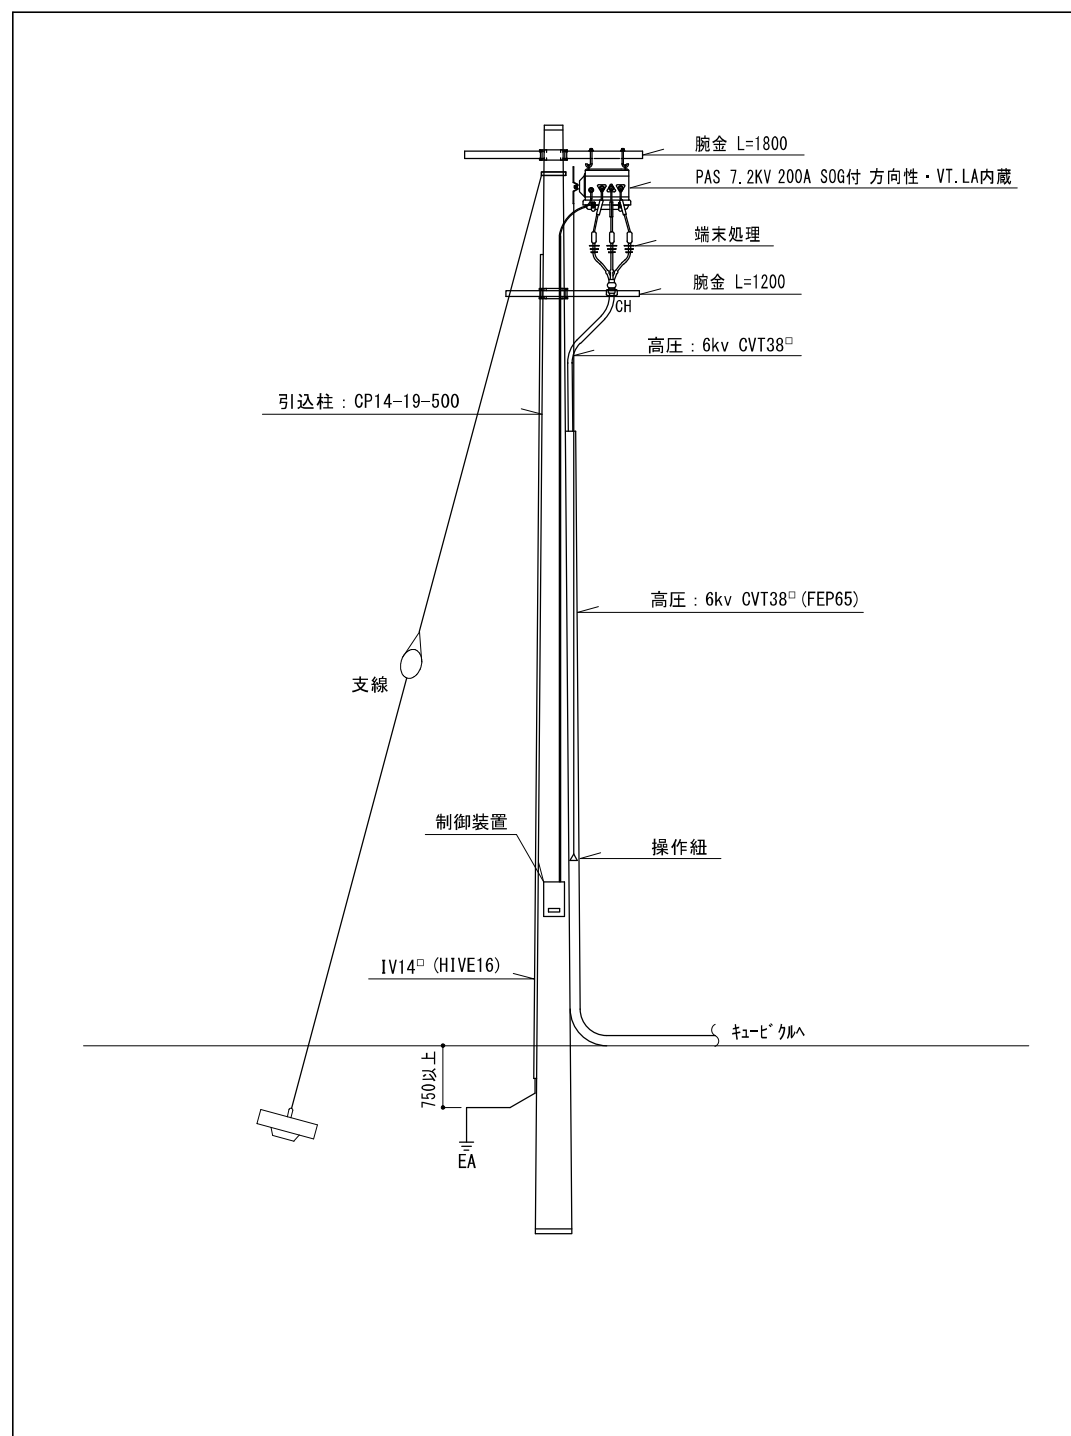

工事名	岡山市立西小學校仮設校舎貸貸費					協同組合アゴラ		
図面	引込柱柱図・単柱結線図					竣工	代表者 小寺 豊	
						期	一般建築士事務所岡山県岡山県東条町1500号 岡山県東条町一級建築士 東条昌三様 岡山県東条町二級建築士 小寺 豊様	
N. o.	岡山市都市整備局住宅建築部公共建築課					令和	7 年 3 月	
E	課長	担当課長	課長補佐	係長	主任	担当	承認	捺印
0 0 2								

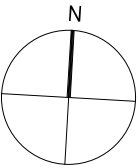

1階平面図 S=1/100

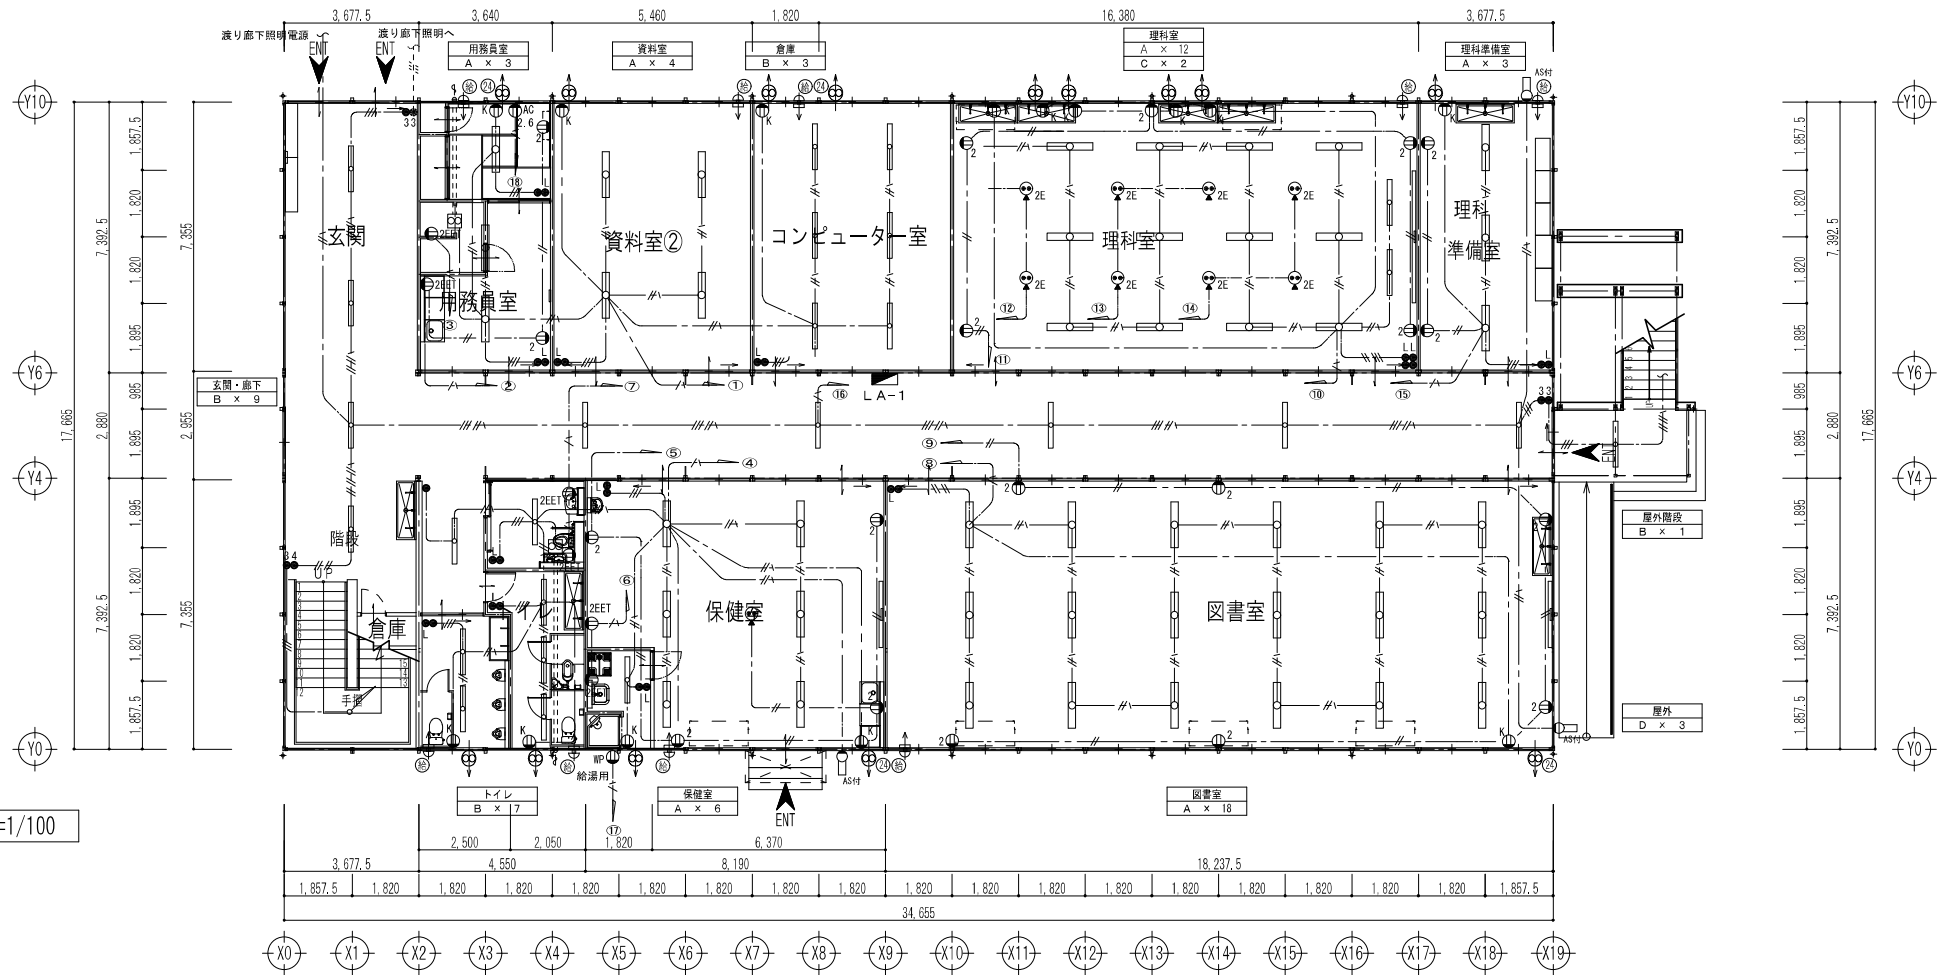


参考図

A	蛍光灯照明	B	蛍光灯照明	C	黒板灯
	直付逆富士形 FHF32W×2		直付逆富士形 FHF32W×1		
本体:鋼板・垂鉛ノリ仕上 反射板:鋼板・白色仕上(高反射白色塗装) 光束:8930lm 消費電力:88W					
本体:鋼板・垂鉛ノリ仕上 反射板:鋼板・白色仕上(高反射白色塗装) 光束:4490lm 消費電力:45W					
本体:鋼板・垂鉛ノリ仕上 反射板:鋼板・白色仕上(高反射白色塗装) 光束:4490lm 消費電力:45W					
D	防犯灯LED(自動点滅器内蔵)	換気扇 200φ 電気式シャッター	吸気口	角型スライドレジスター 自然換気用7-ト	
参考型番 NNY20328LE1					
参考型番 EX-20EH6 P-20CVP2 (ウレタン加工)					
色:シルバーグレー					

※屋外は防水型とする
※支援教室はガード付照明とする

分電盤 (LA-1)

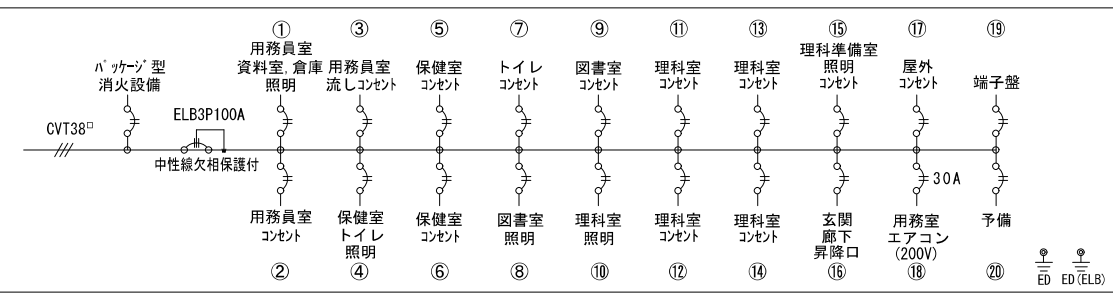

NFB2P30A×1
NFB2P20A×20

凡例

---	VVF1. 6-2C
---	VVF1. 6-3C
---	VVF1. 6-3C内1芯7-ス
---	VVF1. 6-2C×2
---	VVF1. 6-2C+3C
---	VVF2. 0-2C
---	VVF2. 0-3C内1芯7-ス
---	VVF1. 6-2C+3C内1芯7-ス
---	VVF1. 6-3C+3C内1芯7-ス
---	VVF2. 0-2C+1. 6-3C
---	VVF2. 6-3C内1芯7-ス


※露出部はブラモールで保護のこと

凡例

●2	2口コンセント	アト 増設型	参考型番: WN1302
●2E	2口コンセント(接地増付)	アト 増設型	参考型番: WN1512K
●EET	コンセント7-スターミナル・接地付	アト 増設型	参考型番: WN1131
●2EET	2口コンセント7-スターミナル・接地付	アト 増設型	参考型番: WN11329
●K	コンセント(換気扇用)	アト 増設型	参考型番: WN1001
●AC	コンセント(エアコン用)	アト 増設型	
●	フロアダクトコンセント	アト 増設型	
●WP	コンセント(防水)		参考型番: WK4105
●	スイッチ	アト 増設型	参考型番: WN5001
●L	バロットスイッチ	アト 増設型	参考型番: WN5241
●3	3路スイッチ	アト 増設型	参考型番: WN5062
●4	4路スイッチ	アト 増設型	参考型番: WN5064
●3WP	3路スイッチ(防水)	アト 防水	参考型番: WN5002+WN7941
●4WP	4路スイッチ(防水)	アト 防水	参考型番: WN5004+WN7941
■	電灯壁	露出壁付型	
■	換気扇	天井付付型	

仮設校舎A棟

工事名	岡山市立西小学校仮設校舎賃貸借					協同組合アゴラ		
図 面	【A棟】1階電灯・コンセント設備平面図					規 格	A1: 1/100 A3: 1/200	
No.	岡山市都市整備局住宅建築部公共建築課					令和 7 年 3 月		
	課 長	担当課長	課長補佐	係 長	主 任	担 当	系 長	設 計
E								
003								

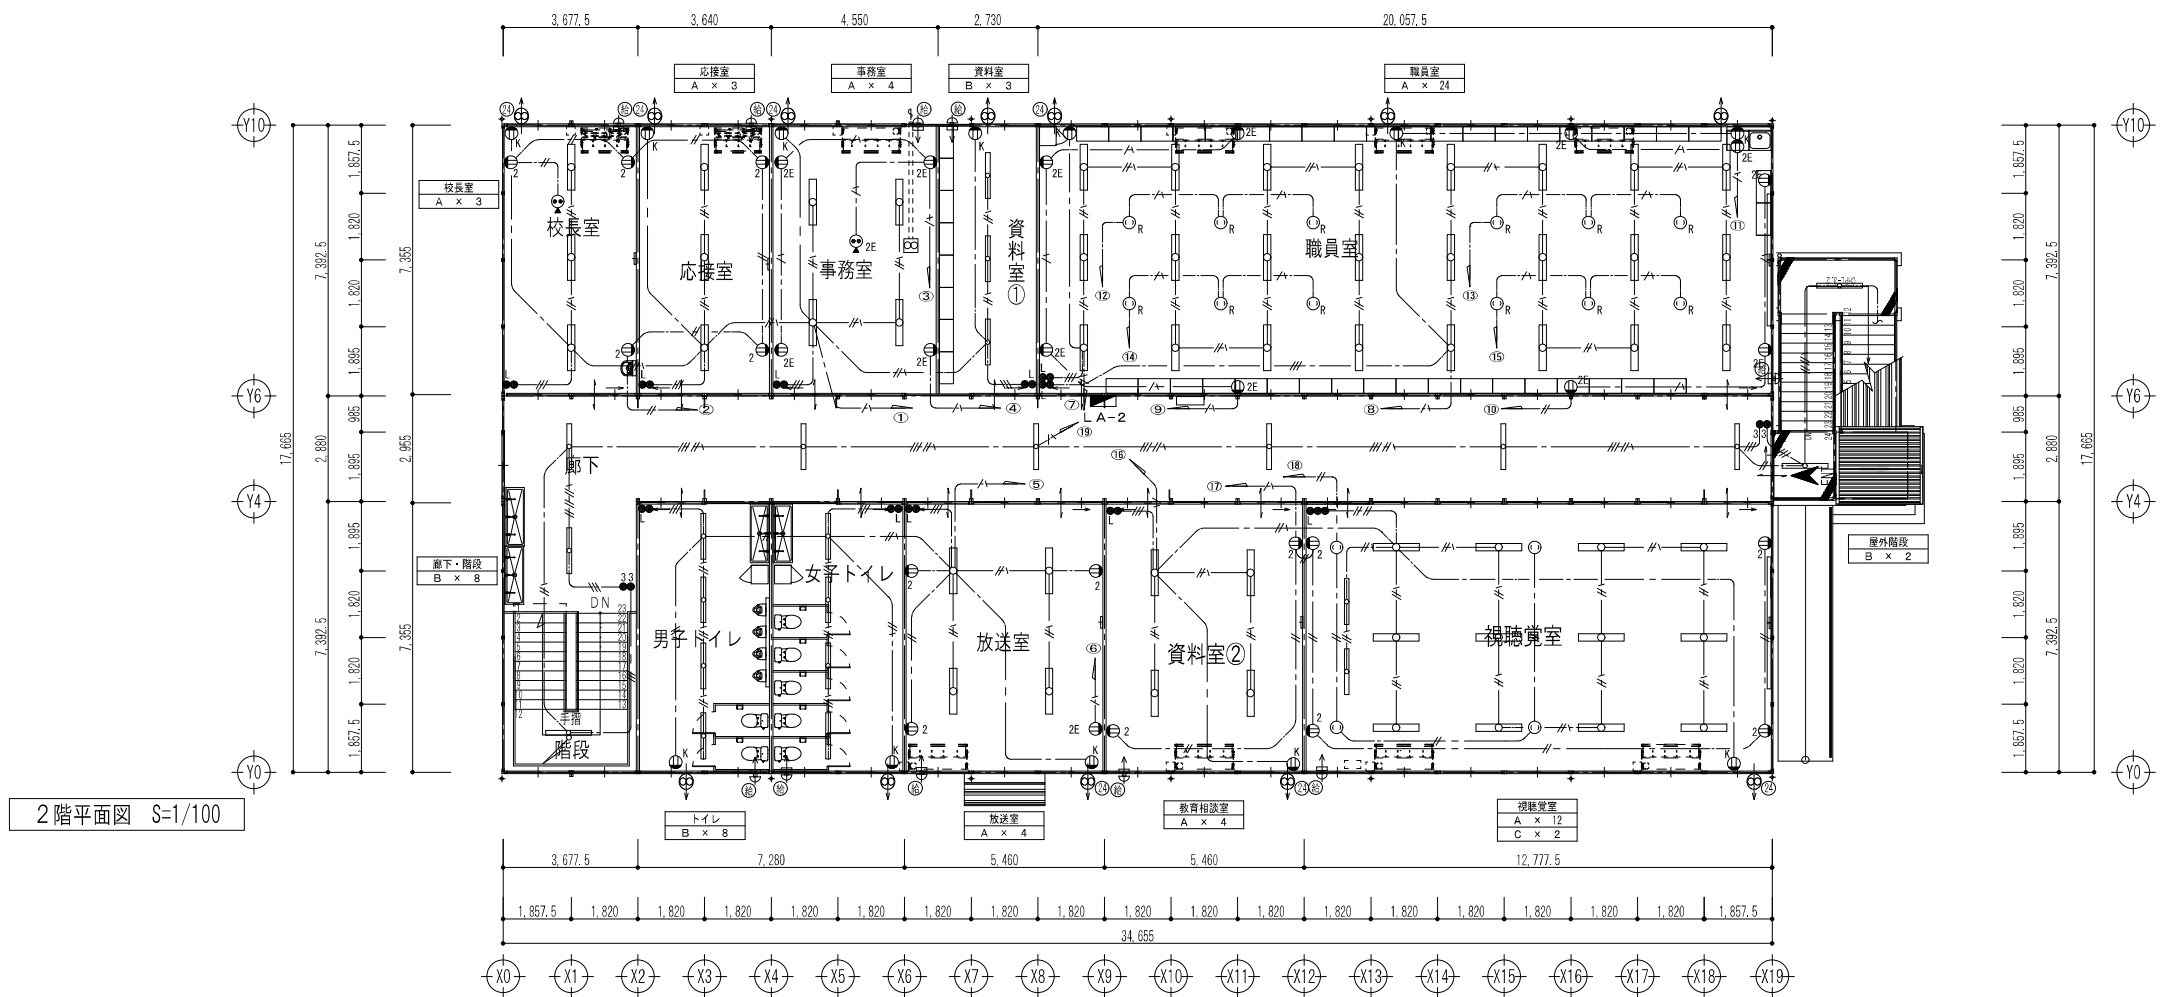

火報受信機

CVT38

警報盤

ELB3P100A

中性線欠相保護付

① 校長室 応接室 事務室 照明

② 校長室 応接室 コンセント

③ 事務室 コンセント

④ 事務室 コンセント PC-機

⑤ トイレ 放送室 照明コンセント

⑥ 放送室 放送車

⑦ 職員室 照明

⑧ 職員室 照明

⑨ 職員室 コンセント

⑩ 職員室 コンセント

⑪ 職員室 リーチーコンセント

⑫ 職員室 リーチーコンセント

⑬ 職員室 リーチーコンセント

⑭ 職員室 リーチーコンセント

⑮ 職員室 リーチーコンセント

⑯ 教育相談室 視聴覚室 コンセント

⑰ 教育相談室 視聴覚室 TVコンセント

⑱ 廊下 階段

⑲ 廊下 階段

⑳ 端子盤

㉑ 予備



㉒ 予備

ED ED (ELB)

— — — —	VVF1. 6-2C
— // —	VVF1. 6-3C
— // —	VVF1. 6-3C内1芯7-ス
— // —	VVF1. 6-2Cx2
— // —	VVF1. 6-2C+3C
— // —	VVF2. 0-2C
— / —	VVF2. 0-3C内1芯7-ス
— // —	VVF1. 6-2C+3C内1芯7-ス
— // —	VVF1. 6-3C+3C内1芯7-ス
2.0 // —	VVF2. 0-2C+1. 6-3C
2.5 / —	VVF2. 6-3C内1芯7-ス

②	2口コンセント	アース付・電磁製	参考型番: WN1302
②E	2口コンセント(接地極付)	アース付・電磁製	参考型番: WN1512K
②EET	コンセント(アース・ミニマル・接地付)	アース付・電磁製	参考型番: WN1131
②EET	2口コンセント(アース・ミニマル・接地付)	アース付・電磁製	参考型番: WN11329
②K	コンセント(換気扇用)	アース付・電磁製	参考型番: WN1001
②NP	コンセント(防水)		参考型番: WK4105
②	コンセント(抜止め)		
②R	リレーコンセント		
②E	フロアダブラコンセント(接地極付)	アース付・電磁製	
●	スイッチ	アース付・電磁製	参考型番: WN5001
●L	バイロックススイッチ	アース付・電磁製	参考型番: WN5241
●3	3路スイッチ	アース付・電磁製	参考型番: WN5062
●4	4路スイッチ	アース付・電磁製	参考型番: WN5064
●3NP	3路スイッチ(防水)	アース付・防雨	参考型番: WN5002+WN7941
●4NP	4路スイッチ(防水)	アース付・防雨	参考型番: WN5004+WN7941
■	電灯盤	露出壁掛型	
■	換気扇	天井付型	

工事名	岡山市立西小学校教育舎改築費負担	協同組合アゴラ	
図面	[A]横 2階電機、コンヤント設備平面図	竣工 年 月 日	代表理事 小寺 肇 一般建設士事務所 小寺建設事務所 13057号 建築士事務所 一般建設士 第03336号 海上建設 事務所 一般建設士 第11111号 TEL.086-246-2288 FAX.086-246-2232
N.O.	岡山市都市整備局住宅部公共建築課	令和 年 月 日	
E	課長 相田謙二 課長補佐 佐々木 主 任 担当 森 繁 陸 國 賀 誠		
0.04			

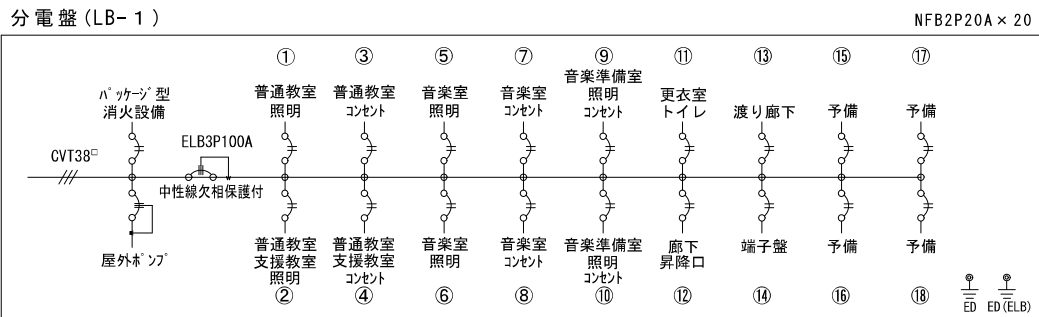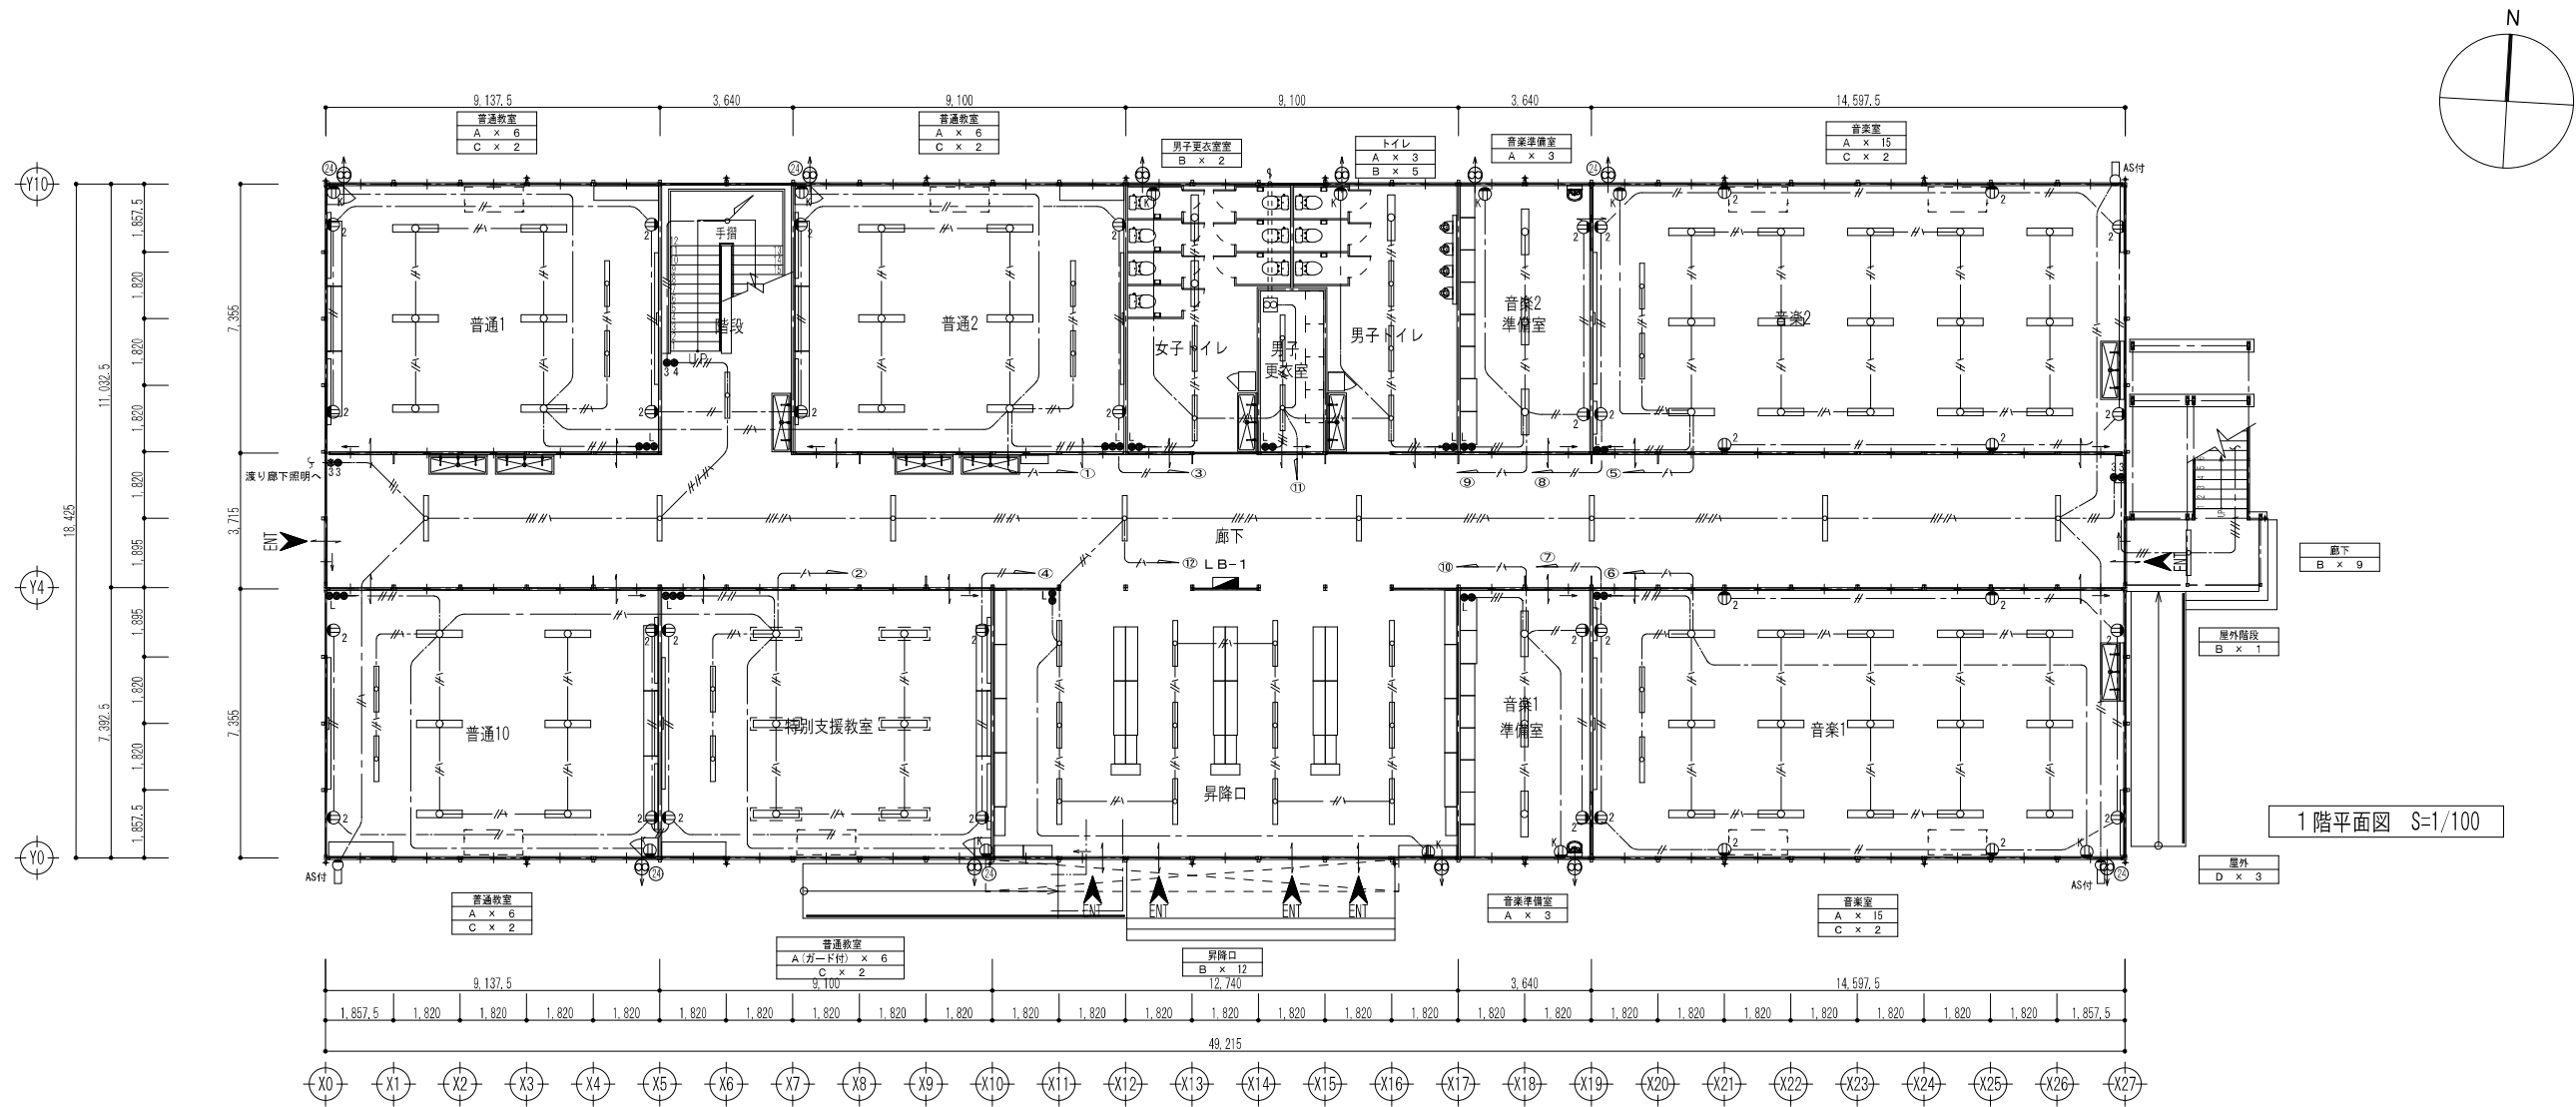

凡例

——	VVF1. 6-2C
——//——	VVF1. 6-3C
——//——	VVF1. 6-3C内1芯7-ス
——//——	VVF1. 6-2C×2
——//——	VVF1. 6-2C+3C
——#——	VVF2. 0-2C
——#——	VVF2. 0-3C内1芯7-ス
——//——	VVF1. 6-2C+3C内1芯7-ス
——//——	VVF1. 6-3C+3C内1芯7-ス
——//——	VVF2. 0-2C+1. 6-3C
——//——	VVF2. 6-3C内1芯7-ス



※露出部はブラモールで保護のこと

凡例

●2	2口コンセント	71ト 樹脂製	参考型番: WN1302
●2E	2口コンセント(接地極付)	71ト 樹脂製	参考型番: WN1512K
●EET	コンセント(アースターミナル・接地付)	71ト 樹脂製	参考型番: WN1131
●2EET	2口コンセント(アースターミナル・接地付)	71ト 樹脂製	参考型番: WN11329
●K	コンセント(換気扇用)	71ト 樹脂製	参考型番: WN1001
●AC	コンセント(エアコン用)	71ト 樹脂製	
●	フロアダブコンセント	71ト 樹脂製	
●WP	コンセント(防水)		参考型番: WK4105
●	スイッチ	71ト 樹脂製	参考型番: WN5001
●L	パイロットスイッチ	71ト 樹脂製	参考型番: WN5241
●3	3路スイッチ	71ト 樹脂製	参考型番: WN5062
●4	4路スイッチ	71ト 樹脂製	参考型番: WN5064
●3WP	3路スイッチ(防水)	71ト 防水	参考型番: WN5002+WN7941
●4WP	4路スイッチ(防水)	71ト 防水	参考型番: WN5004+WN7941
●	電灯盤	露出壁掛型	
●	換気扇	天井付型	

仮設校舎B棟

工事名	岡山市立西小学校仮設校舎賃貸借				協同組合アゴラ			
図面	【B棟】1階電灯・コンセント設備平面図				規模	A1: 1/100 A2: 1/200		
No.	岡山市都市整備局住宅建築部公共建築課				令和 7 年 3 月			
	課長	担当課長	課長補佐	係長	主任	担当	係長	担当
E								
005								

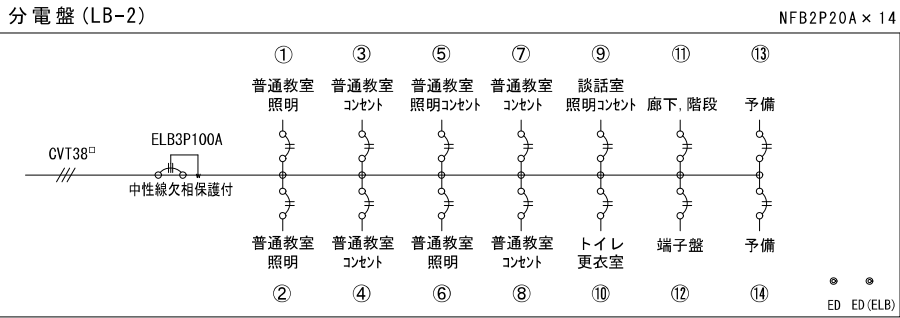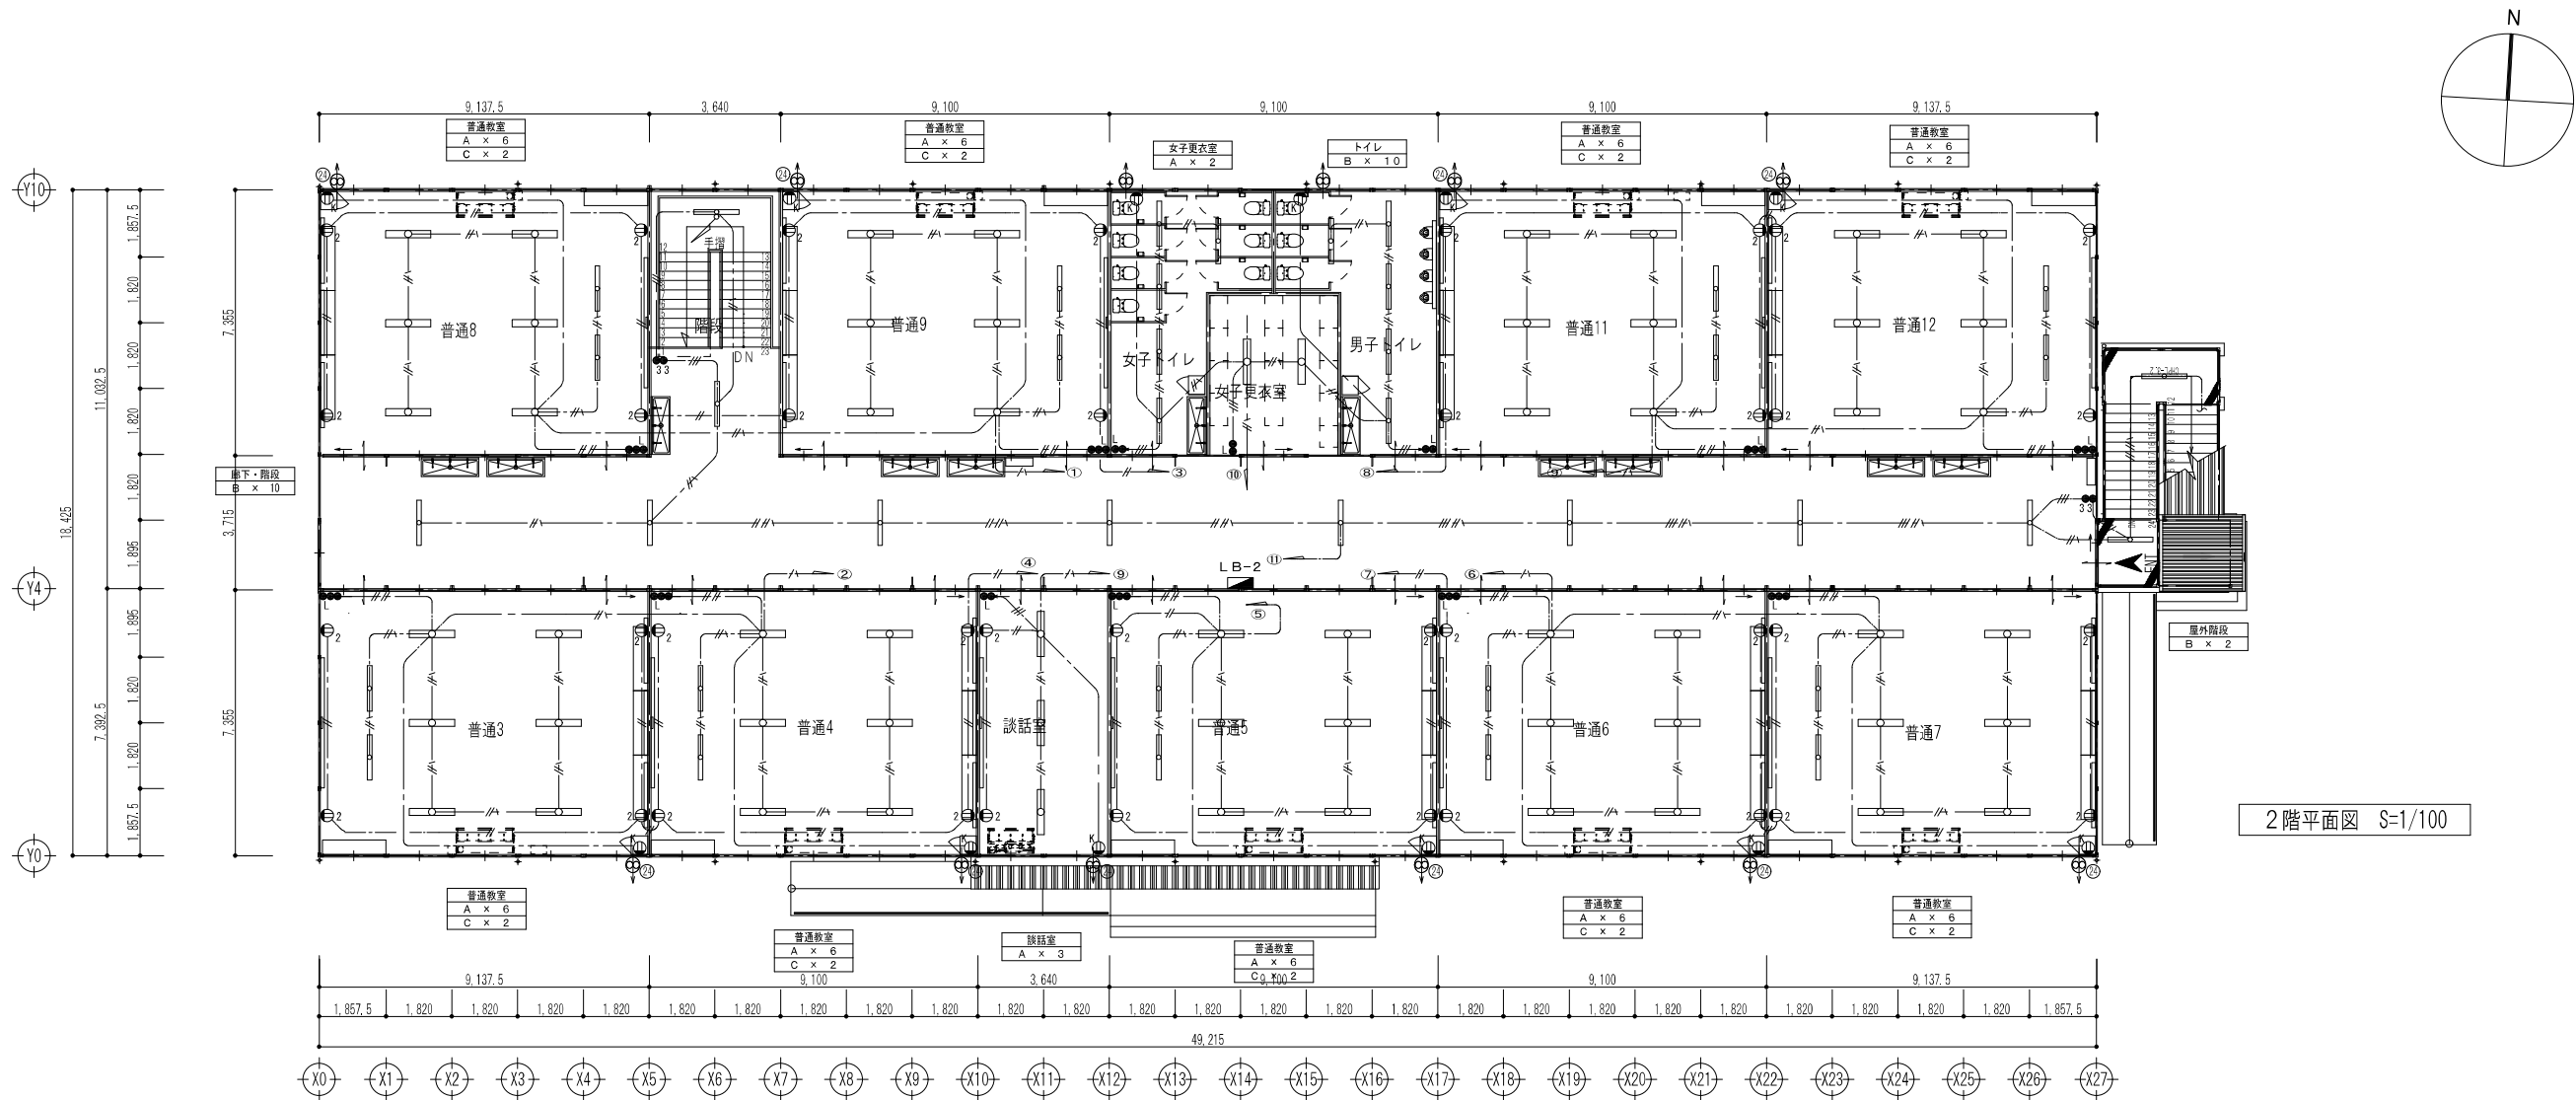


---	VVF1. 6-2C
---	VVF1. 6-3C
---	VVF1. 6-3C内1芯7-ス
---	VVF1. 6-2C×2
---	VVF1. 6-2C+3C
---	VVF2. 0-2C
---	VVF2. 0-3C内1芯7-ス
---	VVF1. 6-2C+3C内1芯7-ス
---	VVF2. 0-2C+1. 6-3C
---	VVF2. 6-3C内1芯7-ス

※露出部はプラモールで保護のこと


⊙2	2口コンセント	アト・樹脂製	参考型番: WN1302
⊙2E	2口コンセント(接地極付)	アト・樹脂製	参考型番: WN1512K
⊙EET	コンセント(アース・ミナル・接地付)	アト・樹脂製	参考型番: WN1131
⊙2EET	2口コンセント(アース・ミナル・接地付)	アト・樹脂製	参考型番: WN11329
⊙K	コンセント(換気扇用)	アト・樹脂製	参考型番: WN1001
⊙WP	コンセント(防水)		参考型番: WK4105
⊙	コンセント(抜け止め)		
⊙R	リレーコンセント		
⊙2E	フロアダブルコンセント(接地極付)	アト・樹脂製	
●	スイッチ	アト・樹脂製	参考型番: WN5001
●L	ハイロックススイッチ	アト・樹脂製	参考型番: WN5241
●3	3路スイッチ	アト・樹脂製	参考型番: WN5062
●4	4路スイッチ	アト・樹脂製	参考型番: WN5064
●3WP	3路スイッチ(防水)	アト・防雨	参考型番: WN5002+WN7941
●4WP	4路スイッチ(防水)	アト・防雨	参考型番: WN5004+WN7941
■	電灯盤	露出壁掛型	
⊞	換気扇	天井付け型	

仮設校舎B棟


工事名	岡山市立西小学校仮設校舎賃貸	協同組合アゴラ
図 面	【8棟】2階電灯・コンセント設備平面図 概 尺 1/100 附 尺 1/200	代表理事 小寺 浩 一般建築士 事務所岡山県岡山事務所 13551号 管理建築士 一般建築士 第5533号 浦上 幸雄 岡山市北区野田三丁目11番20号 TEL 086-246-2288 FAX 086-246-2292
No.	岡山市都市整備局住宅建築部公共建築課 令和 7 年 3 月	
E	課 長 担当課長 課長補佐 係 長 主 任 担 当 系 認 検 閲 製 図	
06		

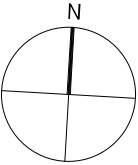

1 階平面図 S=1/100

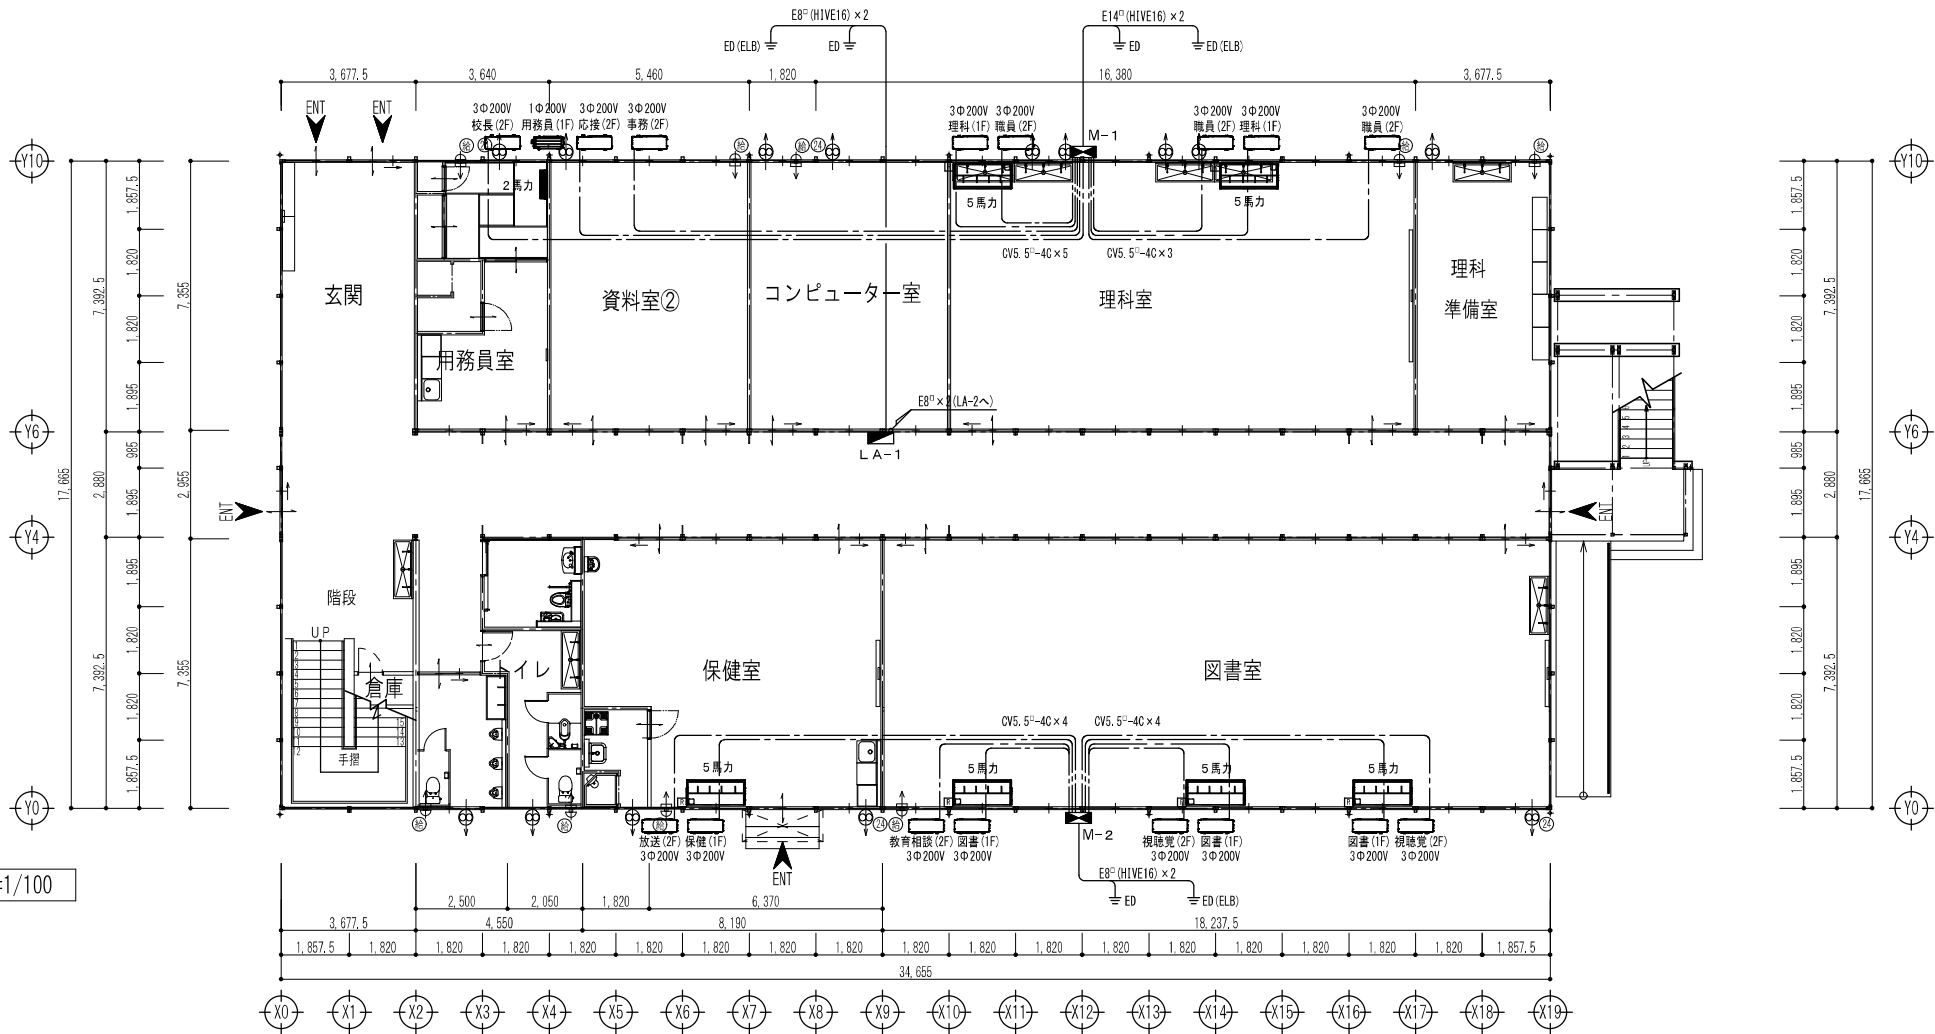


分電盤 (LA-1)

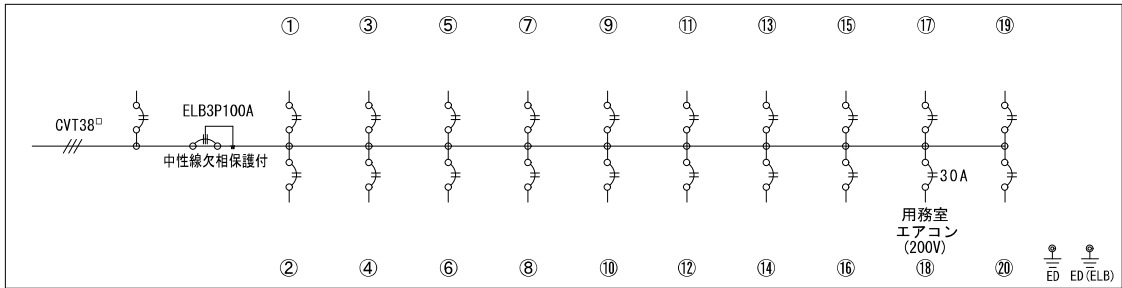


凡 例

	動力盤	屋外露出型
	CV5. 5-4C	露出部 PF28

動力盤 (M-1)

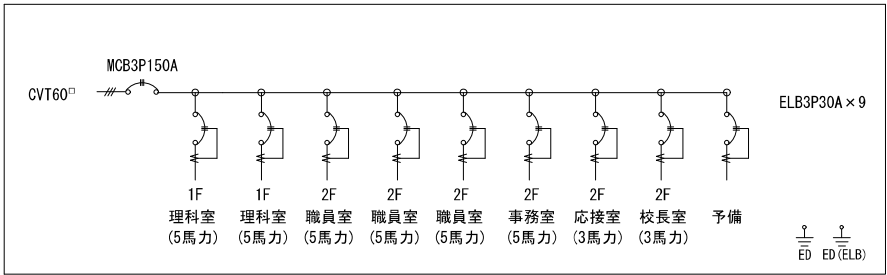


動力盤 (M-2)



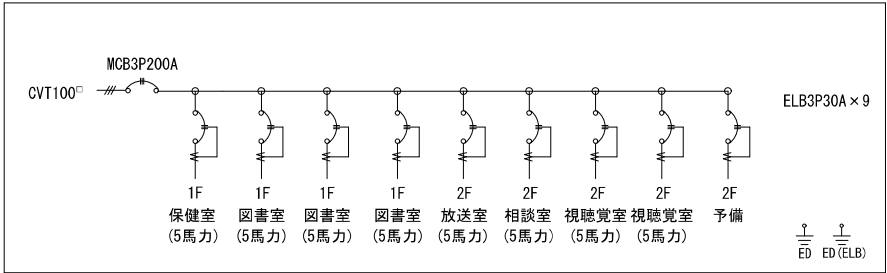


仮設校舎 A 棟

工事名	岡山市立西小学校仮設校舎賃貸				協同組合アゴラ			
図面	【A棟】1階動力設備平面図				縮尺	A1: 1/100 A3: 1/200	代表理事 小寺 豊 一般社団法人岡山県建設業協会 13051号 管理棟 2F 一般社団法人岡山県建設業協会 13051号 海上幸雄 土浦 正雄 岡山県北野郷三丁目1番1号 TEL 086-246-2388 FAX 086-246-2322	
No.	岡山市都市整備局住宅建築部公共建築課				令和 7 年 3 月			
	課長	担当課長	課長補佐	係長	主任	担当	承認	製図
E 008								

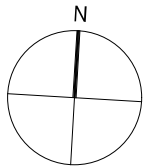


2階平面図 S=1/100

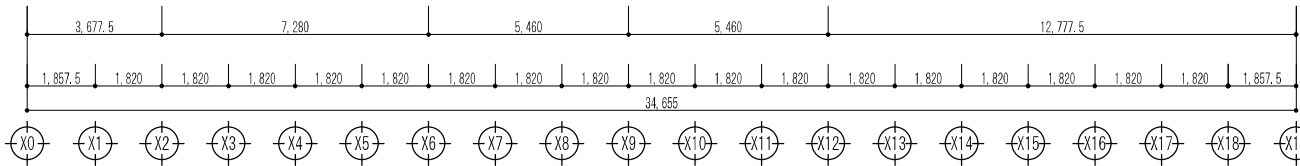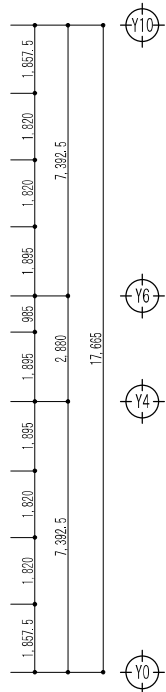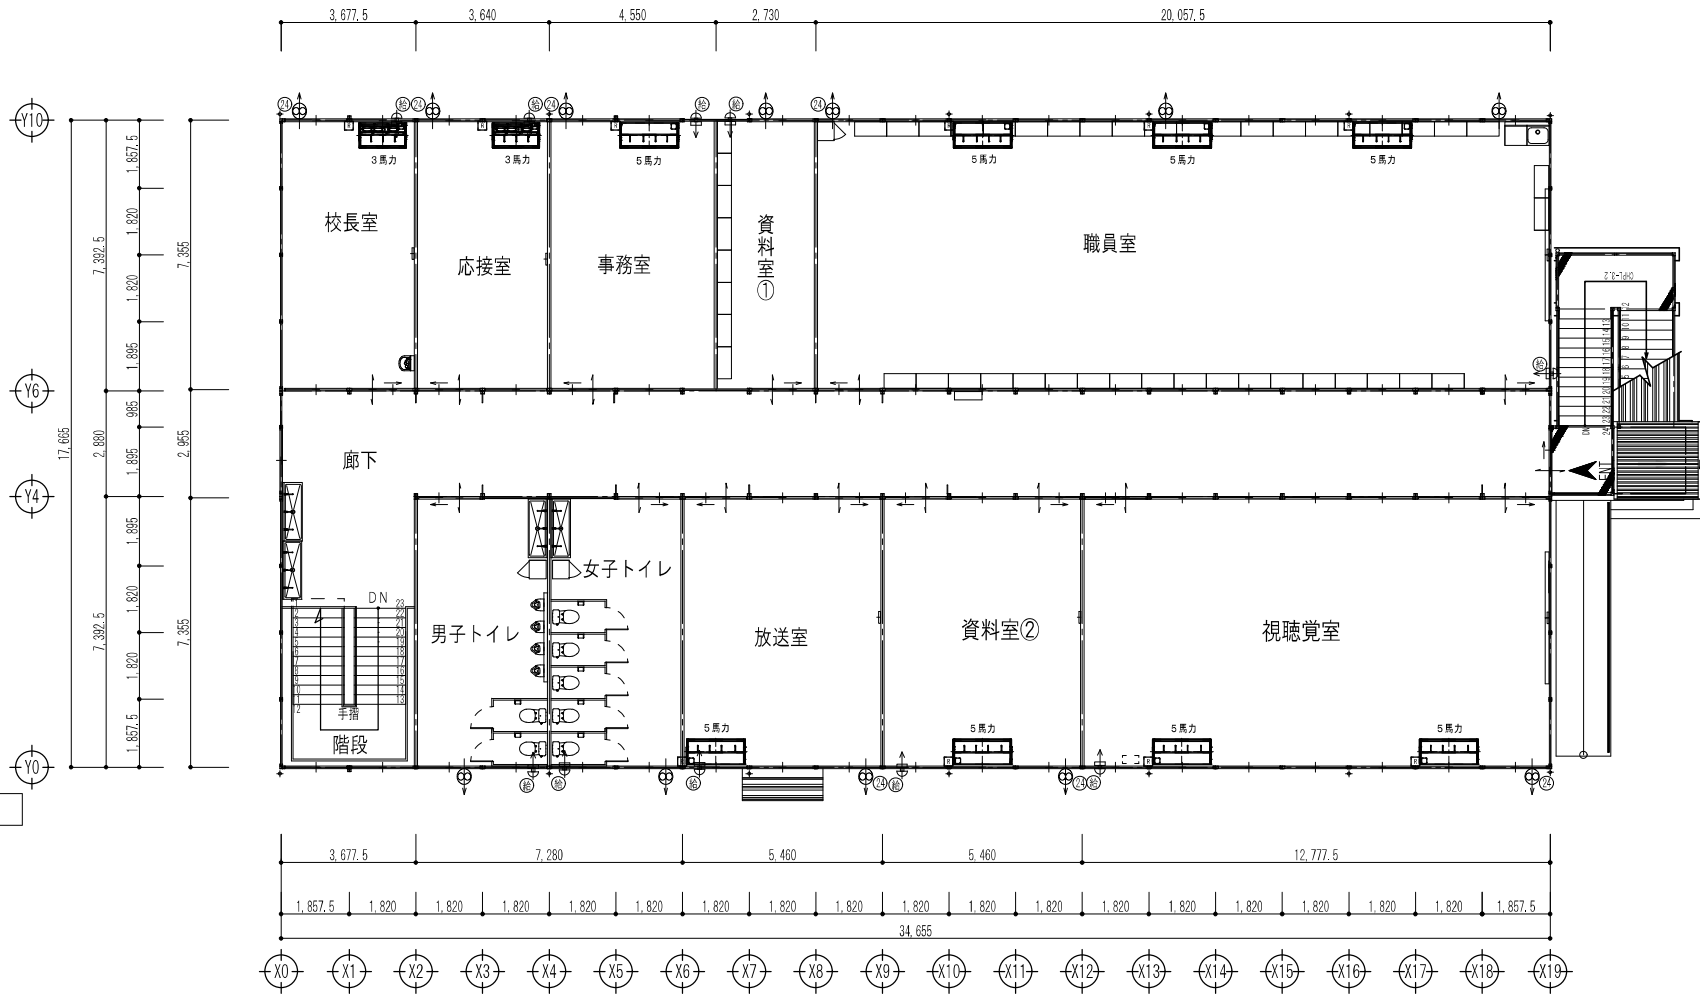


仮設校舎 A 棟


工事名		岡山市立西小学校仮設校舎賃貸借				協同組合アゴラ			
図 面	【A棟】2階動力設備平面図	縮 尺		A1: 1/100 A2: 1/200		代表理事 小寺 壽 一般建築士事務所岡山県知事登録第13057号 管理建築士 一般建築士 第05536号 浦上幸雄 岡山市北区野田三丁目11番20号 TEL 086-246-2288 FAX 086-246-2282			
		岡山市都市整備局住宅建設部公共建築課 令和 7 年 3 月				家	認	検	図
課 長		担当課長	課長補佐	係 長	主 任	担 当	家	認	
No.									
E 009									

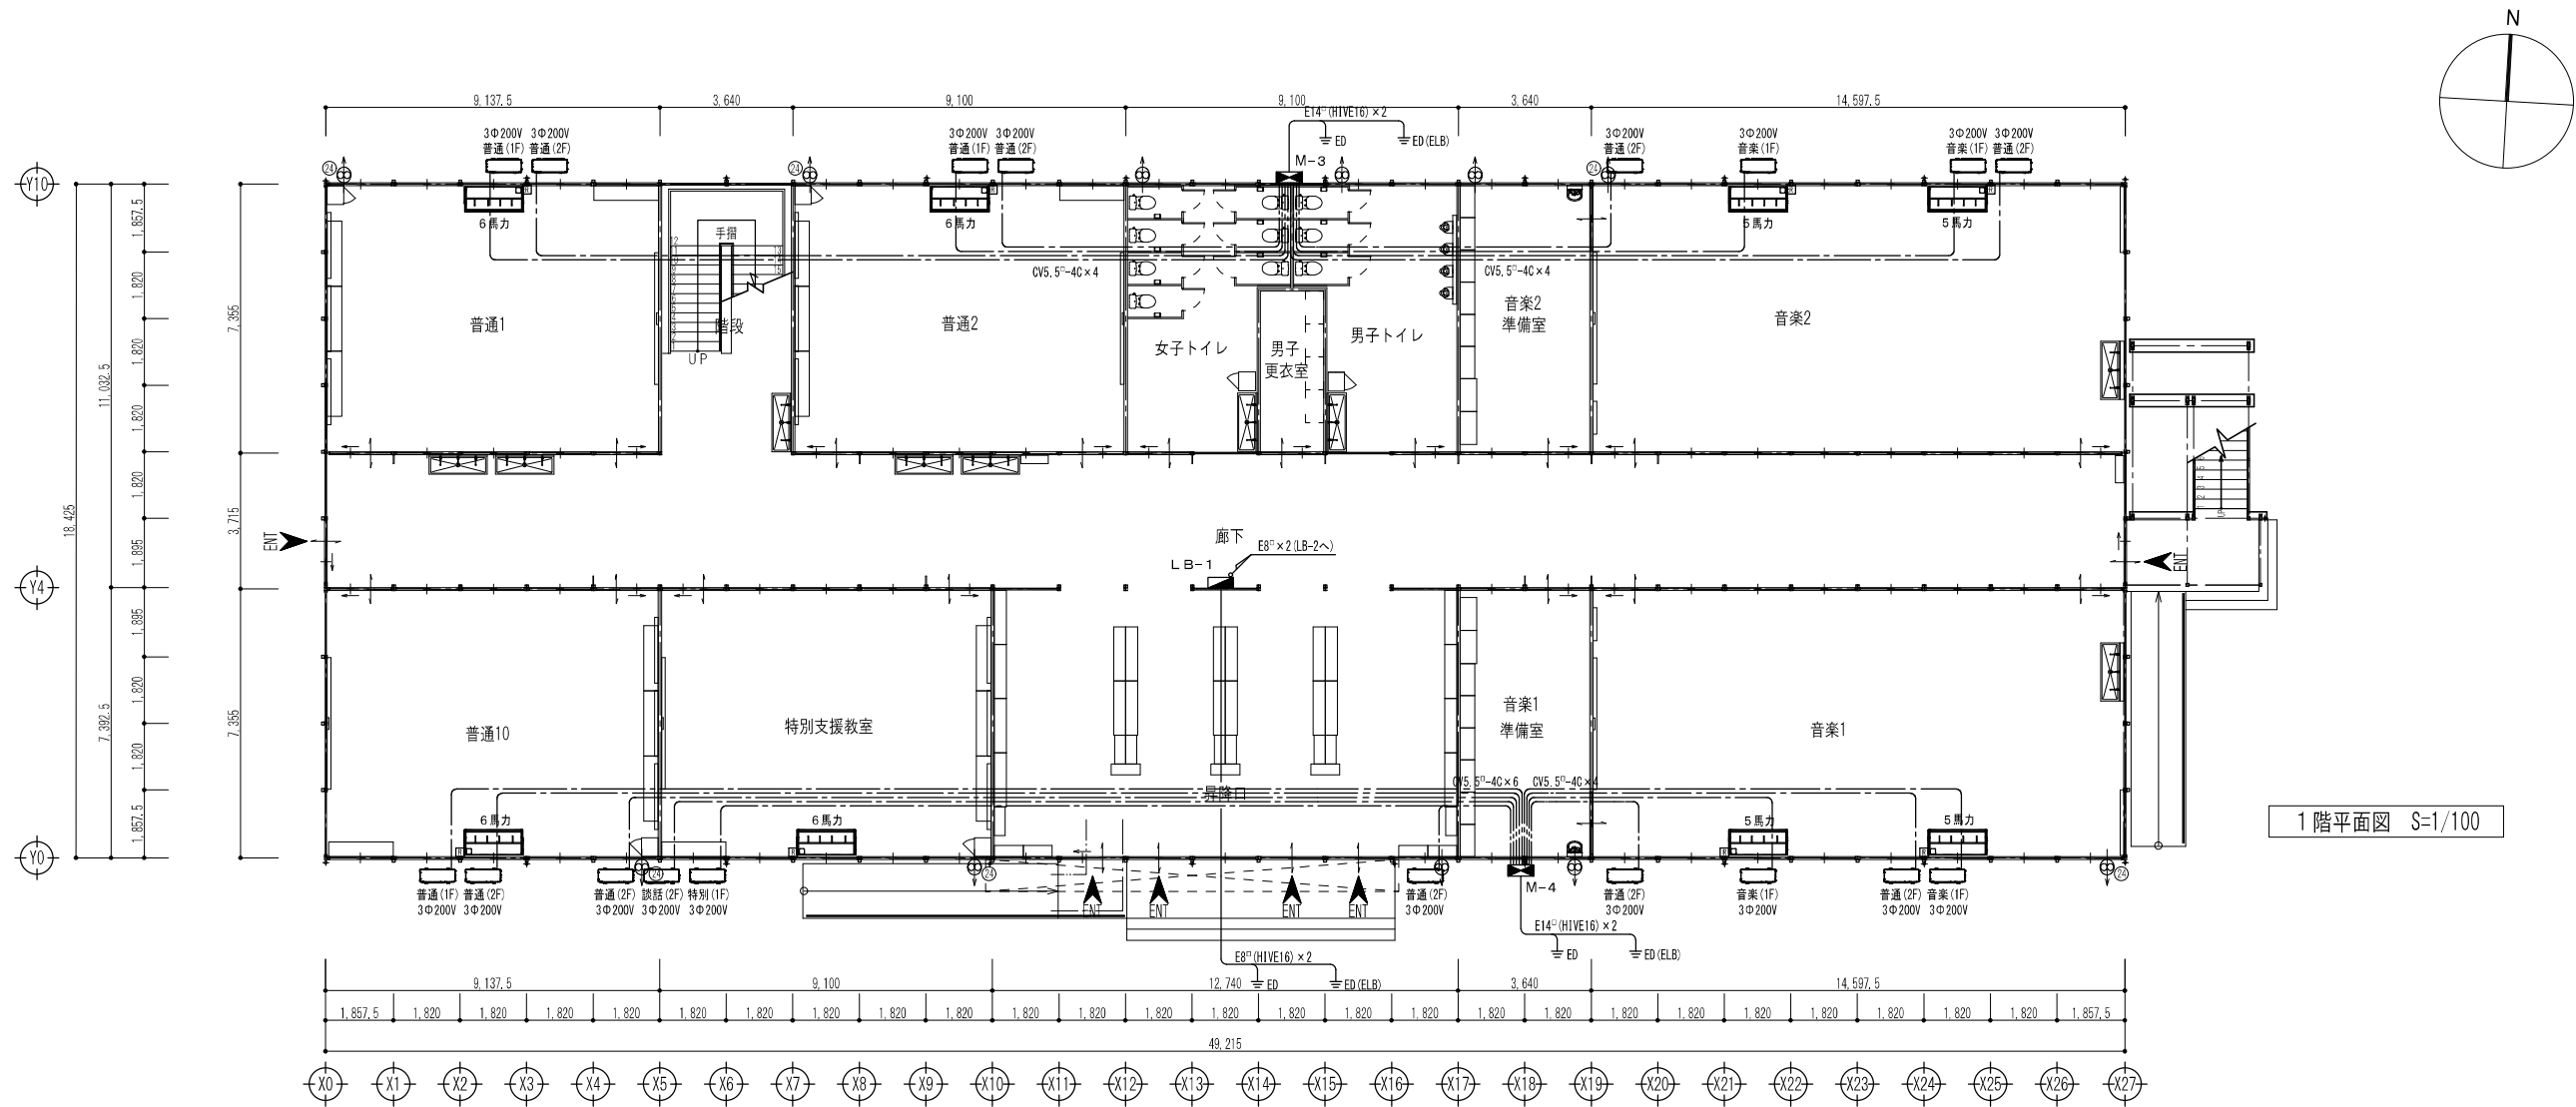

動力盤 (M-3)

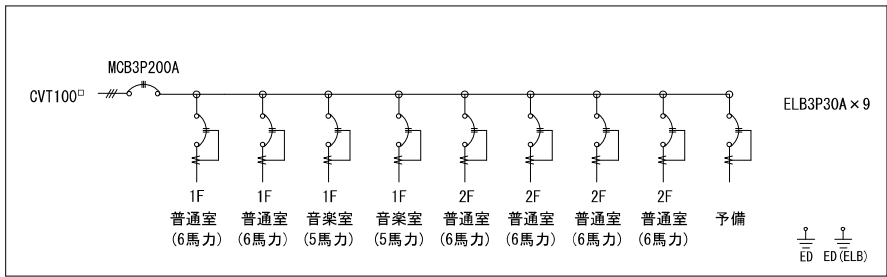


動力盤 (M-4)

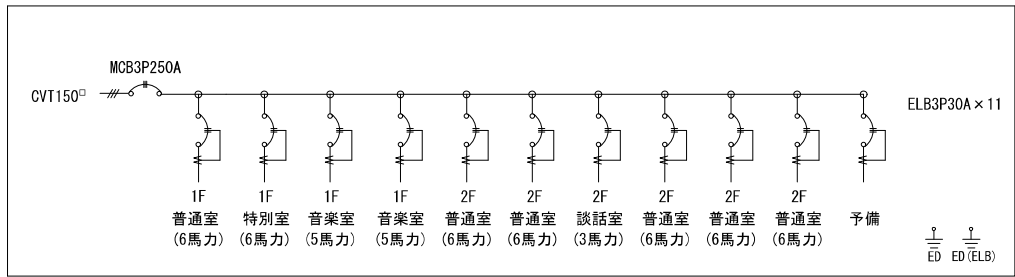

凡例	動力盤	屋外露出型
CV5.5 [□] -4C	露出部 PF28	


仮設校舎B棟

工事名	岡山市立西小学校仮設校舎貸借	協同組合アグリ
図面	【B棟】1階動力設備平面図	代表理事 小寺 隆 一級建築士事務所岡山県松山支店13051号 岡山市北区野田三丁目11番20号 TEL 086-246-2188 FAX 086-246-2202
N.O.	岡山市都市整備局住宅建築部公共建築課	令和 7 年 3 月
E	課長 担当課長 課長補佐 係長 主任 担当 系 部 課 園 製 園	
010		

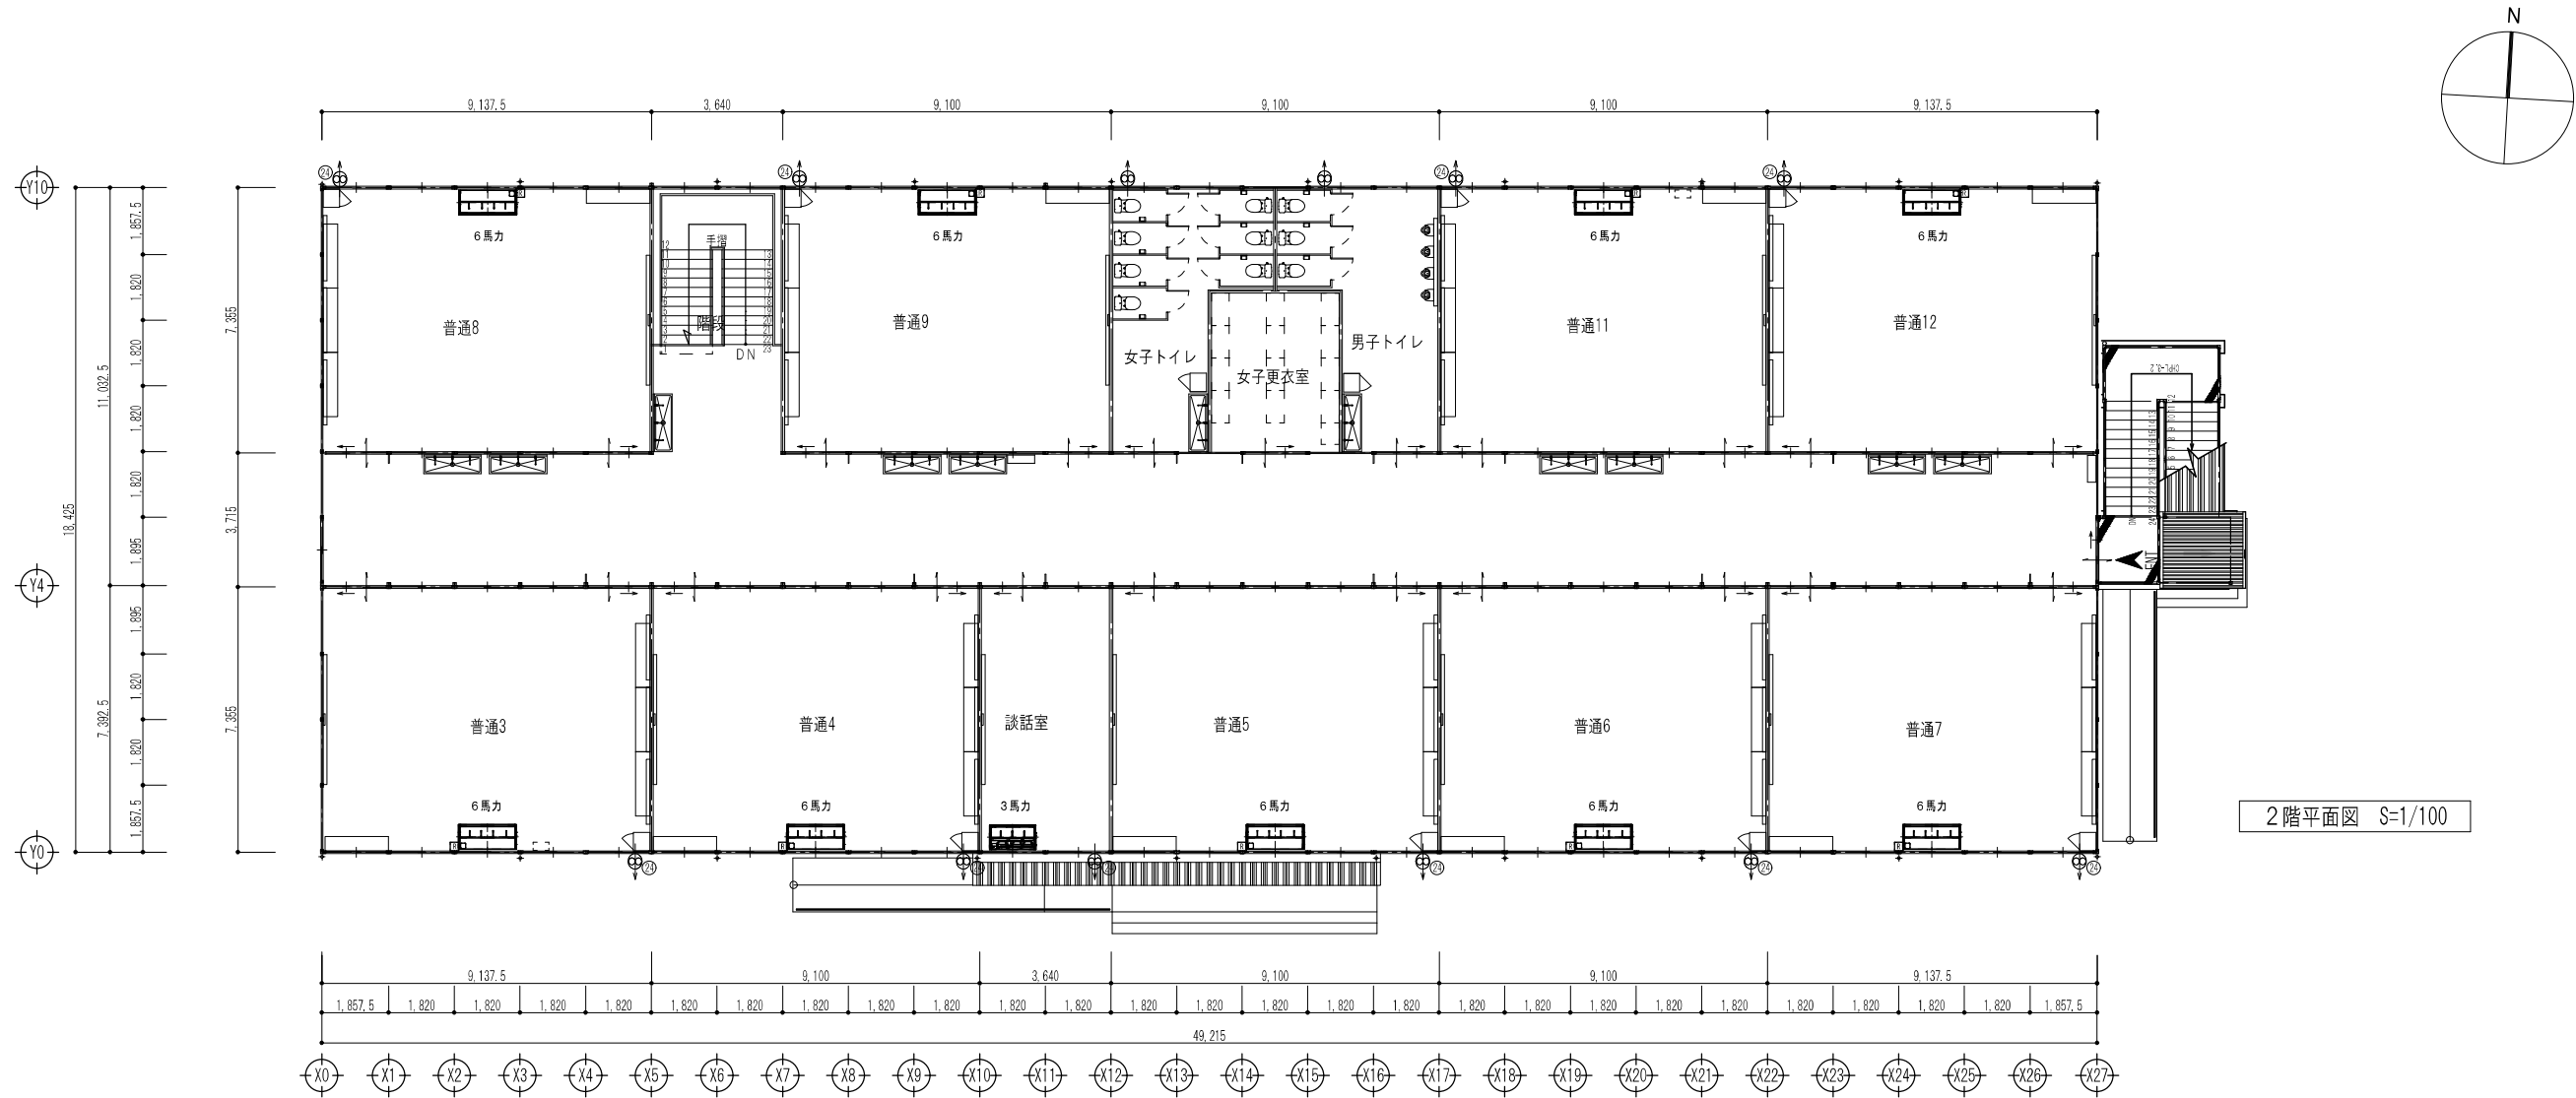

仮設校舎B棟

工事名		岡山市立西小学校仮設校舎賃貸				協同組合アガラ			
図 面	【8棟】2階動力設備平面図	縮尺		A1:1/100 A2:1/200		代表理事 小寺 浩 一般建築士事務所岡山県知事登録第13551号 管理建築士 一般建築士 第55356号 浦上幸雄 岡山市北区野田三丁目11番20号 TEL 086-246-2288 FAX 086-246-2282			
		No. 岡山市都市整備局住宅建設部公共建築課 令和 7 年 3 月							
		課 長 担当課長 課長補佐 係 長 主 任 担 当					承 取 認 査 製 図		
		E 011							

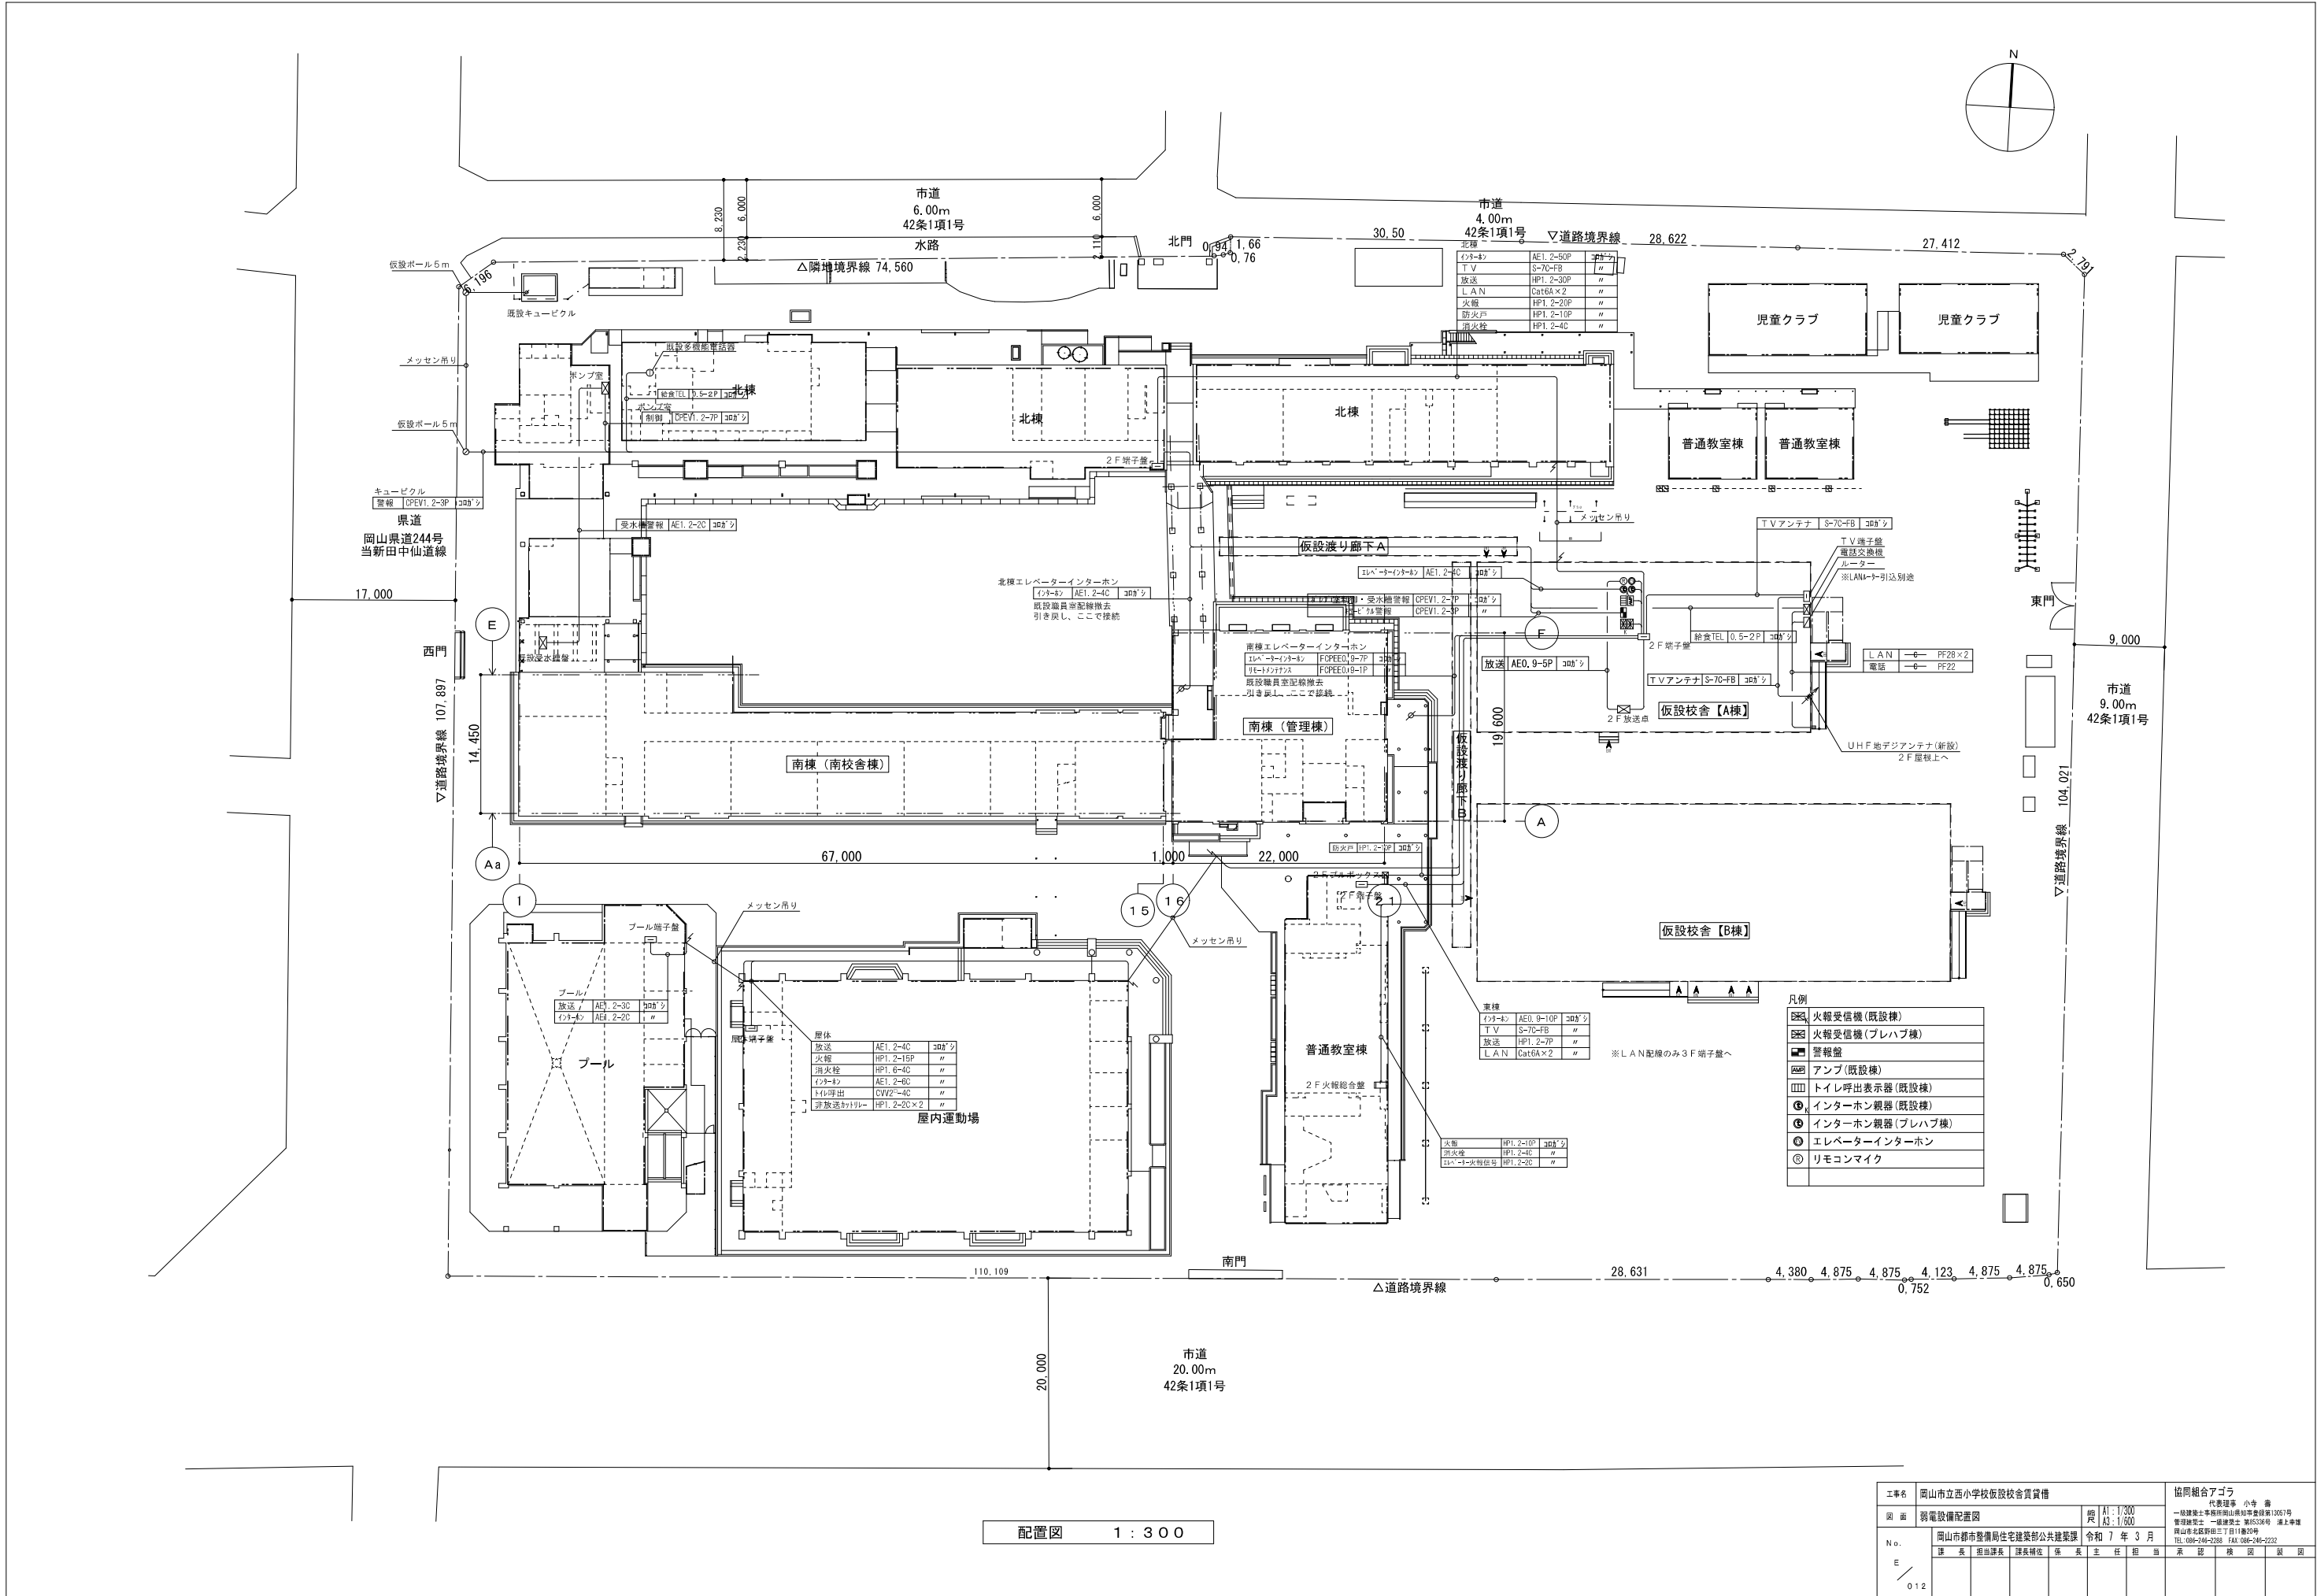

配置図 1 : 300

工事名		岡山市立西小学校仮設校舎賃貸借		協同組合アゴラ	
図面		弱電設備配置図		代表理事 小寺 善	
No.		岡山都市整備局住宅建設部公共建築課		一般建築士事務所岡山県知事登録第10057号	
E		令和 7 年 3 月		管理棟主 一級建築士 第5334号 海上孝雄	
012		岡山市北區新田三丁目11番29号		TEL:086-246-2338 FAX:086-246-2332	
		課長 担当課長 課長補佐 係長 主任 担当		承認 検図 副図	

B棟

インターホン設備 系統図

B棟

情報設備 系統図

A棟


電話設備 系統図

B棟

放送設備 系統図


B棟

テレビ共同受信設備 系統図

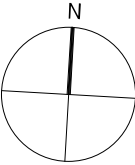


凡 例		
—— - ——	AE0. 9-2C	インターホン
——//AE	AE1. 2-2C	時計
——//HP	HP1. 2-3C	放送
——/5C	S-5C-FB	テレビ
——/LAN	Cat6A	L A N
——G——	空配管	

工事名称	岡山市立西小学校仮設校舎倉庫貸借				協同組合エコー			
図面	【A様】1階階電設備平面図				規模	A1: 1100 A2: 300	代表理事 小寺 壽	一般建設工事事務所岡山県知事監事15057号 電気設備工事一級電気主任技術者15057号 岡山県北野郡三ツ目1番地40号 TEL 086-268-2228 FAX 086-268-2232
N o.	岡山市事務建築局住宅建築部公共建築課				令和	7	年	3月
／	課長	担当課長	課長補佐	係長	主任	担当	係長	課長
015								

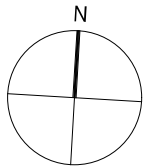

2階平面図 S=1/100

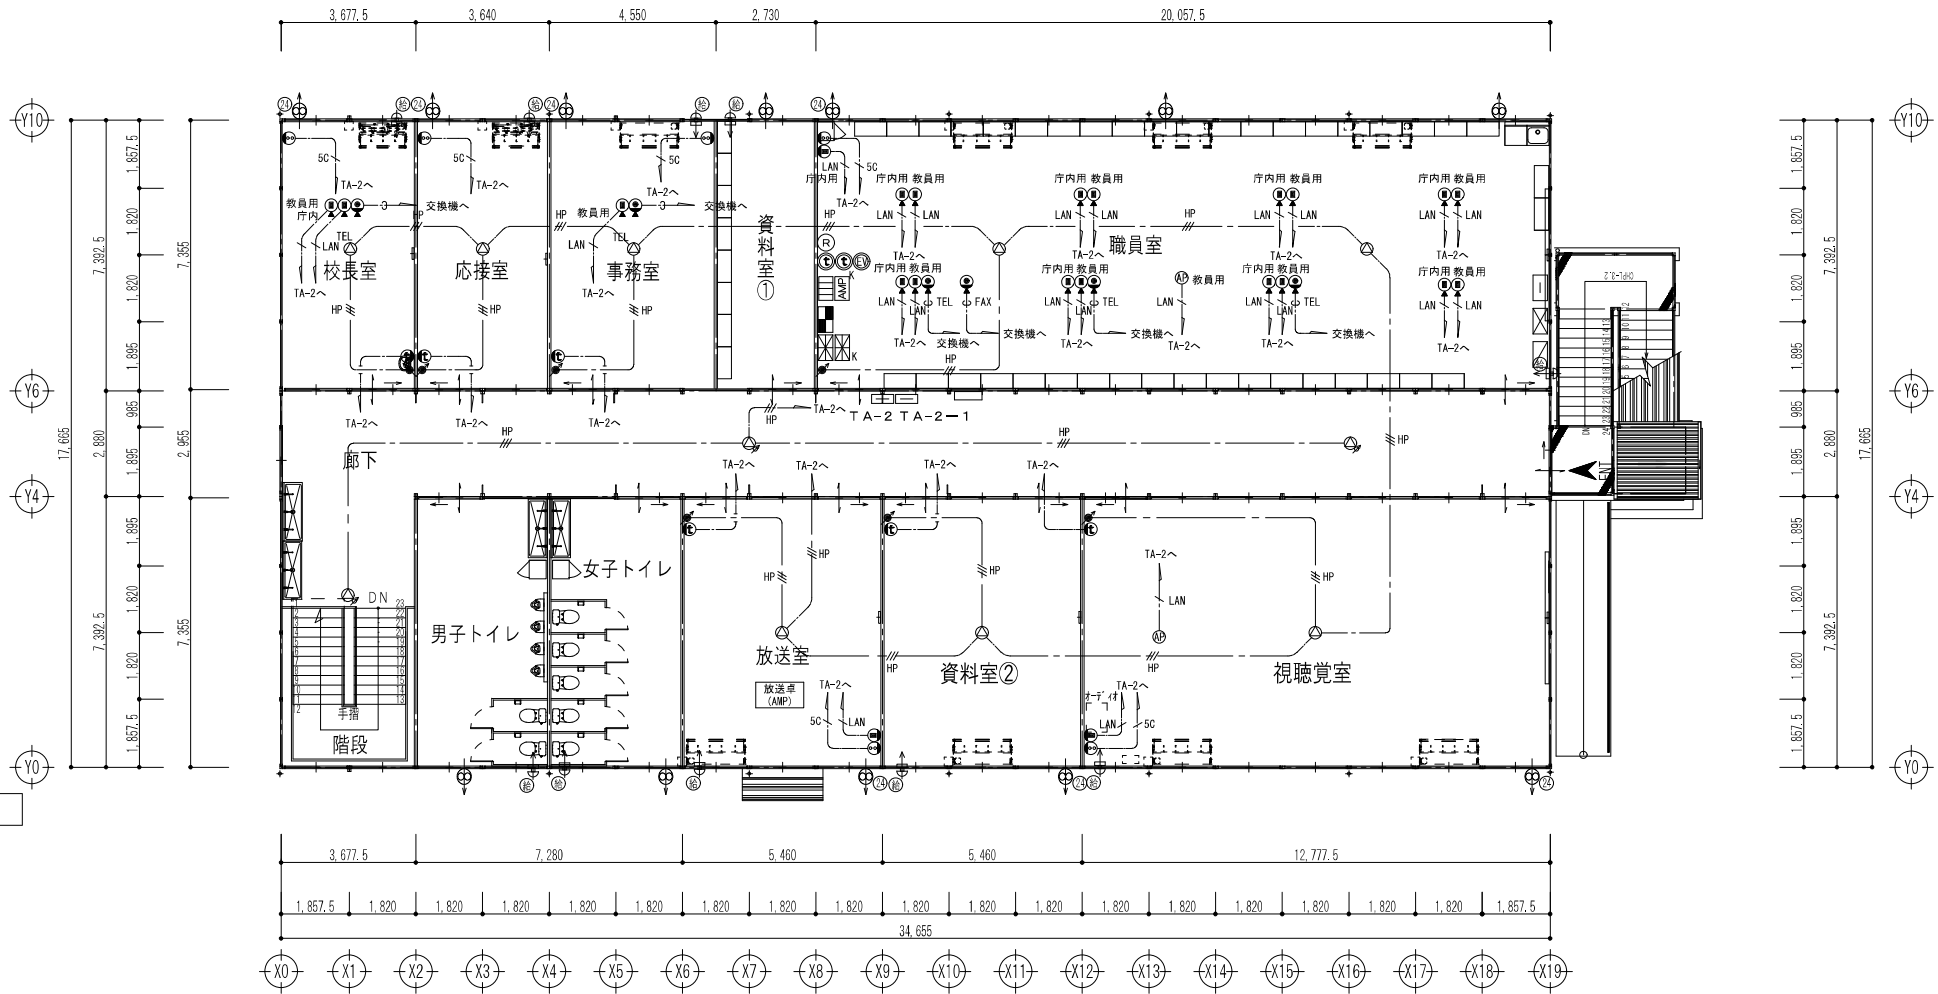

凡例


①	スピーカー	参考姿図参照
②	スピーカー	参考姿図参照
③	屋外スピーカー	参考姿図参照
④	アッテネーター	プレート:樹脂製
⑤	インターホン	参考姿図参照
⑥	TV直列ユニット	プレート:樹脂製
⑦	情報コンセント	プレート:樹脂製
⑧	電話コンセント	プレート:樹脂製
⑨	情報アクセスポイント	参考姿図参照
⑩	子時計	参考姿図参照
⑪	端子盤	

凡例

— -- —	AE0. 9-2C	インターホン
— // AE	AE1. 2-2C	時計
— // HP	HP1. 2-3C	放送
— / SC	S-5C-FB	テレビ
— / LAN	Cat6A	L A N
— G —	空配管	

仮設校舎 A 棟

工事名	岡山市立西小学校仮設校舎賃貸借				協同組合アゴラ			
図 面	【A棟】2階弱電設備平面図		縮 尺	A1: 1/100 A2: 1/200	代表理事 小寺 徹 一般建築士事務所岡山県知事登録第13561号 管理建築士 一級建築士 第55356号 浦上孝雄 岡山市北區野田三丁目11番20号 TEL: 086-246-2288 FAX: 086-246-2282			
N o .	岡山市都市整備局住宅建設部公共建築課 令和 7 年 3 月				家 長 認 可 印	校 長 認 可 印	製 図 者 認 可 印	製 図 者 認 可 印
E	課 長	担当課長	課長補佐	係 長	主 任	監 査	家 長 認 可 印	製 図 者 認 可 印
016								

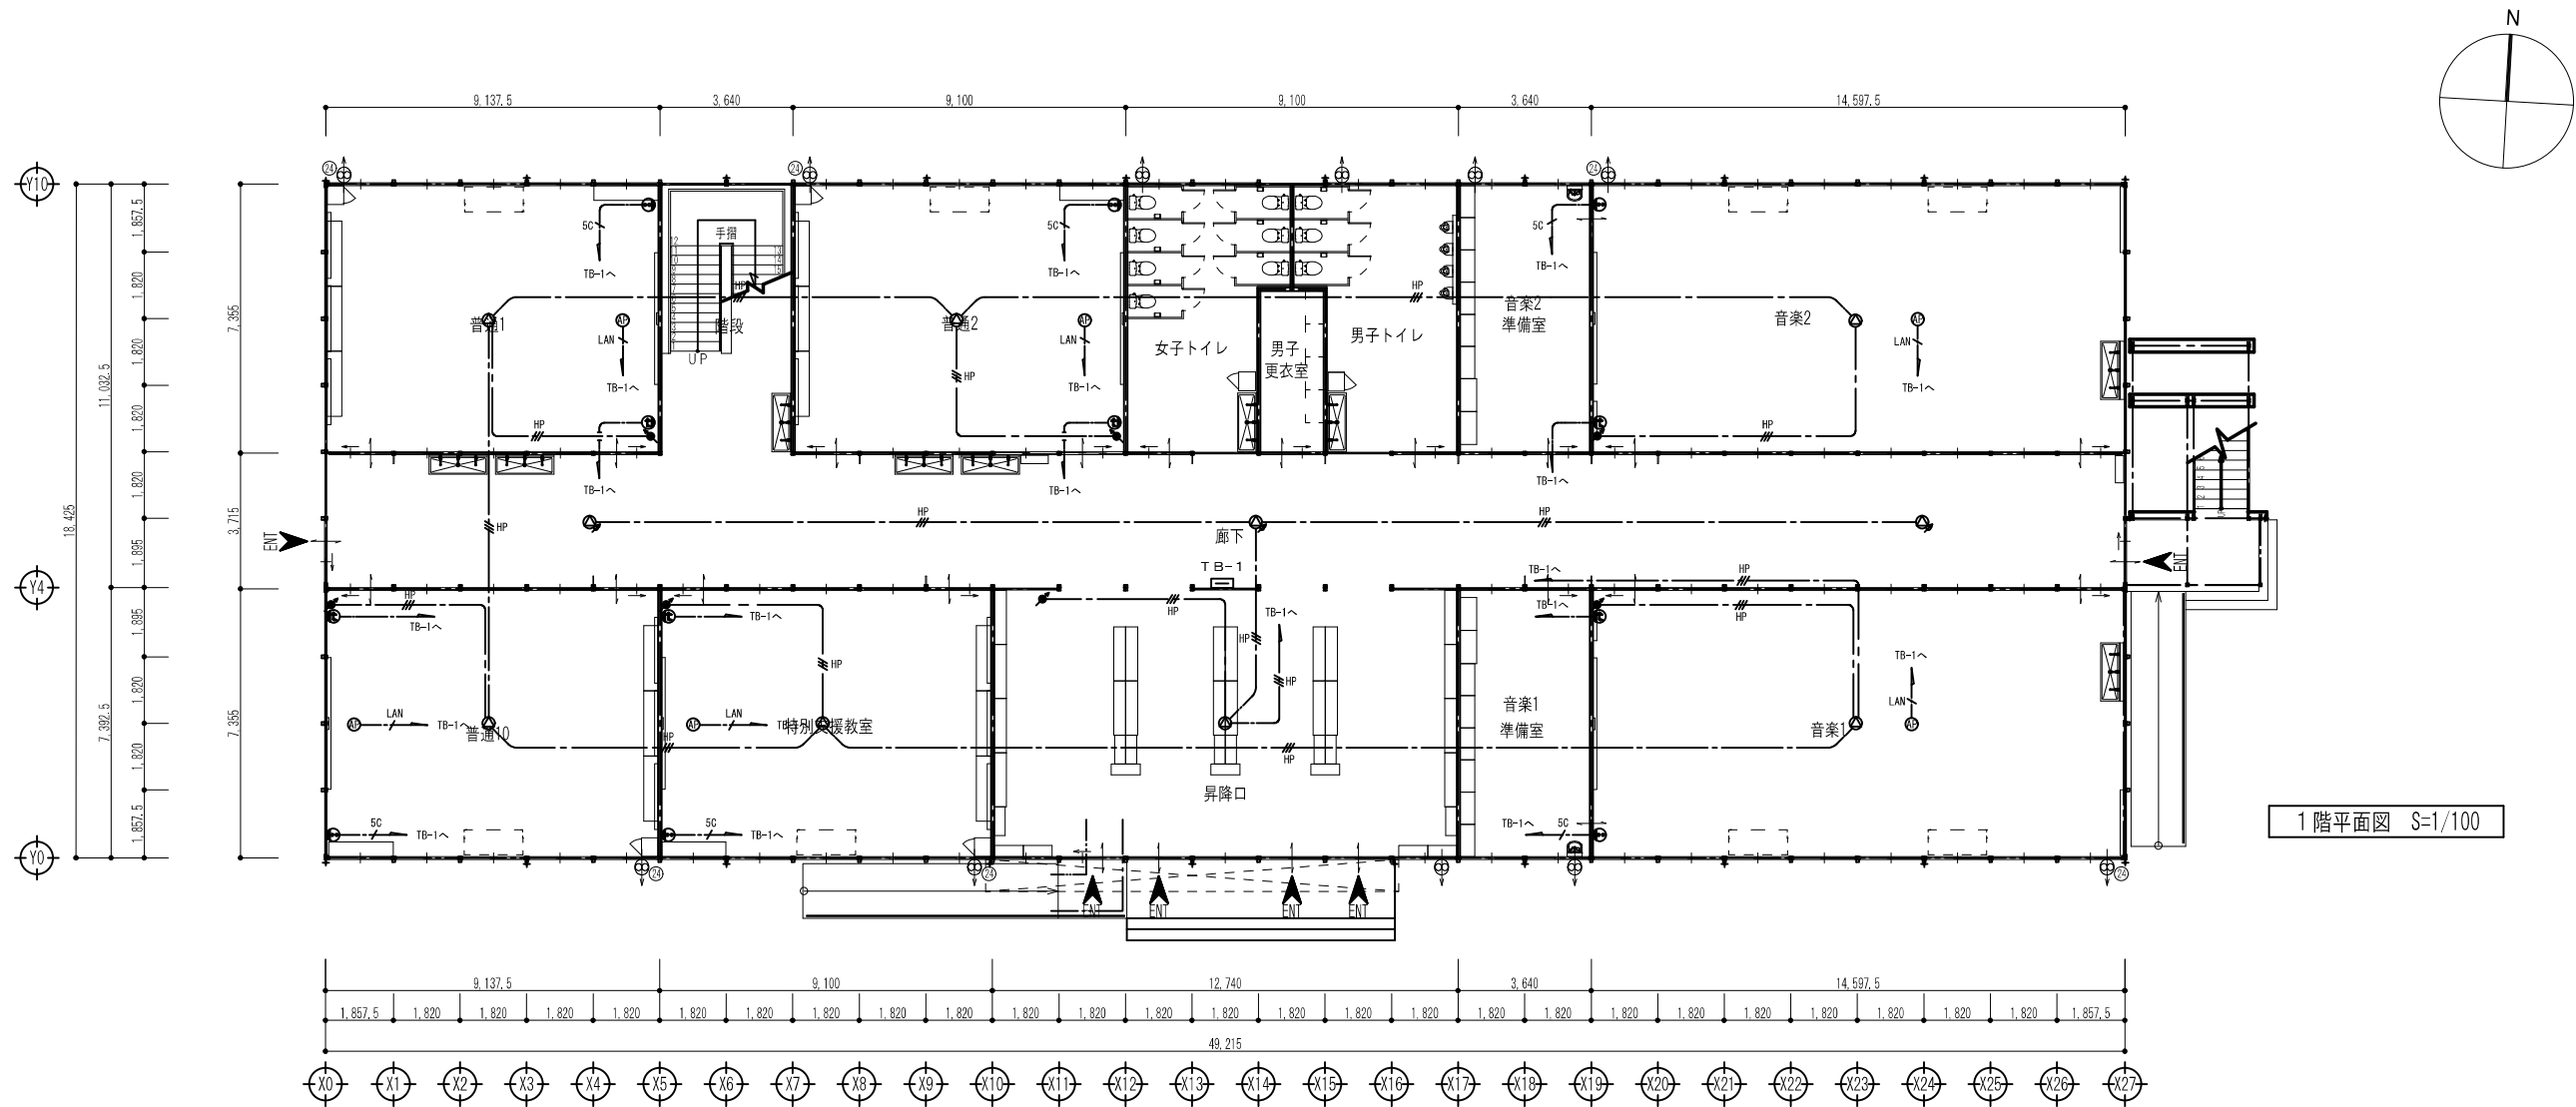

凡例

	スピーカー	参考姿図参照
	スピーカー	参考姿図参照
	屋外スピーカー	参考姿図参照
	アッテネーター	ﾌﾟﾚｰﾄ:樹脂製
	インターホン	参考姿図参照
	TV直列ユニット	ﾌﾟﾚｰﾄ:樹脂製
	情報コンセント	ﾌﾟﾚｰﾄ:樹脂製
	電話コンセント	ﾌﾟﾚｰﾄ:樹脂製
	情報アクセスポイント	参考姿図参照
	子時計	参考姿図参照
	端子盤	

凡例

	AE0. 9-2C	インターホン
	AE1. 2-2C	時計
	HP1. 2-3C	放送
	S-5C-FB	テレビ
	Cat6A	L A N
	空配管	

仮設校舎B棟

工事名	岡山市立西小学校校舎貸借費貸借					協同組合アゴラ				
図面	【B棟】1階電気設備平面図			縮尺	A1: 1/100 A3: 200	代表理事 小寺 隆 一般建設士事務所岡山県松山支店支店長 13551号 岡山市北区野田三丁目11番20号 TEL 086-234-2388 FAX 086-234-2392				
N o.	岡山市都市整備局住宅建設部公共建築課					令和 7 年 3 月				
E 017	課長	担当課長	課長補佐	係長	主任	担当	系長	係長	係長	