

2階平面図 S=1/100

凡例


	スピーカー	参考姿図参照
	スピーカー	参考姿図参照
	屋外スピーカー	参考姿図参照
	アッテネーター	プレート樹脂製
	インターホン	参考姿図参照
	TV直列ユニット	プレート樹脂製
	情報コンセント	プレート樹脂製
	電話コンセント	プレート樹脂製
	情報アクセスポイント	参考姿図参照
	子時計	参考姿図参照
	端子盤	

凡例

	AE0.9-2C	インターホン
	AE1.2-2C	時計
	HP1.2-3C	放送
	S-5C-FB	テレビ
	LAN	Cat6A LAN
	空配管	


仮設校舎B棟

工事名	岡山市立西小学校仮設校舎賃貸借	協同組合アゴラ
図面	【B棟】2階弱電設備平面図	代表理事 小寺 尚 一般建築士事務所岡山県会館事務所13051号 岡山市北区西野中三丁目11番20号 TEL: 086-246-2338 FAX: 086-246-2332
No.	岡山市都市整備局住宅建設部公共建築課 令和7年3月	
E	課長 野田謙次 課長補佐 橋本 伍 主任 沼田 宗 副 沼田 宗 副 沼田 宗	
018		

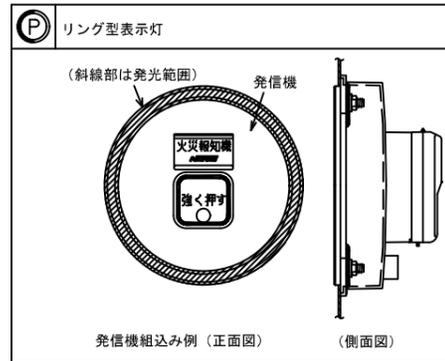

記号	凡	例	考
	受 信 機 器 収 容 箱	仕様注記参照 露出縦型	
	差 動 式 ス ポ ッ ト 型 感 知 器	2 種	
	定 温 式 ス ポ ッ ト 型 感 知 器	1 種, 6 5 ° C, 防 水 型	
	光 電 式 ス ポ ッ ト 型 感 知 器	2 種, 非 蓄 積 型	
	光 電 式 ス ポ ッ ト 型 感 知 器	2 種, 非 蓄 積 型, 天 井 裏 用	
	P 型 発 信 機	1 級, リング型表示灯 (AC24V, LED) 付	
	火 災 警 報 ベ ル	DC24V, 10mA	
	終 端 抵 抗	10KΩ	
	配 管 配 線	いんべい	
	警 戒 区 域 線		
	警 戒 区 域 番 号	火災表示用	
	警 戒 区 域 番 号	火災表示用, 天井裏用	

機 器 参 考 姿 図

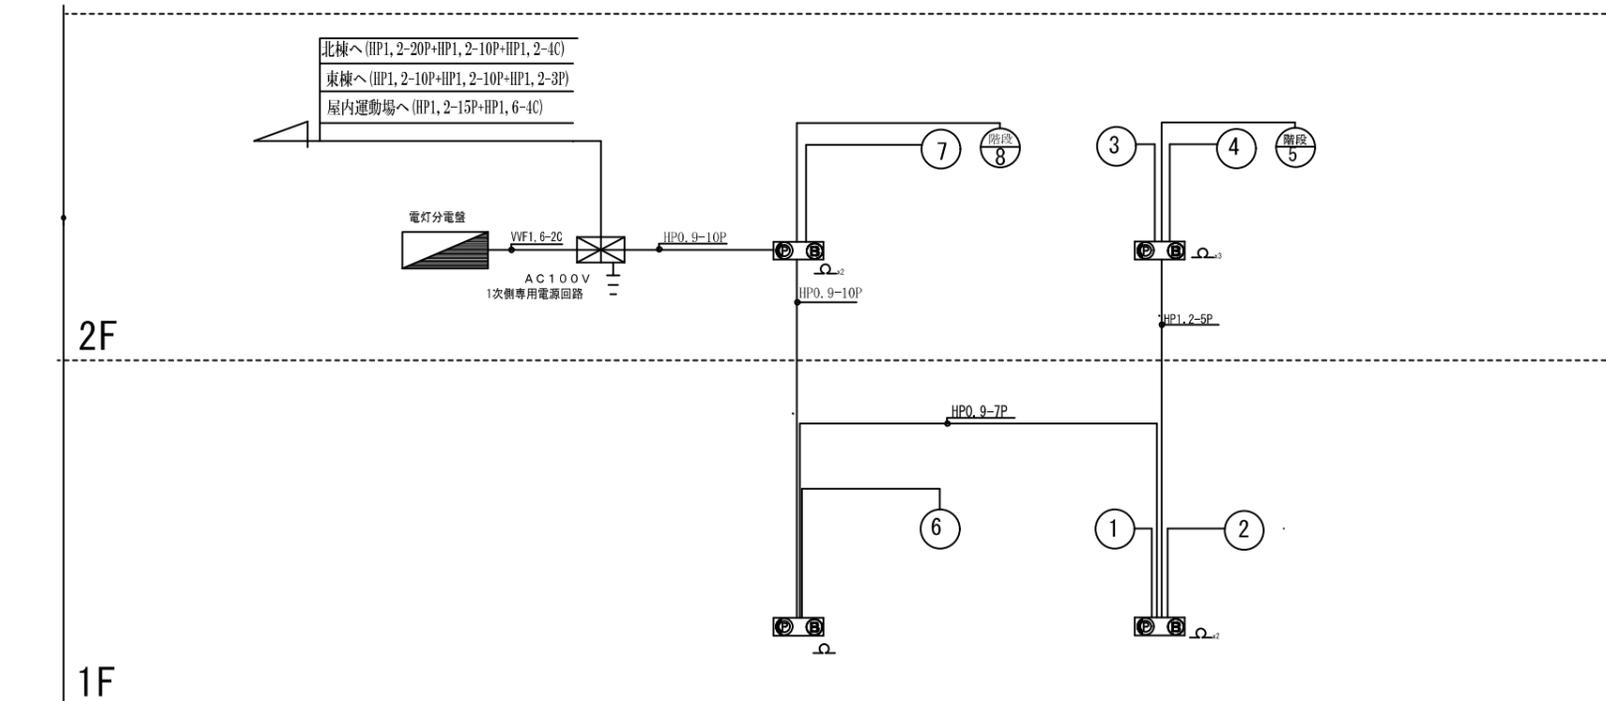

設 備 系 統 図

注 記



1. 燈仕様
 - 1) P型1級複合型壁掛型、窓式、主音響 (音声警報)・予備電源内蔵蓄積式、自動断線警報機能付
 - 2) 操作無効機能付
 - 3) カラーユニバーサルデザイン対応
4. 表示内訳

・ 火災表示	既存校舎用50L+仮設校舎用8L+予備 (2L) = 60L
計	60L
2. 感知器はすべて確認灯付とする。
3. 地区ベル鳴動方式は一斉鳴動方式とする。
4. 感知器取付用金具は別途電気工事にて用意するものとする。
5. 特記なき配管配線は下記とする。

- ・ AE 1.2-2C
- ・ AE 1.2-4C

AE : 警報用ケーブル
HP : 耐熱ケーブル



工事名	岡山市立西小学校仮設校舎賃貸借	協同組合アゴラ
図 面	自動火災報知設備系統図・凡例	代表理事 小寺 豊 一級建築士 岡山市北区山崎町 1007 号 事務棟 2 号 一級建築士 事務所 3 号 路上事務所
No.	岡山市都市整備局住宅建設部公共建築課 令和 7 年 3 月	岡山府北政野由三丁目11番20号 TEL: 086-249-2288 FAX: 086-249-2282
E	課 長 担当課長 課長補佐 係 長 主任 担当 承認 検 査 監 査	
019		

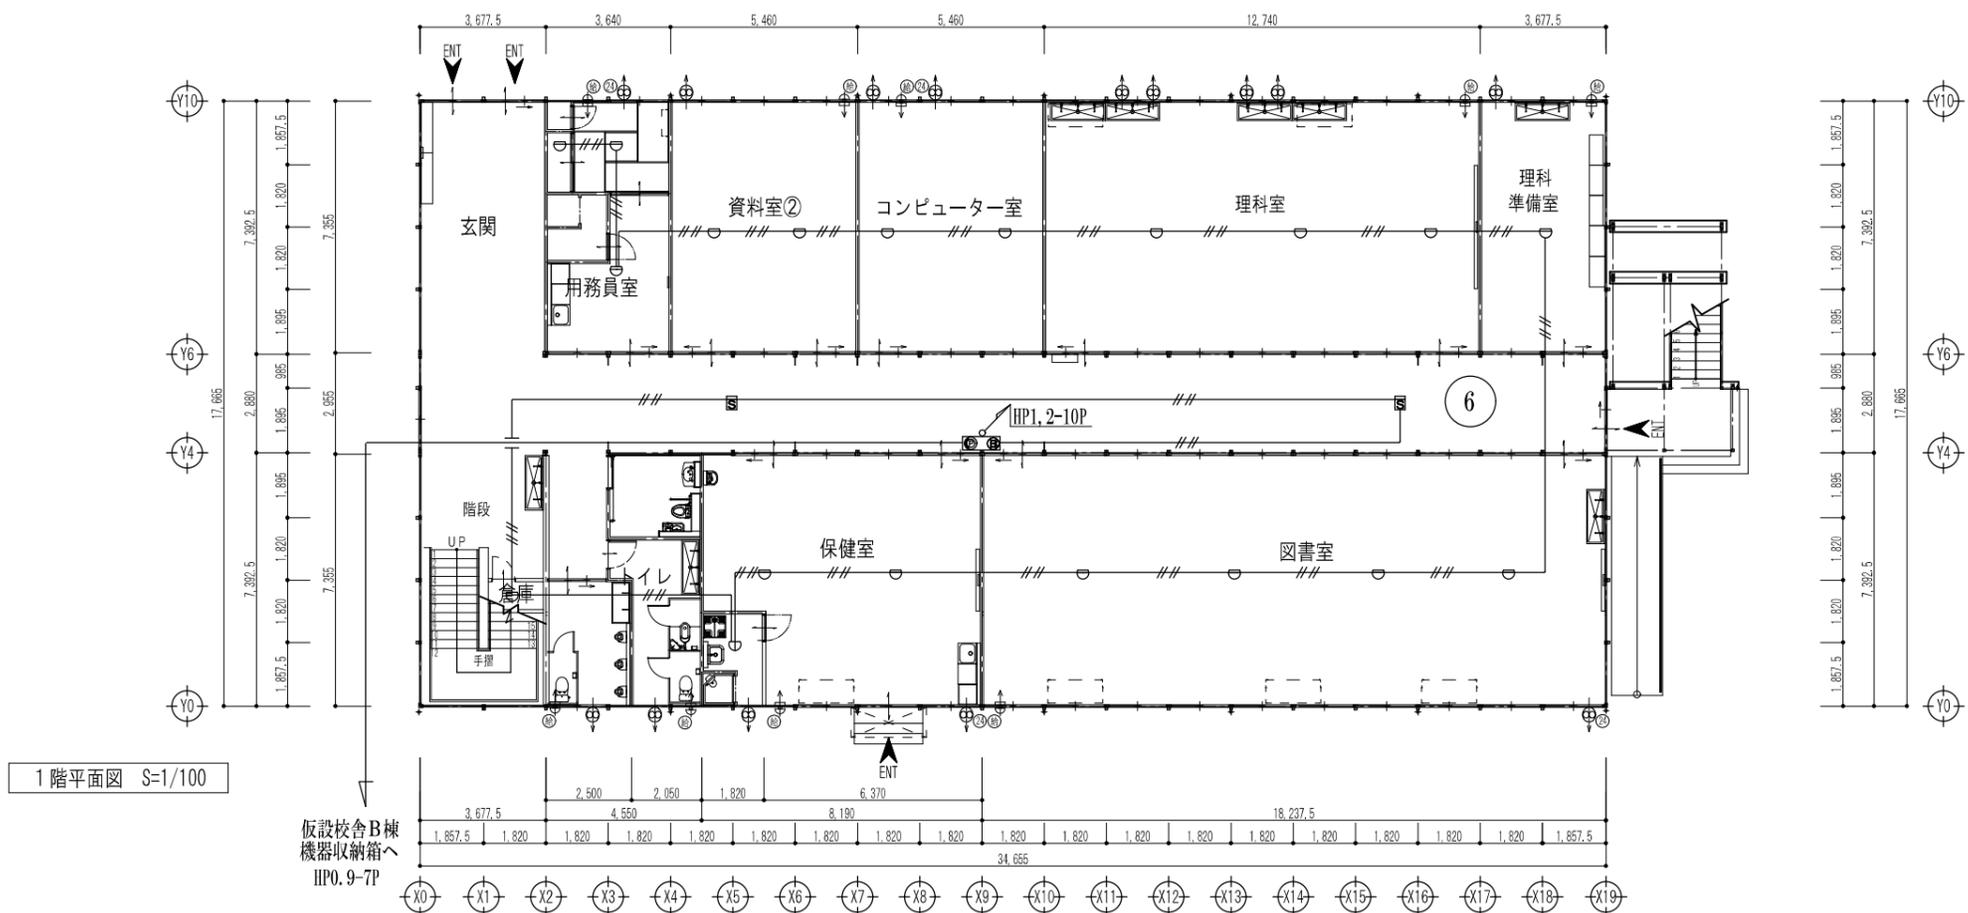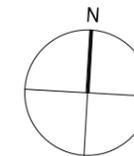

1階平面図 S=1/100

仮設校舎A棟

工事名	岡山市立西小学校仮設校舎貸借		協同組合アゴラ	
図面	【A棟】1階自動火災報知設備平面図	縮尺	A1: 1/100 A3: 1/200	代表理事 小寺 浩 一般社団法人岡山県建築士会 1351号 管理棟 岡山県 岡山市北区 東山町 1-1-1 岡山県北政野三丁目11番20号 TEL: 086-246-2288 FAX: 086-246-2282
No.	岡山市都市整備局住宅建設部公共建築課 令和 7 年 3 月			
E	課長	副課長	課長補佐	係長
020				

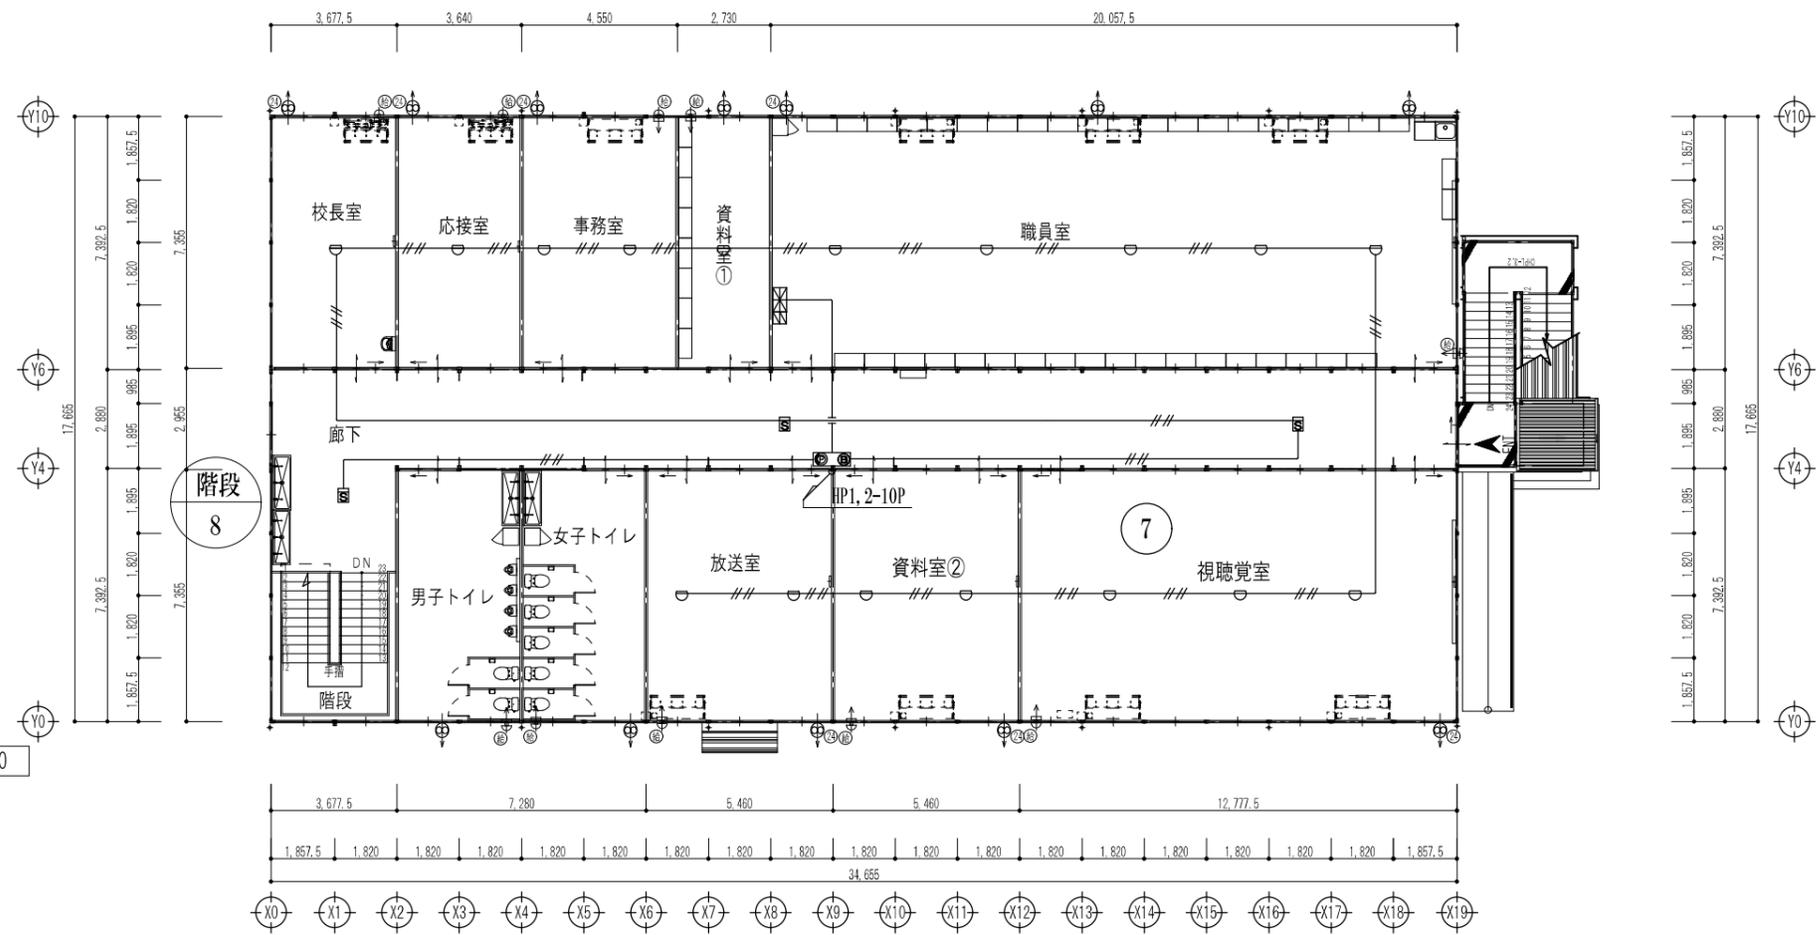
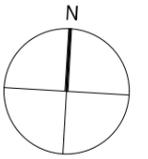


2階平面図 S=1/100

仮設校舎A棟

工事名	岡山市立西小学校仮設校舎貸借	協同組合アゴラ
図面	【A棟】2階自動火災報知設備平面図	代表理事 小寺 壽 一級建築士事務所岡山建設事務所 13051号 管理棟 1号 一級建築士 第55336号 海上幸雄 岡山市北区野田三丁目11番20号 TEL: 086-246-2288 FAX: 086-246-2282
No.	岡山市都市整備局住宅建設部公共建築課	令和7年3月
E	課長 野田謙次 課長補佐 橋本 伍 主任 田嶋 承 認 機 関 製 図	
0.21		



HP0. 9-7P
 仮設校舎A棟
 機器収納箱へ

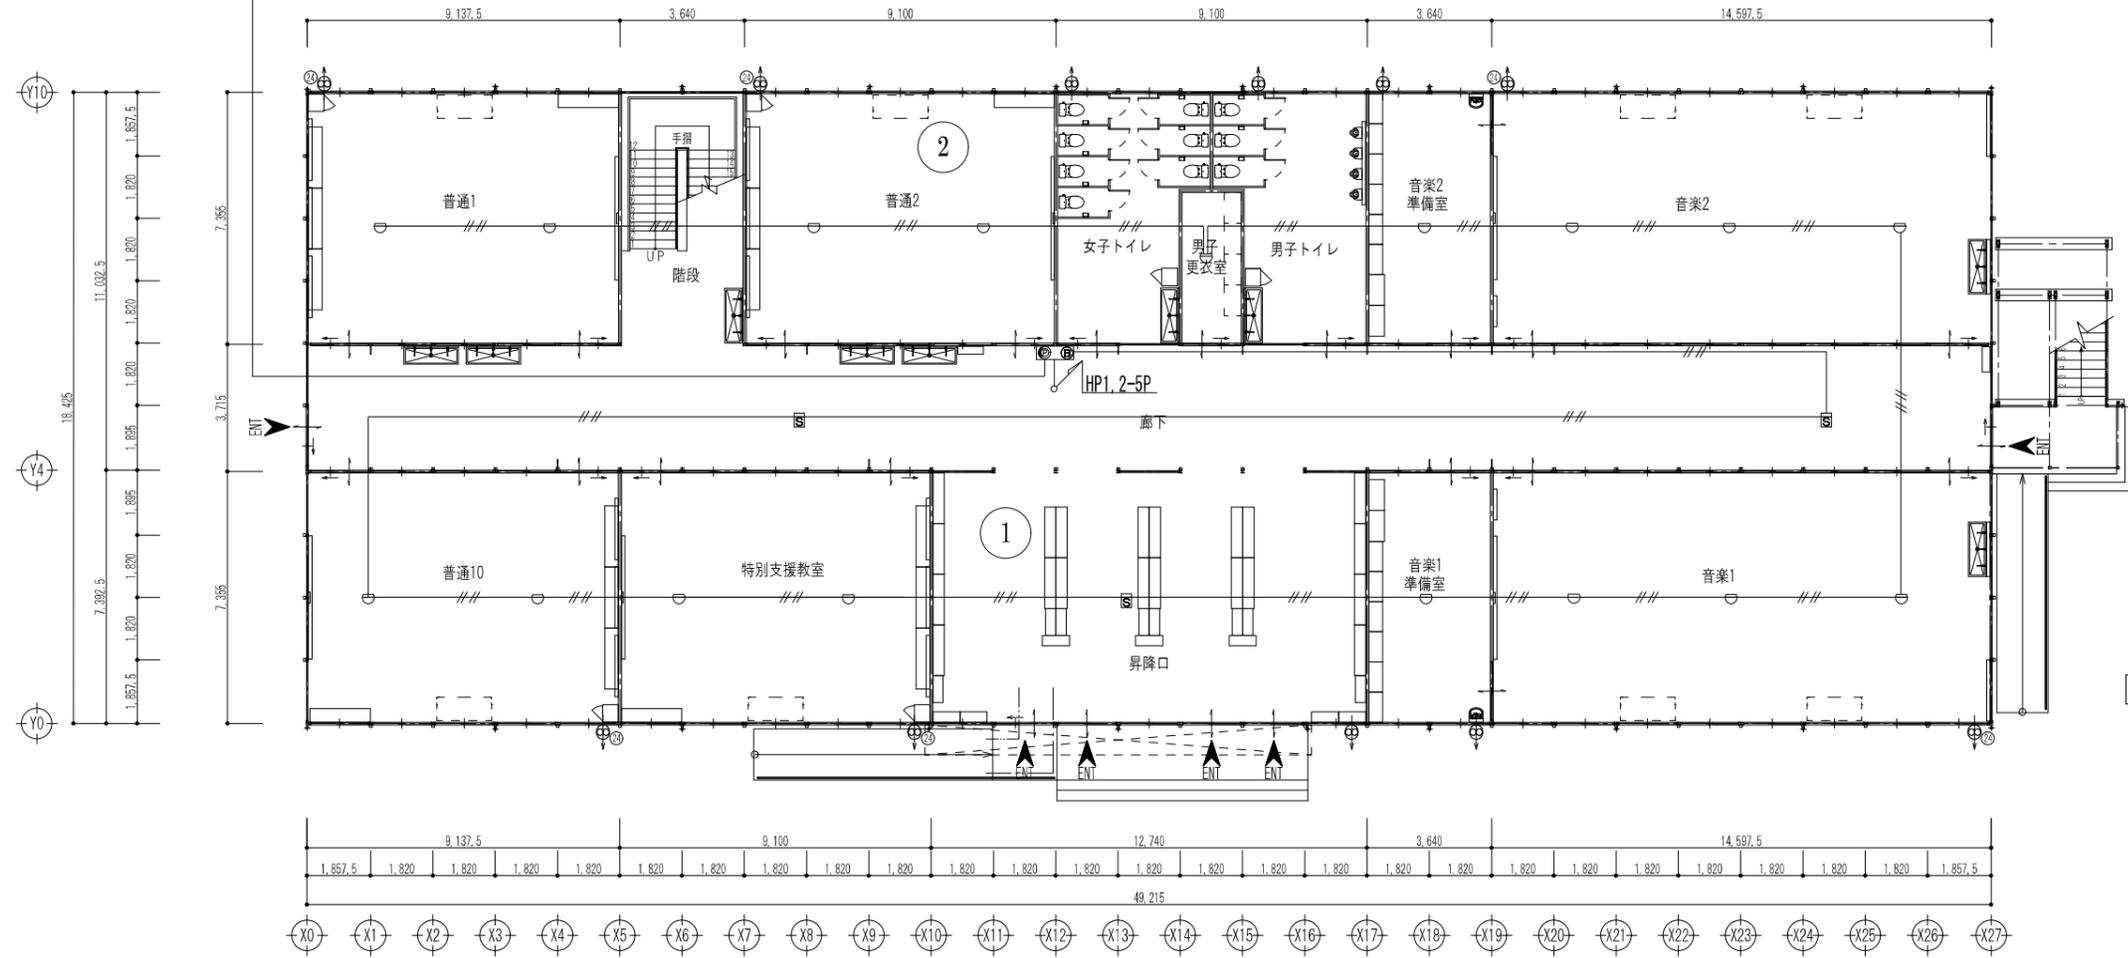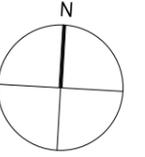


1階平面図 S=1/100

仮設校舎B棟

工事名	岡山市立西小学校仮設校舎貸貸備	協同組合アゴラ
図面	【B棟】1階自動火災報知設備平面図	代表理事 小寺 壽 一般建設士 岡山市立西小学校仮設校舎貸貸備 13551号 建築確認済書 第一号建設士 第05339号 海上幸雄
No.	岡山市都市整備局住宅建築部公共建築課 令和 7 年 3 月	岡山市北區野田三丁目11番20号 TEL: 089-249-2188 FAX: 089-249-2252
E	課長 野田謙次 課長補佐 橋本 伍 主任 担当 承認 検 査 製 図	
0.22		

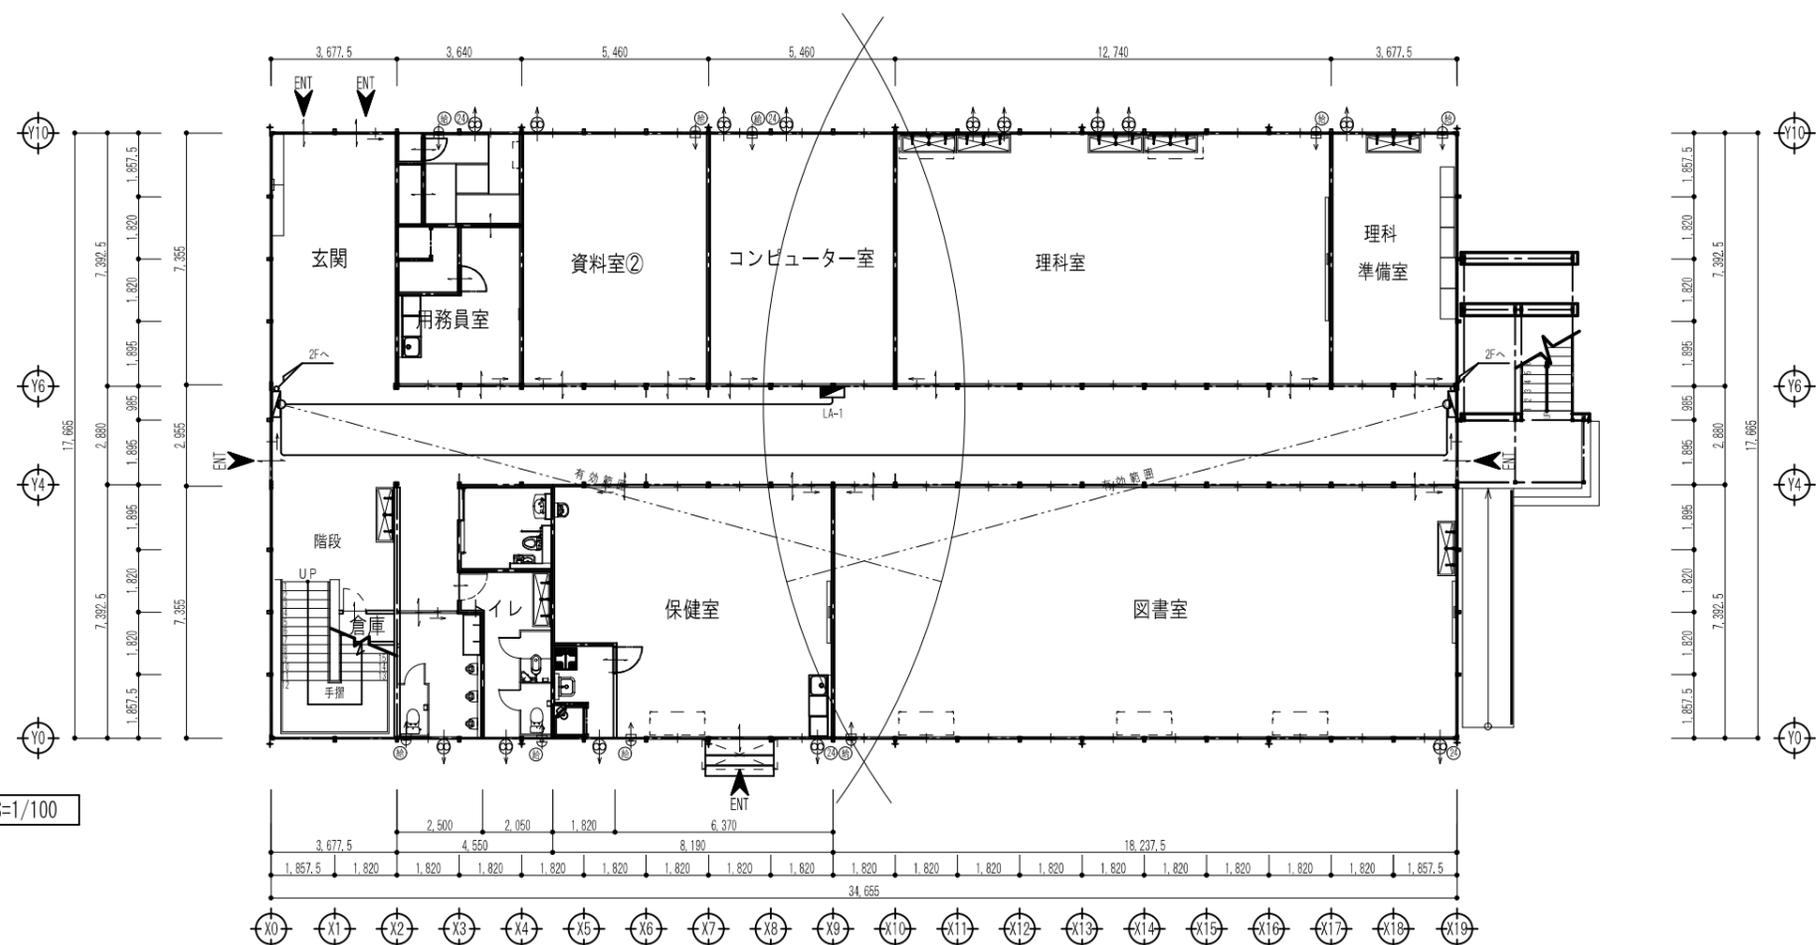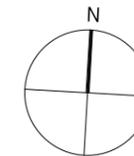

1階平面図 S=1/100

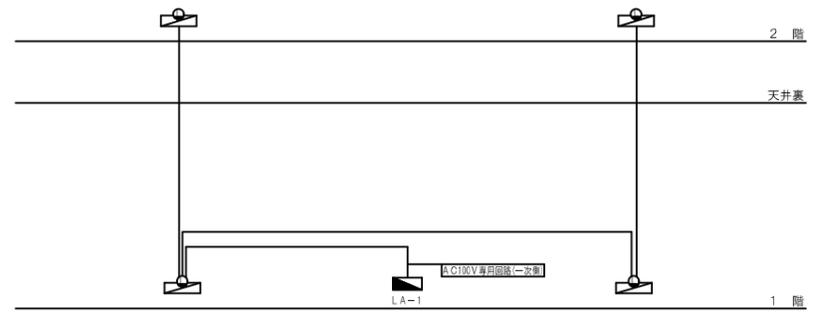



A棟系統図

凡 例		
記号	名 称	適 用
	パッケージ型消火設備1型	製 (●内蔵) 露出型
	表 示 灯	AC100V 10W ナツメ球
	分 電 盤	
	配 線	HP1.6-2C

凡 例

仮設校舎A棟

工事名	岡山市立西小学校仮設校舎貸賃借	協同組合アゴラ
図 面	【A棟】1階パッケージ消火設備平面図	代表理事 小寺 壽 一般社団法人岡山県建築士会 第1351号 専任建築士 一級建築士 第5536号 浦上 幸雄 岡山府北政野由三丁目11番20号 TEL: 086-246-2288 FAX: 086-246-2282
No.	岡山市都市整備局住宅建設部公共建築課 令和7年3月	
E	課長 野田謙次 課長補佐 橋本 伍 主任 沼田 承 副 沼田 謙 次	

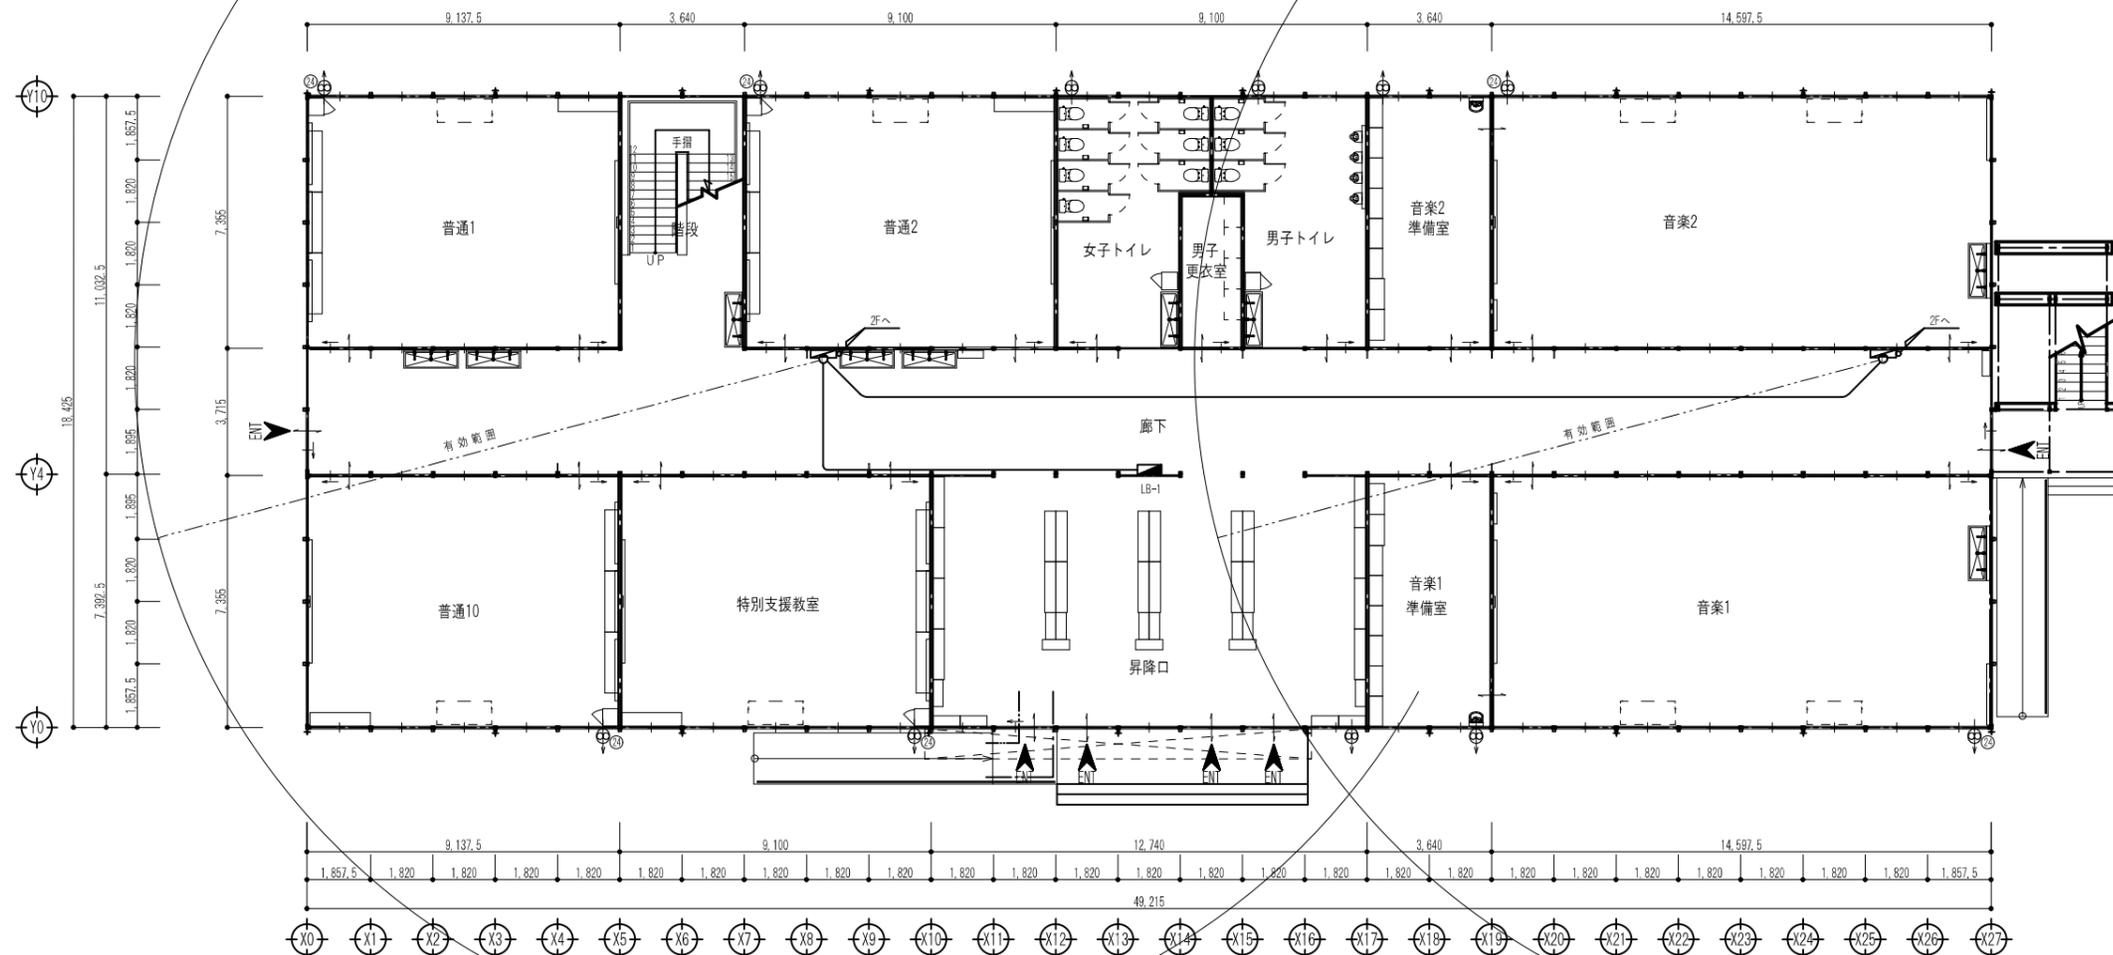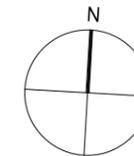

1階平面図 S=1/100





B棟系統図

凡 例		
記号	名 称	適 用
	パッケージ型消火設備I型	製 (●内蔵) 露出型
	表 示 灯	AC100V 10W ナツメ球
	分 電 盤	
	配 線	HP1.6-2C

凡 例

仮設校舎B棟

工事名	岡山市立西小学校仮設校舎貸貸備	協同組合アゴラ
図 面	【B棟】1階パッケージ消火設備平面図	代表理事 小寺 壽 一般建設士事務所岡山県岡山事務所13051号 事務所岡山県岡山市東区北山町1-1-1 TEL: 086-246-2338 FAX: 086-246-2332
No.	岡山市都市整備局住宅建設部公共建築課	令和 7 年 3 月
E	課 長 野田謙次 課長補佐 佐藤 五 任 担 当 家 藤 岡 誠 司	
0.26		

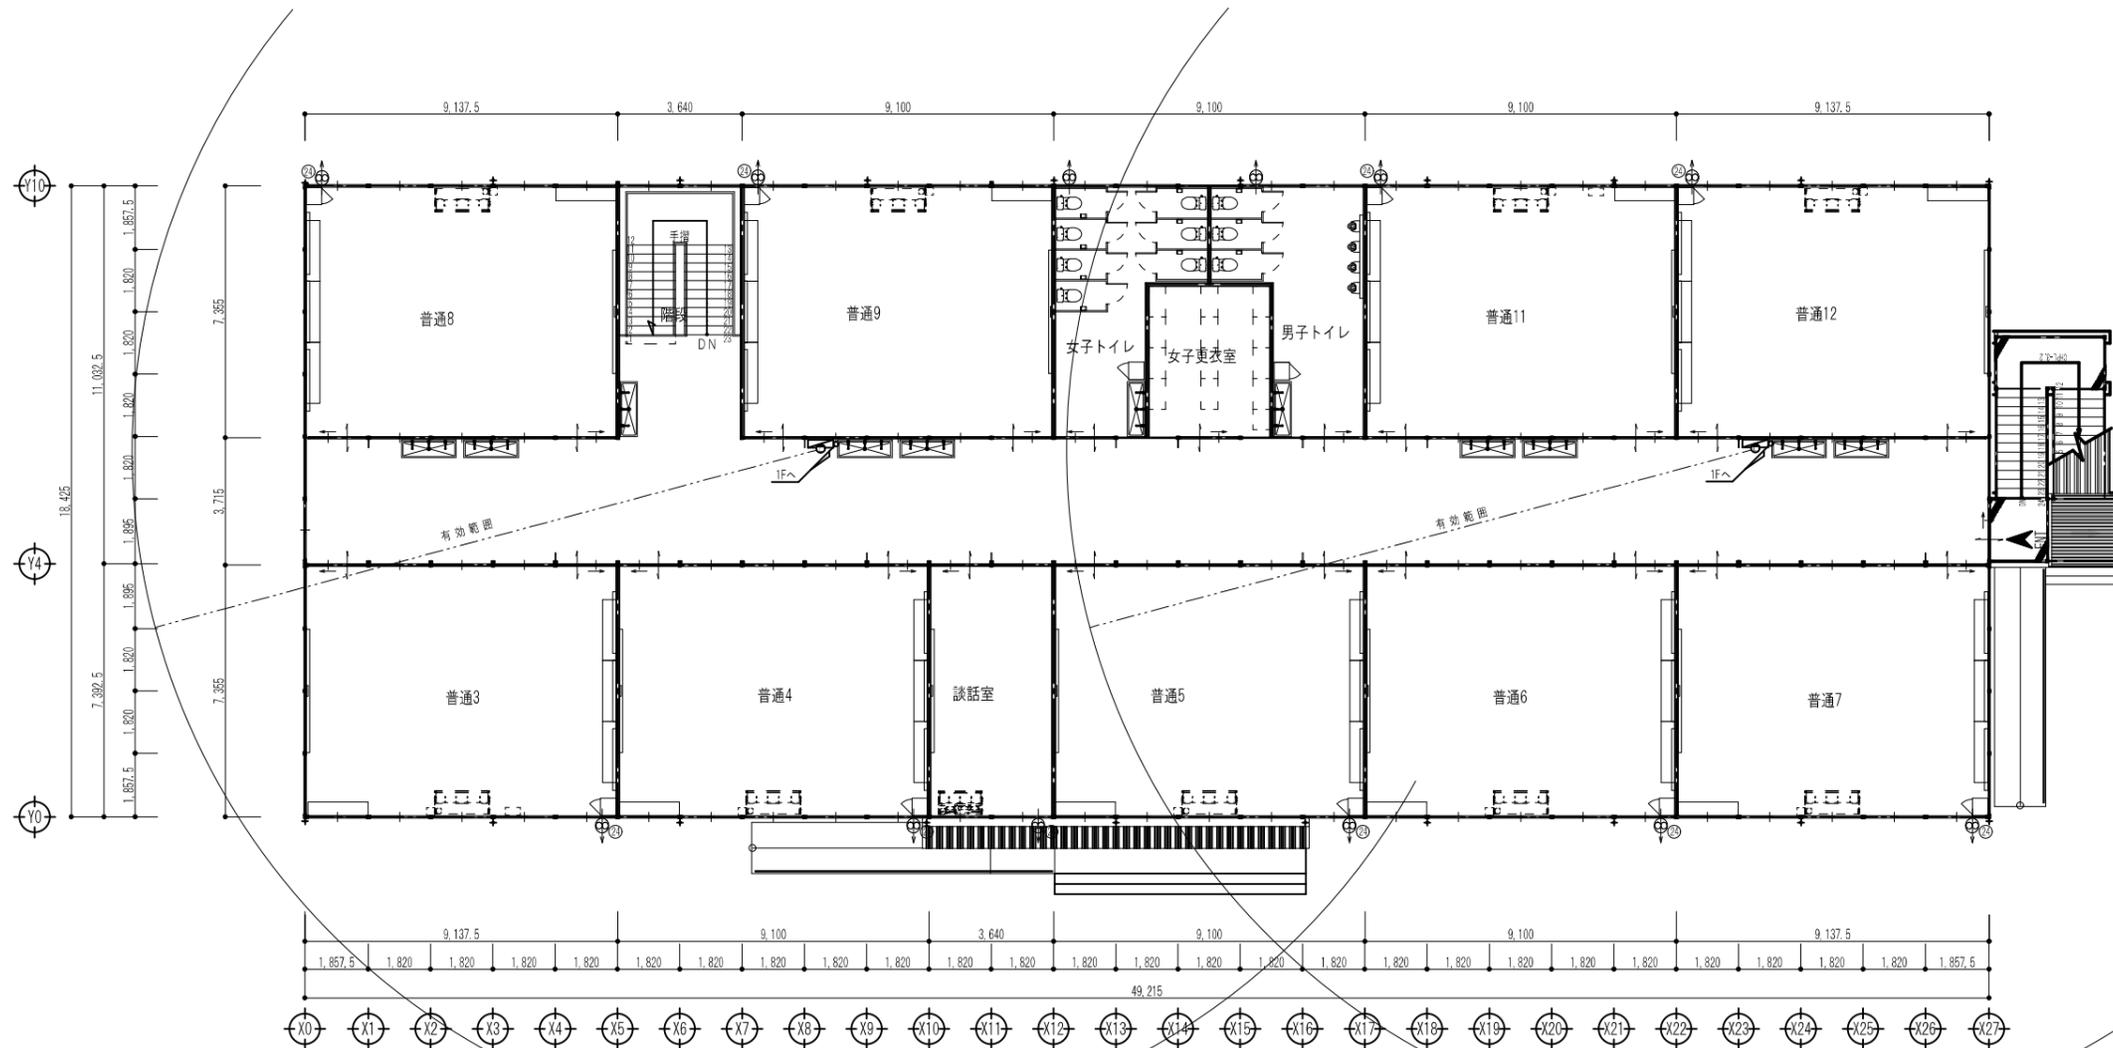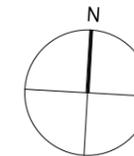

2階平面図 S=1/100


仮設校舎B棟

工事名	岡山市立西小学校仮設校舎賃貸借	協同組合アゴラ
図面	【B棟】2階パッケージ消火設備平面図	代表理事 小寺 尚 一般建築士事務所岡山県支部事務所13051号 管理建築士 一級建築士 第5535号 浦上幸雄
No.	岡山市都市整備局住宅建設部公共建築課 令和7年3月	岡山市北區野田三丁目11番20号 TEL: 086-246-2338 FAX: 086-246-2332
E	課長 野田謙次 課長補佐 橋本 伍 主任 田嶋 承 副 橋 岡 野 田	
0.27		

機器表

記号	機器名称	機器仕様	電気容量				台数	設置場所	備考
			φ	V	冷房消費電力(KW)	暖房消費電力(KW)			
PAC-1	パッケージエアコン	壁掛型2.0馬力 冷房能力:4.5kW 暖房能力:5.0kW ワイヤレスリモコン、他標準付属品一式	1	200	1.31	1.46	(1) 1	1階A棟 用務員室	参考品番:ESN-21(レンタル)
PAC-2	パッケージエアコン	天吊型 3.0馬力 冷房能力:7.1kW 暖房能力:8.0kW 防振吊金具、ワイヤードリモコン、他標準付属品一式	3	200	2.20	1.78	(3) 1 1 1	2階A棟 校長室 2階A棟 応接室 2階B棟 談話室	参考品番:ESN-31U(レンタル)
PAC-3	パッケージエアコン	天吊型 5.0馬力 冷房能力:12.5kW 暖房能力:14.0kW 防振吊金具、ワイヤードリモコン、他標準付属品一式	3	200	4.45	3.22	(18) 3 1 2 3 1 2 1 1 2 2	1階A棟 図書室 1階A棟 保健室 1階A棟 理科室 2階A棟 職員室 2階A棟 事務室 2階A棟 視聴覚室 2階A棟 教育相談室 2階A棟 放送室 1階B棟 音楽1 1階B棟 音楽2	参考品番:ESN-51U(レンタル)
PAC-4	パッケージエアコン	天吊型 6.0馬力 冷房能力:14.0kW 暖房能力:16.0kW 防振吊金具、ワイヤードリモコン、他標準付属品一式	3	200	5.21	3.75	(13) 3 1 9	1階B棟 普通1、2、10 1階B棟 特別支援教室 2階B棟 普通3~9、11、12	参考品番:ESN-61U(レンタル)

工事名	岡山市立西小学校仮設校舎賃貸借	協同総合アゴラ
図面	空調設備機器表	代表理事 小寺 善 一級建築士事務所岡山県知事登録第13057号 事務所岡山県岡山市北区東山町3丁目1番1号 地上4階 TEL:086-246-2288 FAX:086-246-2232
No.	岡山市都市整備局住宅建設部公共建築課 令和7年3月	
M	課長 担当課長 課長補佐 係長 主任 担当 承認 校 園 課 長	
0.01		

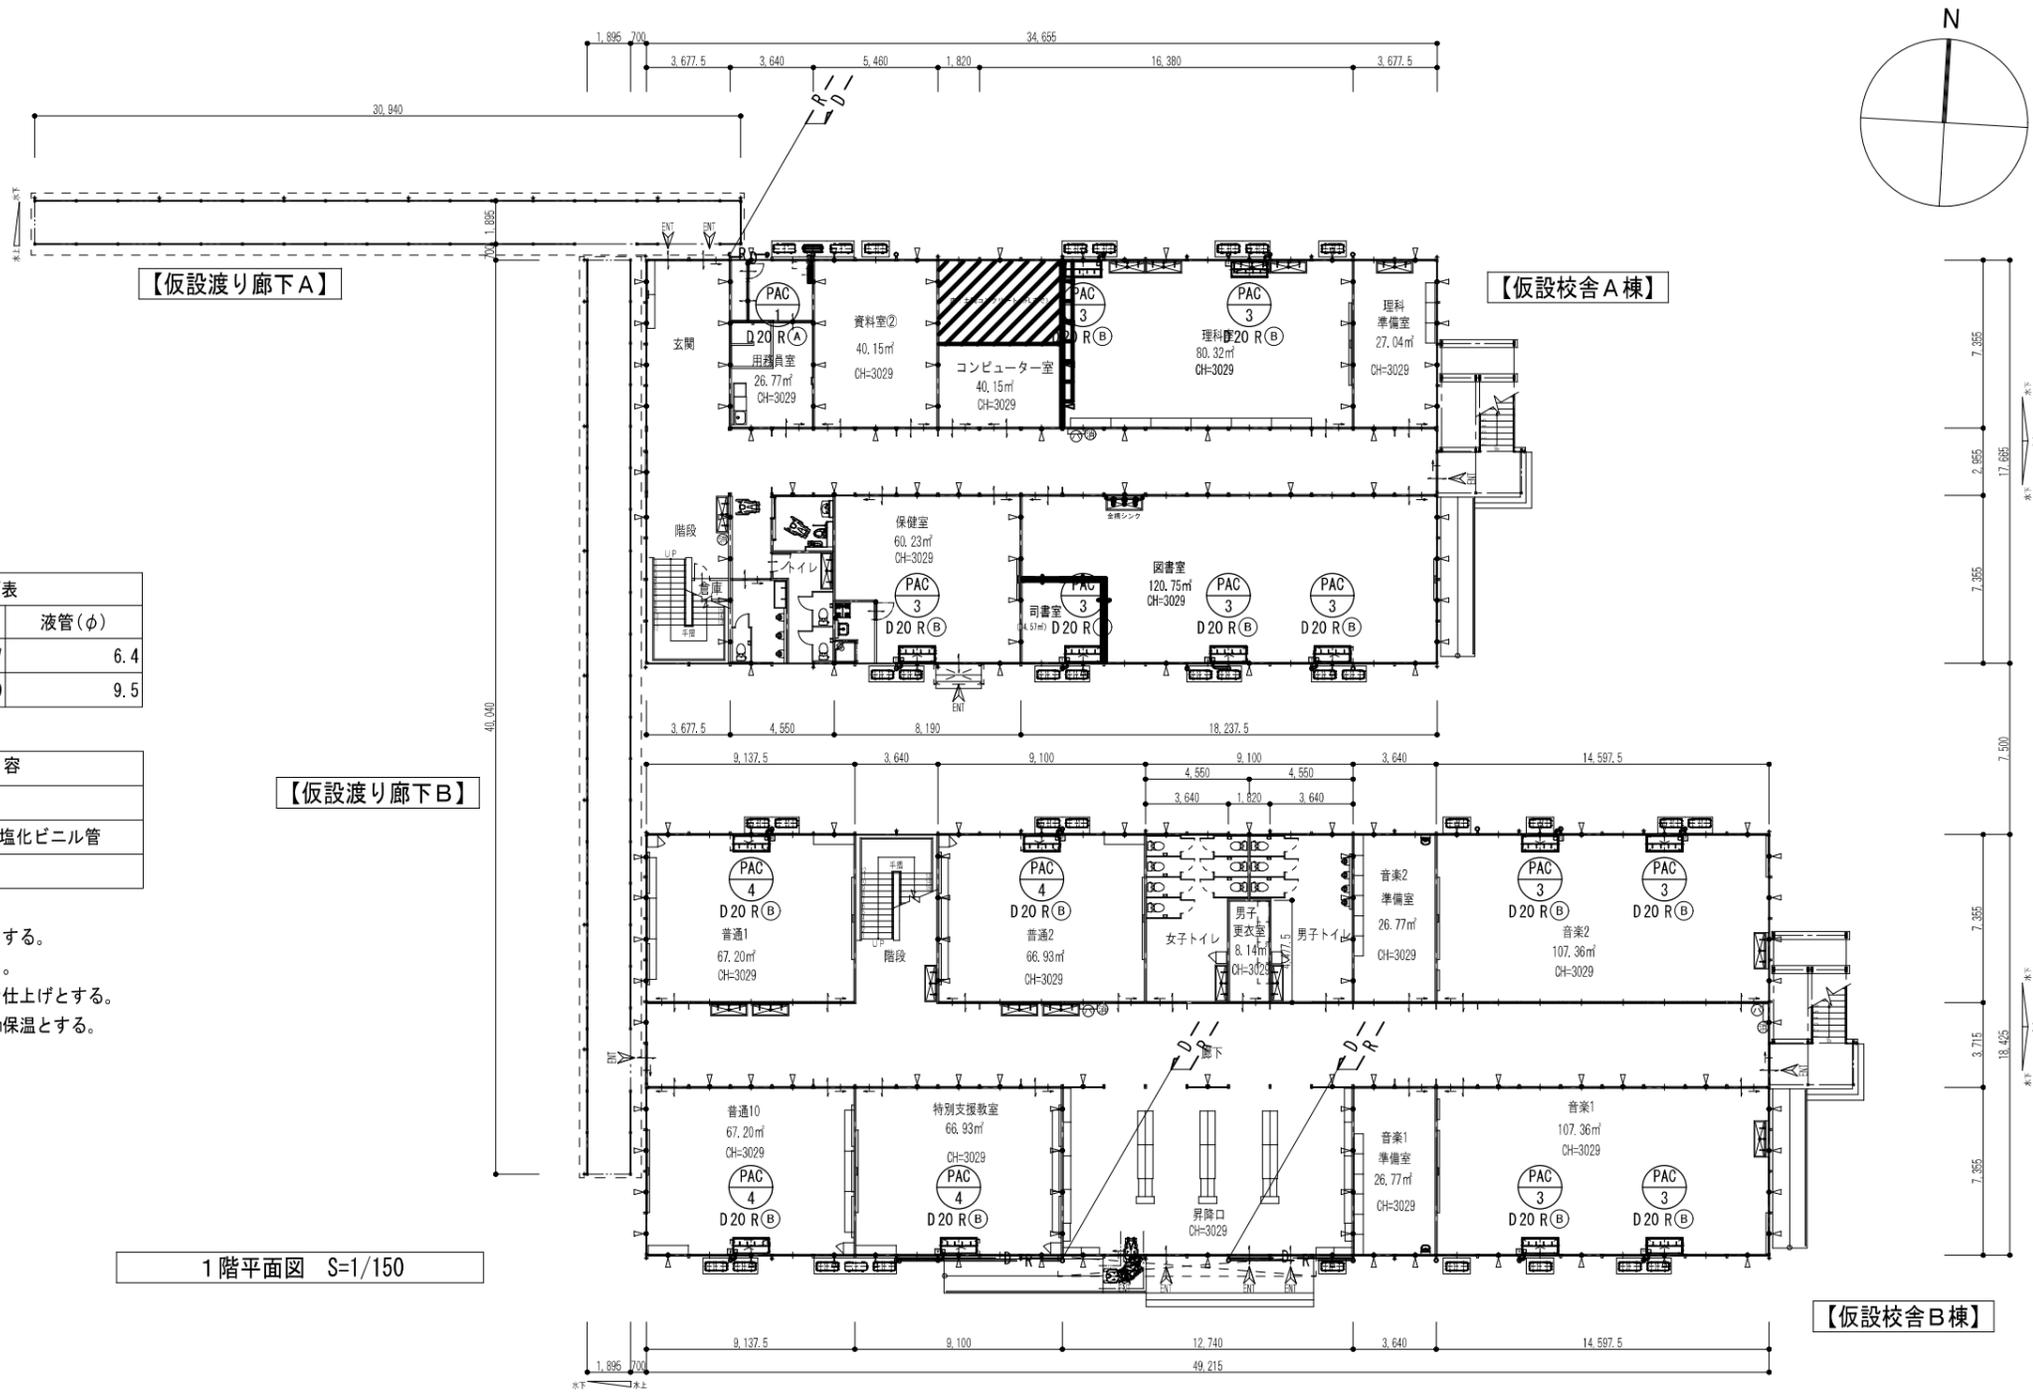

記号	ガス管(φ)	液管(φ)
Ⓐ	12.7	6.4
Ⓑ	15.9	9.5

記号	内容
- R -	冷媒用被覆銅管
- D -	ドレン管用硬質塩化ビニル管
□	空調用リモコン

- 注記)
- ドレン管の勾配は 1/100とする。
ドレン管は自然放流とする。
 - 室外露出配管はテープ巻き仕上げとする。
 - 冷媒管はガス管液管共10mm保温とする。

1階平面図 S=1/150

工事名	岡山市立西小学校仮設校舎貸借	協同総合ゴロ
図面	空調設備 1階平面図	代表理事 小寺 善 一級建築士事務所岡山県知事登録第13051号 事務所岡山県岡山市東区山手町1丁目1番10号 TEL:086-246-2288 FAX:086-246-2232
No.	岡山市都市整備局住宅建設部公共建築課 令和7年3月	
M	課長 担当課長 課長補佐 係長 主任 担当 承認 校舎 製図	
0.02		


冷媒管サイズ表		
記号	ガス管(φ)	液管(φ)
(A)	12.7	6.4
(B)	15.9	9.5

記号	内容
- R -	冷媒用被覆銅管
- D -	ドレン管用硬質塩化ビニル管
□	空調用リモコン


注記)

- ドレン管の勾配は 1/100とする。
ドレン管は自然放流とする。
- 室外露出配管はテープ巻き仕上げとする。
- 冷媒管はガス管液管共10mm保温とする。

2階平面図 S=1/150

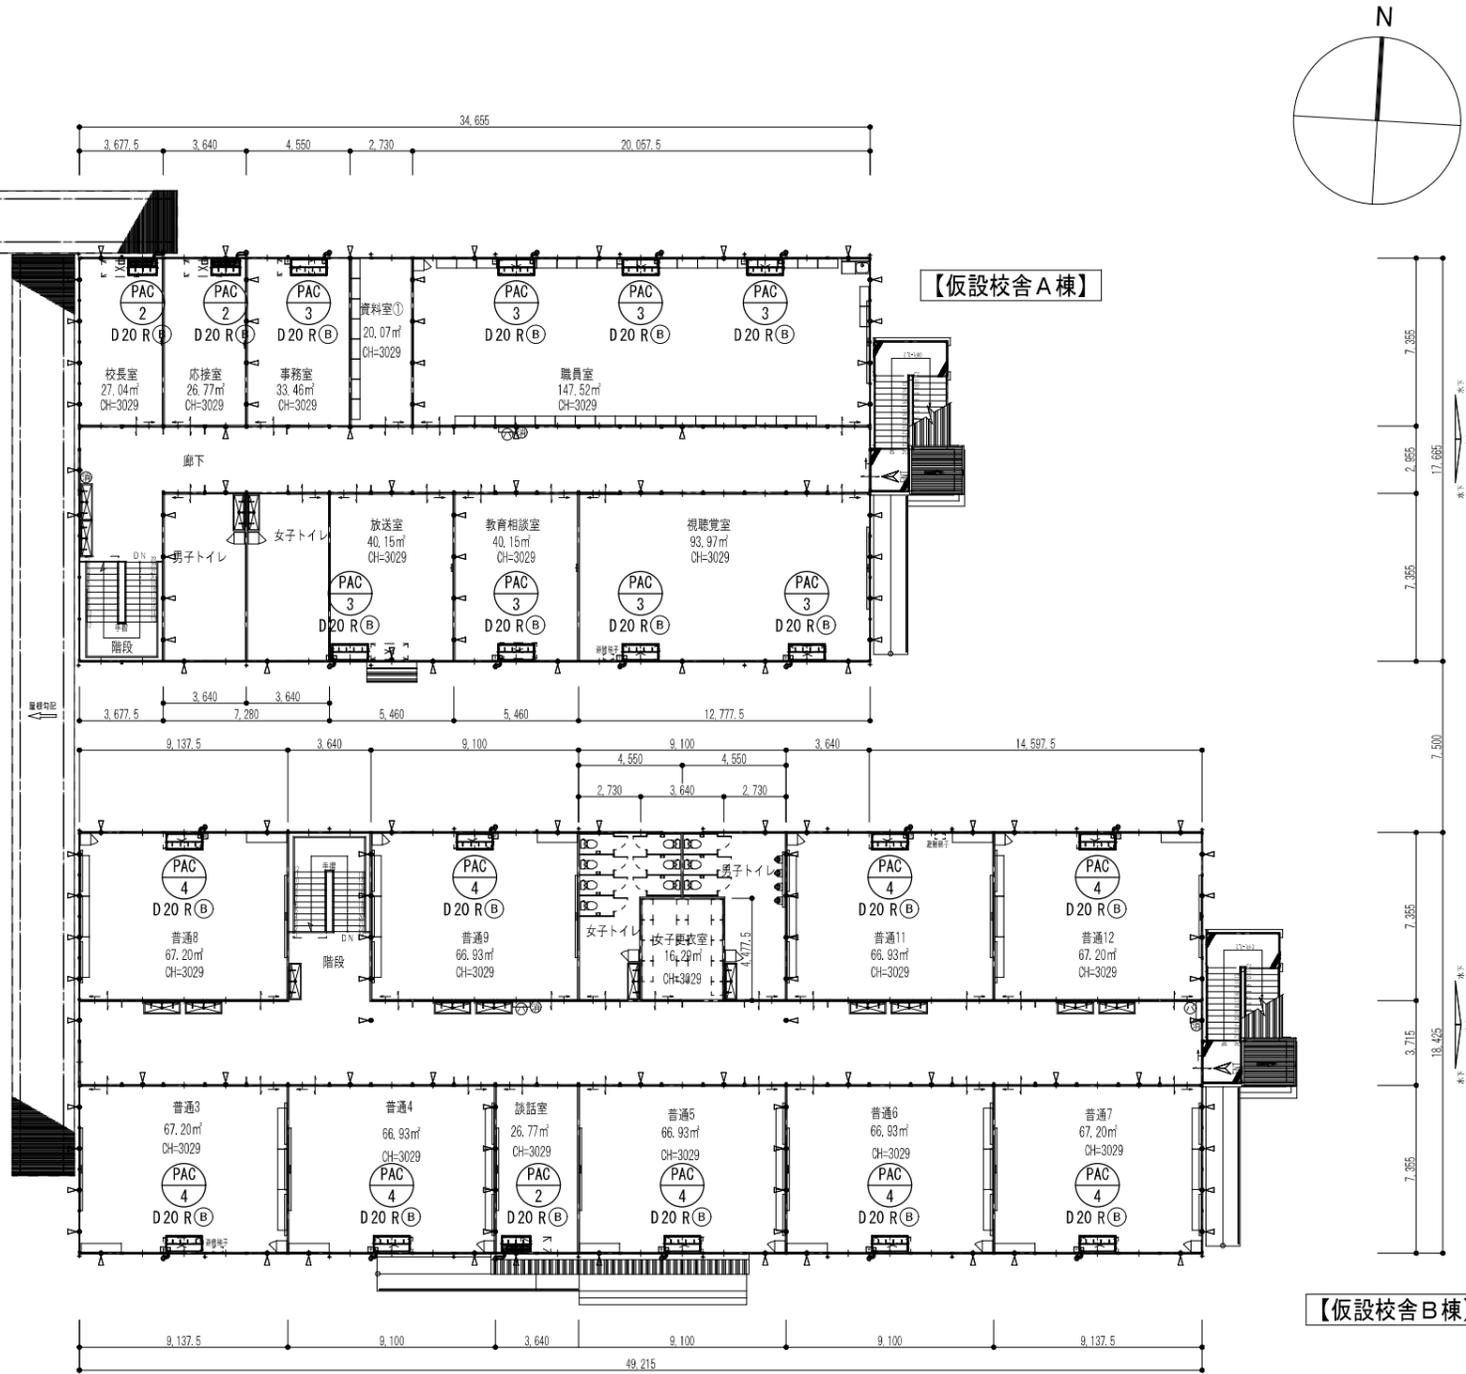

工事名	岡山市立西小学校仮設校舎賃貸	協同組合アゴラ
図面	空調設備2階平面図	代表理事 小寺 善 一級建築士事務所岡山県知事登録第13051号 事務所 岡山市北区東山町1丁目1番1号 地上4階 TEL: 085-246-2288 FAX: 085-246-2232
No.	岡山市都市整備局住宅建設部公共建築課 令和7年3月	
M	課長 担当課長 課長補佐 係長 主任 担当 承認 検印 製図	
003		

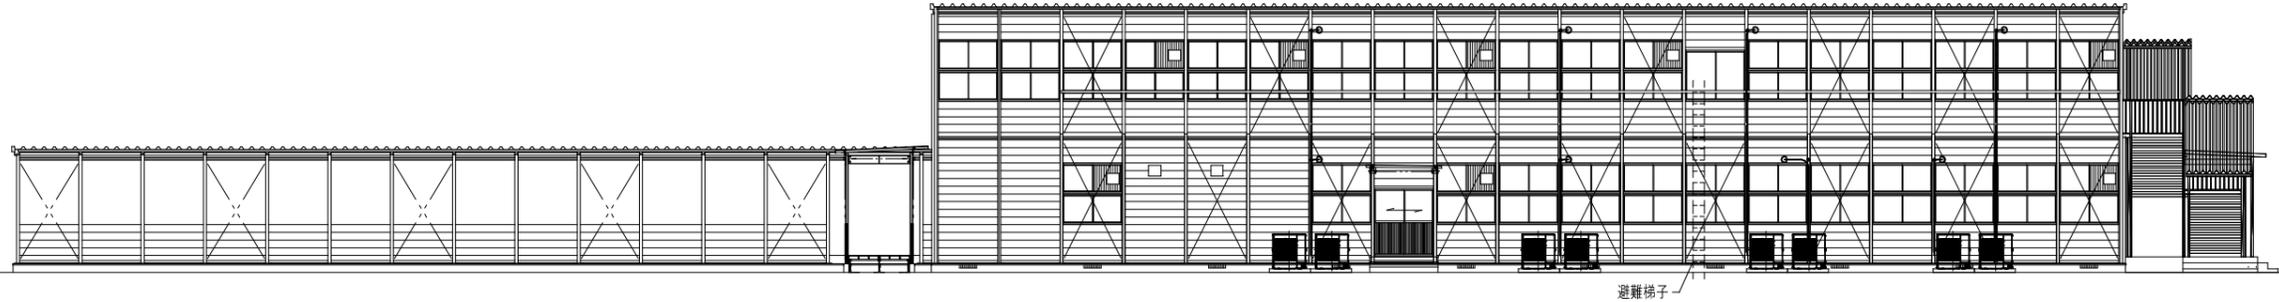


【仮設渡り廊下A】

【A棟】

南面立面図
S=1/100

記号	ガス管(φ)	液管(φ)
Ⓐ	12.7	6.4
Ⓑ	15.9	9.5


記号	内容
— R —	冷媒用被覆銅管
— D —	ドレン管用硬質塩化ビニル管

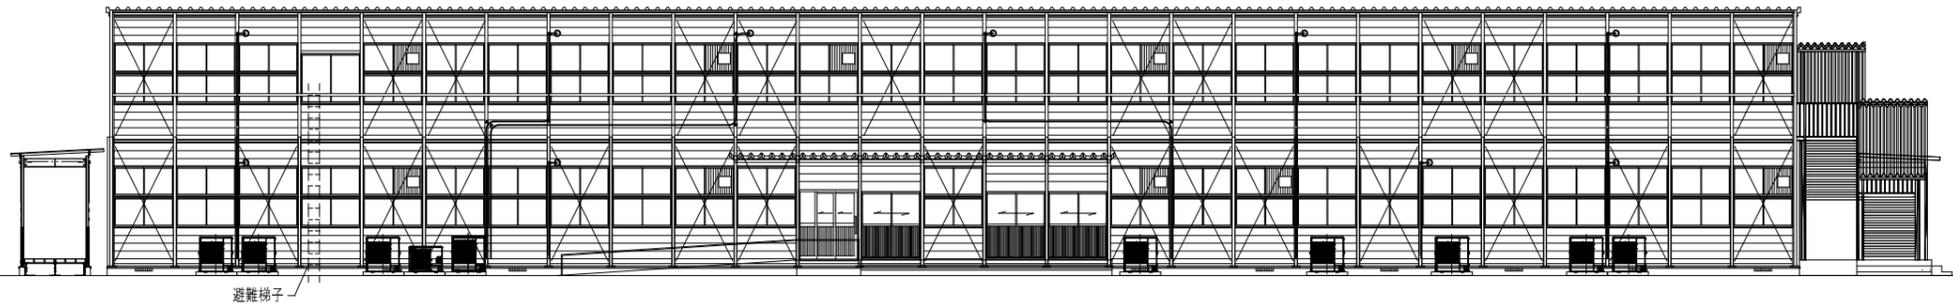

【B棟】

南面立面図
S=1/100

- 注記)
- ドレン管の勾配は 1/100とする。
ドレン管は自然放流とする。
 - 室外露出配管はテープ巻き仕上げとする。
 - 冷媒管はガス管液管共10mm保温とする。

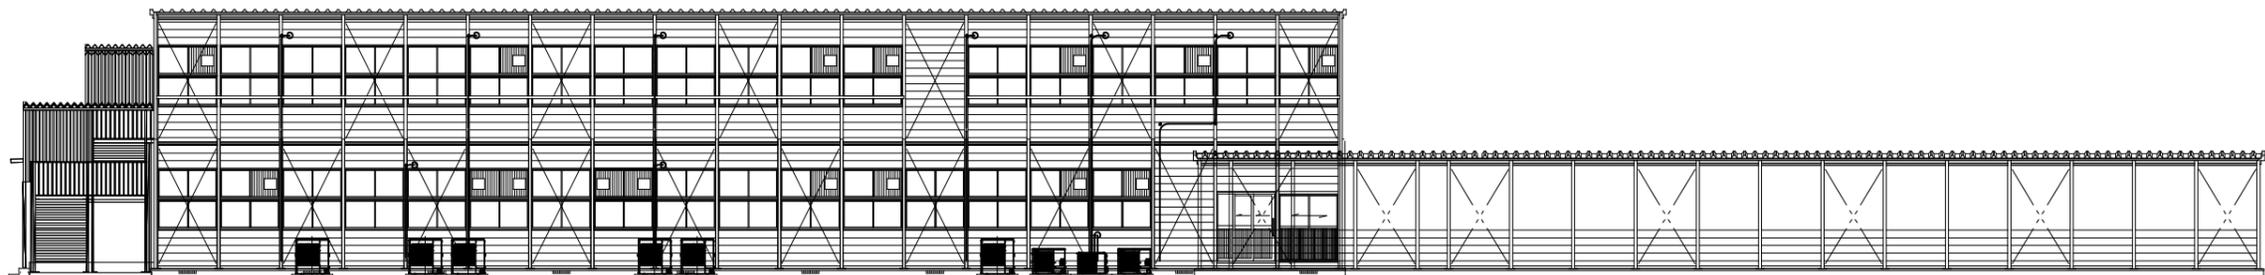


【A棟】

【仮設渡り廊下A】

北面立面図
S=1/100

工事名	岡山市立西小学校仮設校舎貸借	協同総合アゴラ
図面	空調設備立面図 1	No. 1/100 No. 1/200
No.	岡山市都市整備局住宅建設部公共建築課 令和 7 年 3 月	代表理事 小寺 善 一級建築士 岡山市長知事登録第13057号 建築師 一級建築士 第03334号 地上事務所 岡山市北区新田三丁目1番20号 TEL: 085-245-2288 FAX: 085-245-2232
M	課長 担当課長 課長補佐 係長 主任 担当 承認 校 図 製 図	
0.04		

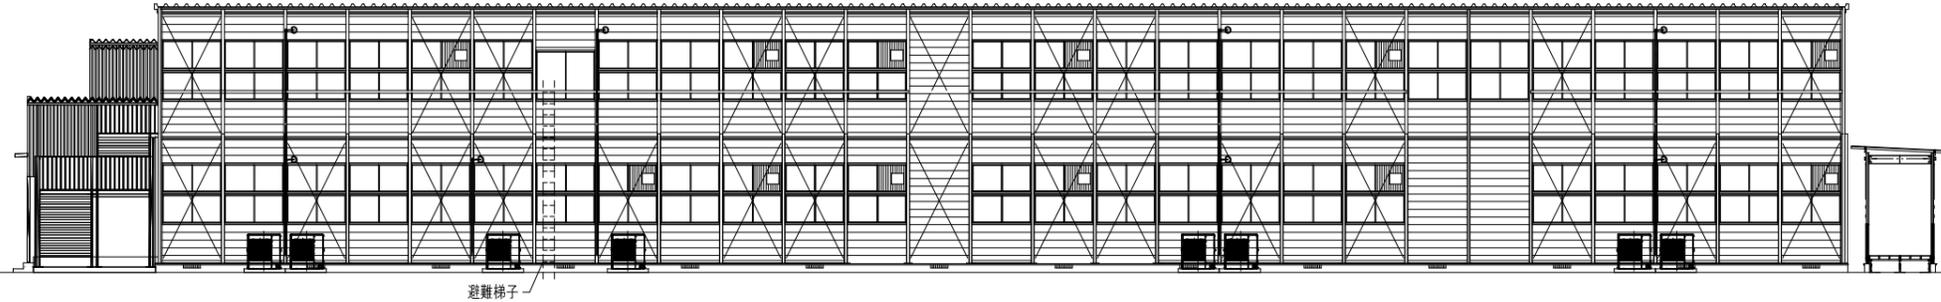


【B棟】

北面立面図

S=1/100

記号	ガス管(φ)	液管(φ)
Ⓐ	12.7	6.4
Ⓑ	15.9	9.5

記号	内容
— R —	冷媒用被覆銅管
— D —	ドレン管用硬質塩化ビニル管

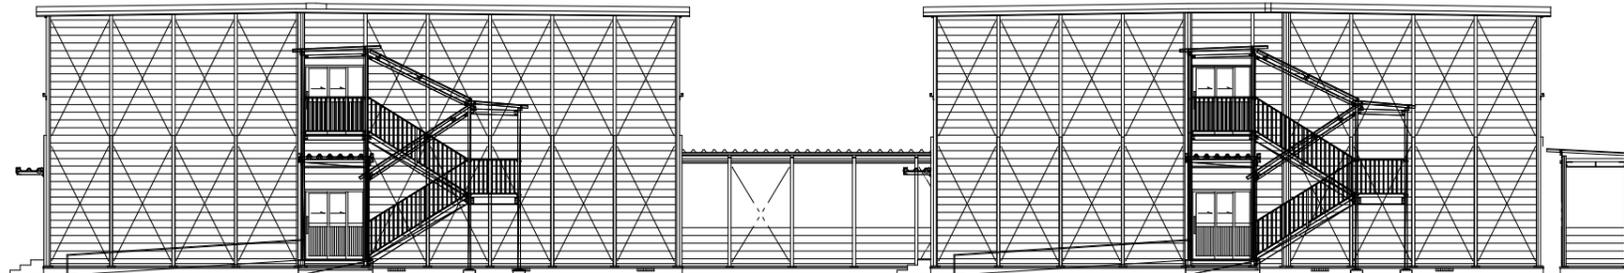

【B棟】


【A棟】

東面立面図

S=1/100

注記)

- ドレン管の勾配は 1/100とする。
ドレン管は自然放流とする。
- 室外露出配管はテープ巻き仕上げとする。
- 冷媒管はガス管液管共10mm保温とする。

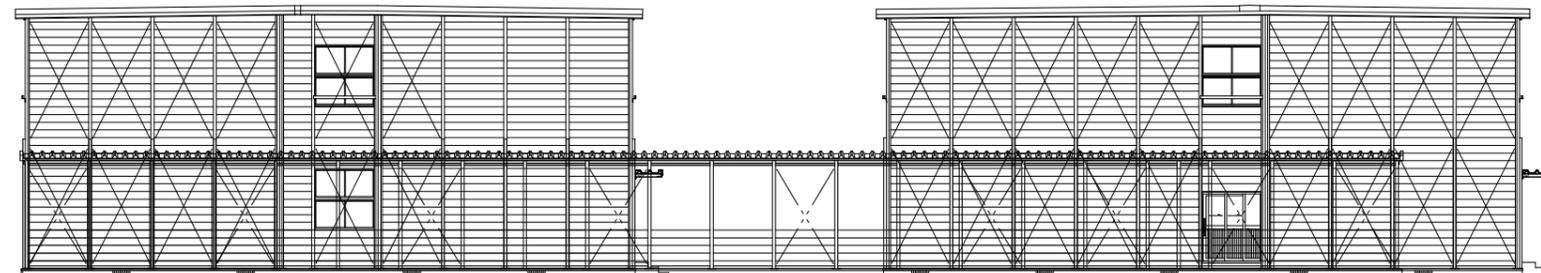

【A棟】


【仮設渡り廊下B】

【B棟】

西面立面図

S=1/100

工事名	岡山市立西小学校仮設校舎貸借	協同総合アゴラ
図面	空調設備立面図 2	No. 1/100 No. 1/200
No.	岡山市都市整備局住宅建設部公共建築課 令和 7 年 3 月	代表理事 小寺 善 一級建築士 岡山市長知事登録第13057号 建築師会士 一般建築士 第03334号 地上事務所 岡山県北條郡三下町1番20号 TEL: 086-246-2288 FAX: 086-246-2232
M	課長 担当課長 課長補佐 係長 主任 担当 承認 検印 裏印	
0.05		

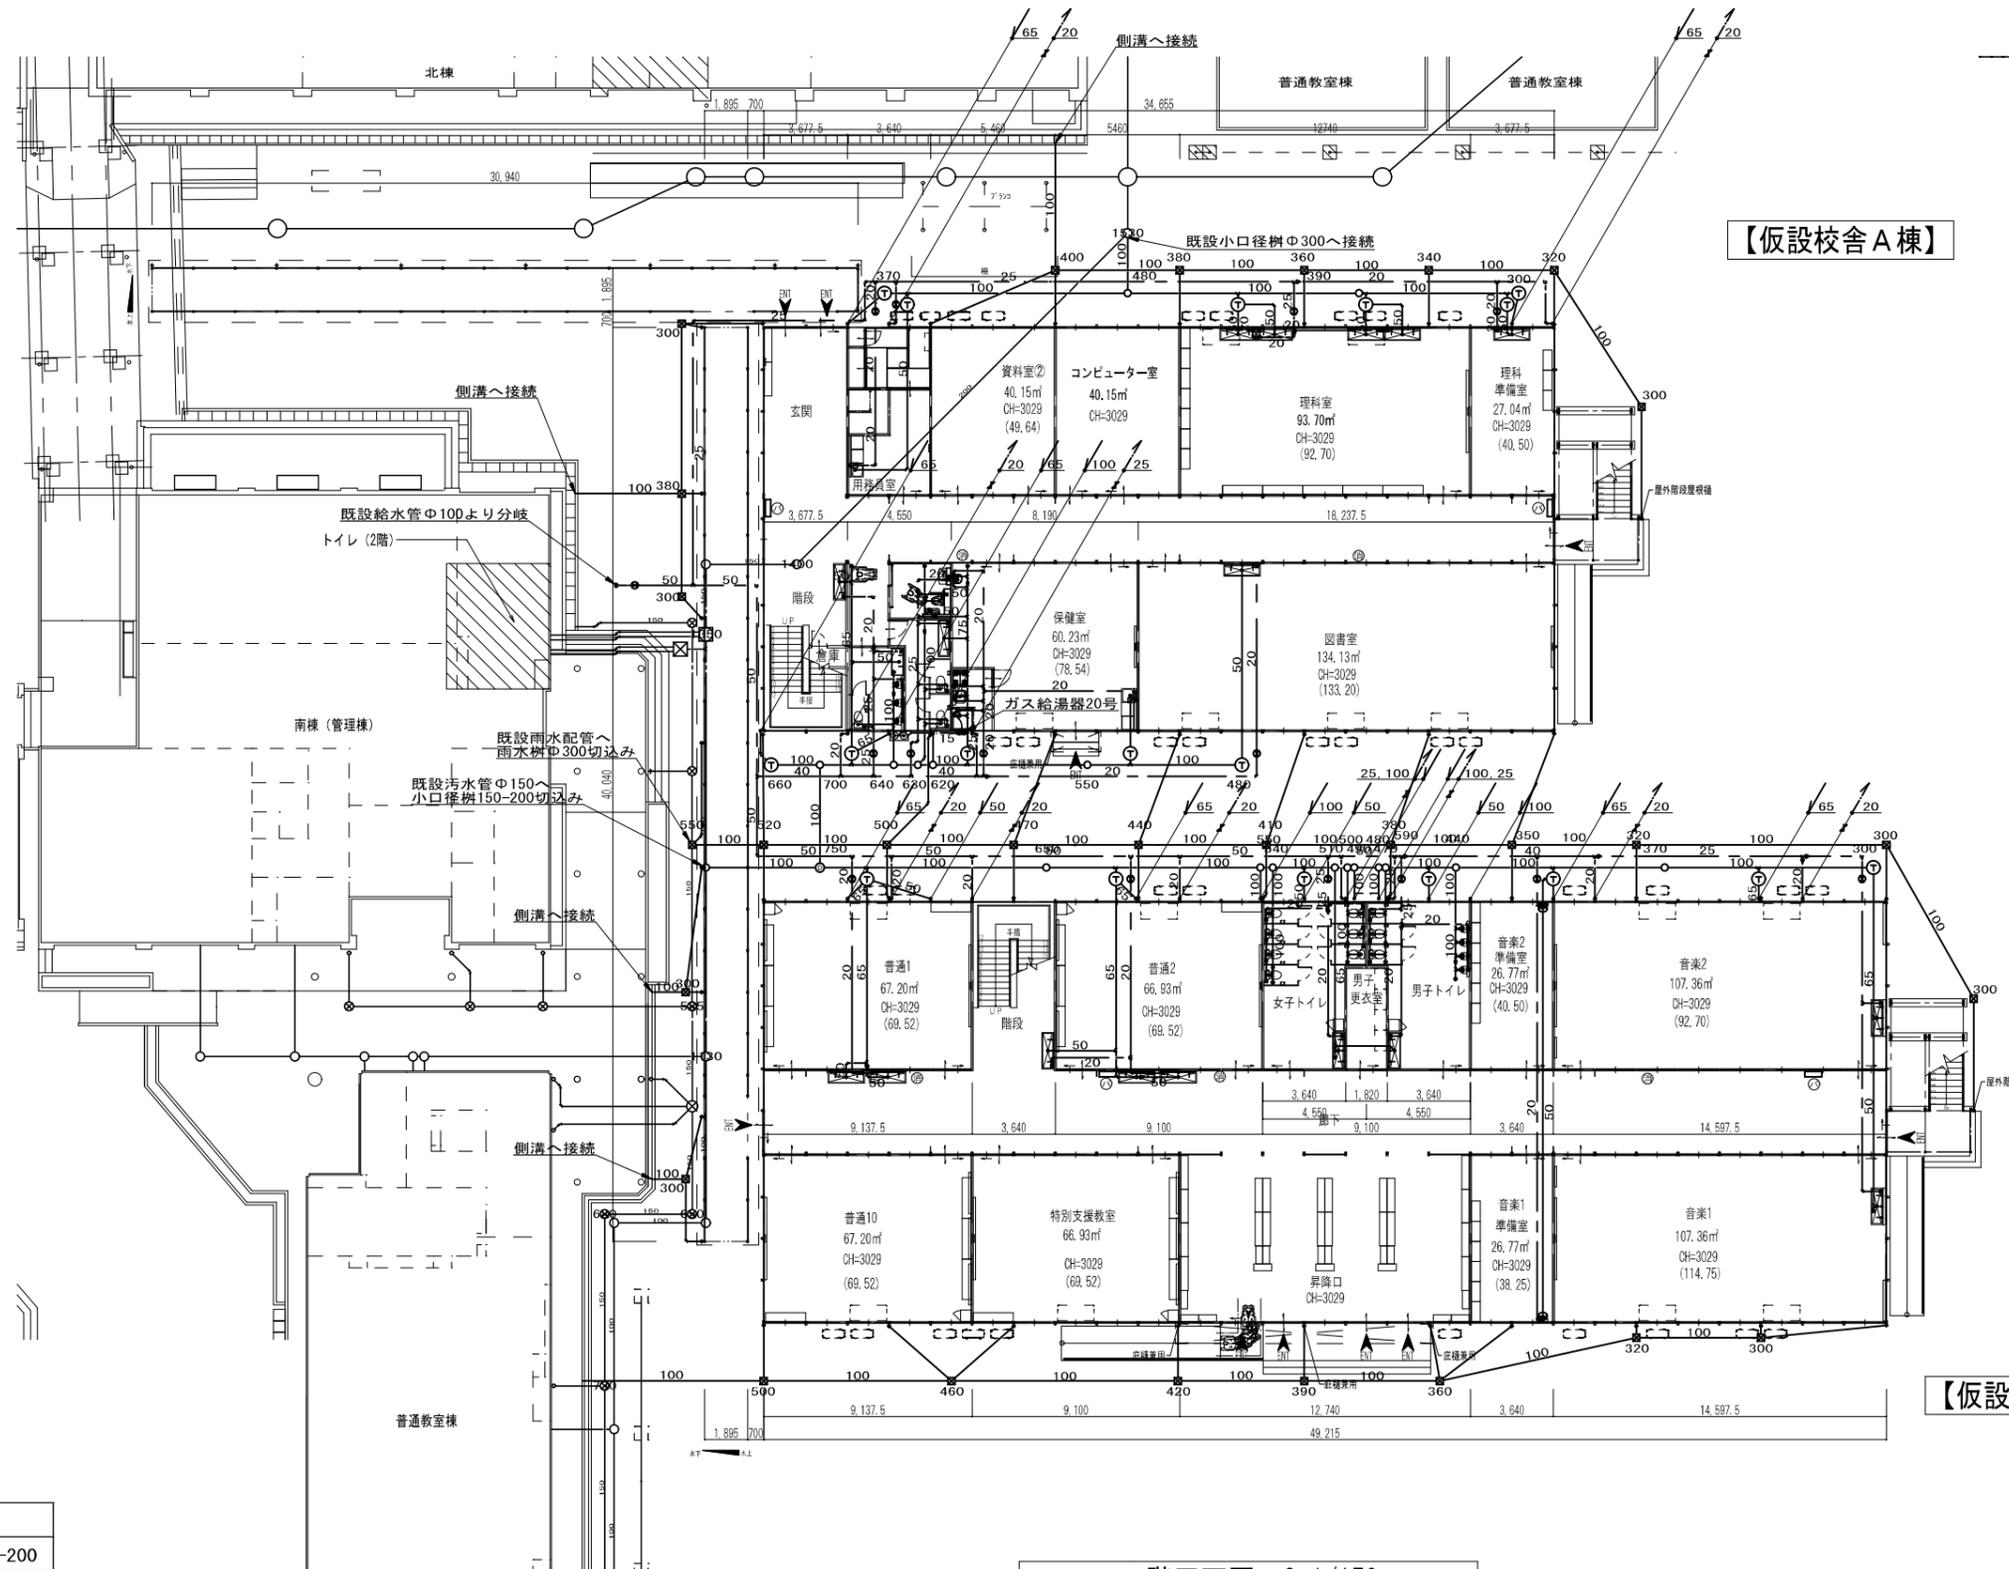

【仮設校舎A棟】


【仮設校舎B棟】

1階平面図 S=1/150

凡 例	
○	小口径汚水樹 100-200
⊕	トラップ樹 φ300
⊗	雨水樹 φ300
⊗	ゲート弁 5K

管 材	
給水	HIVP 耐衝撃性硬質塩化ビニール管
排水	VU 硬質塩化ビニール管

工事名	岡山市立西小学校南校舎棟長寿命化改修他工事	協同組合アゴラ
図面	給排水設備 1階平面図(兼配置図)	代表理事 小寺 善 一級建築士事務所岡山県知事登録第1367号 岡山市北区南町三丁目11番20号 TEL: 086-246-2388 FAX: 086-246-2332
N.0.	岡山市都市整備局住宅建築部公共建築課 令和7年3月	承認 検印 製図
M/006	課長 担当課長 課長補佐 係長 主任 担当 承認 検印 製図	

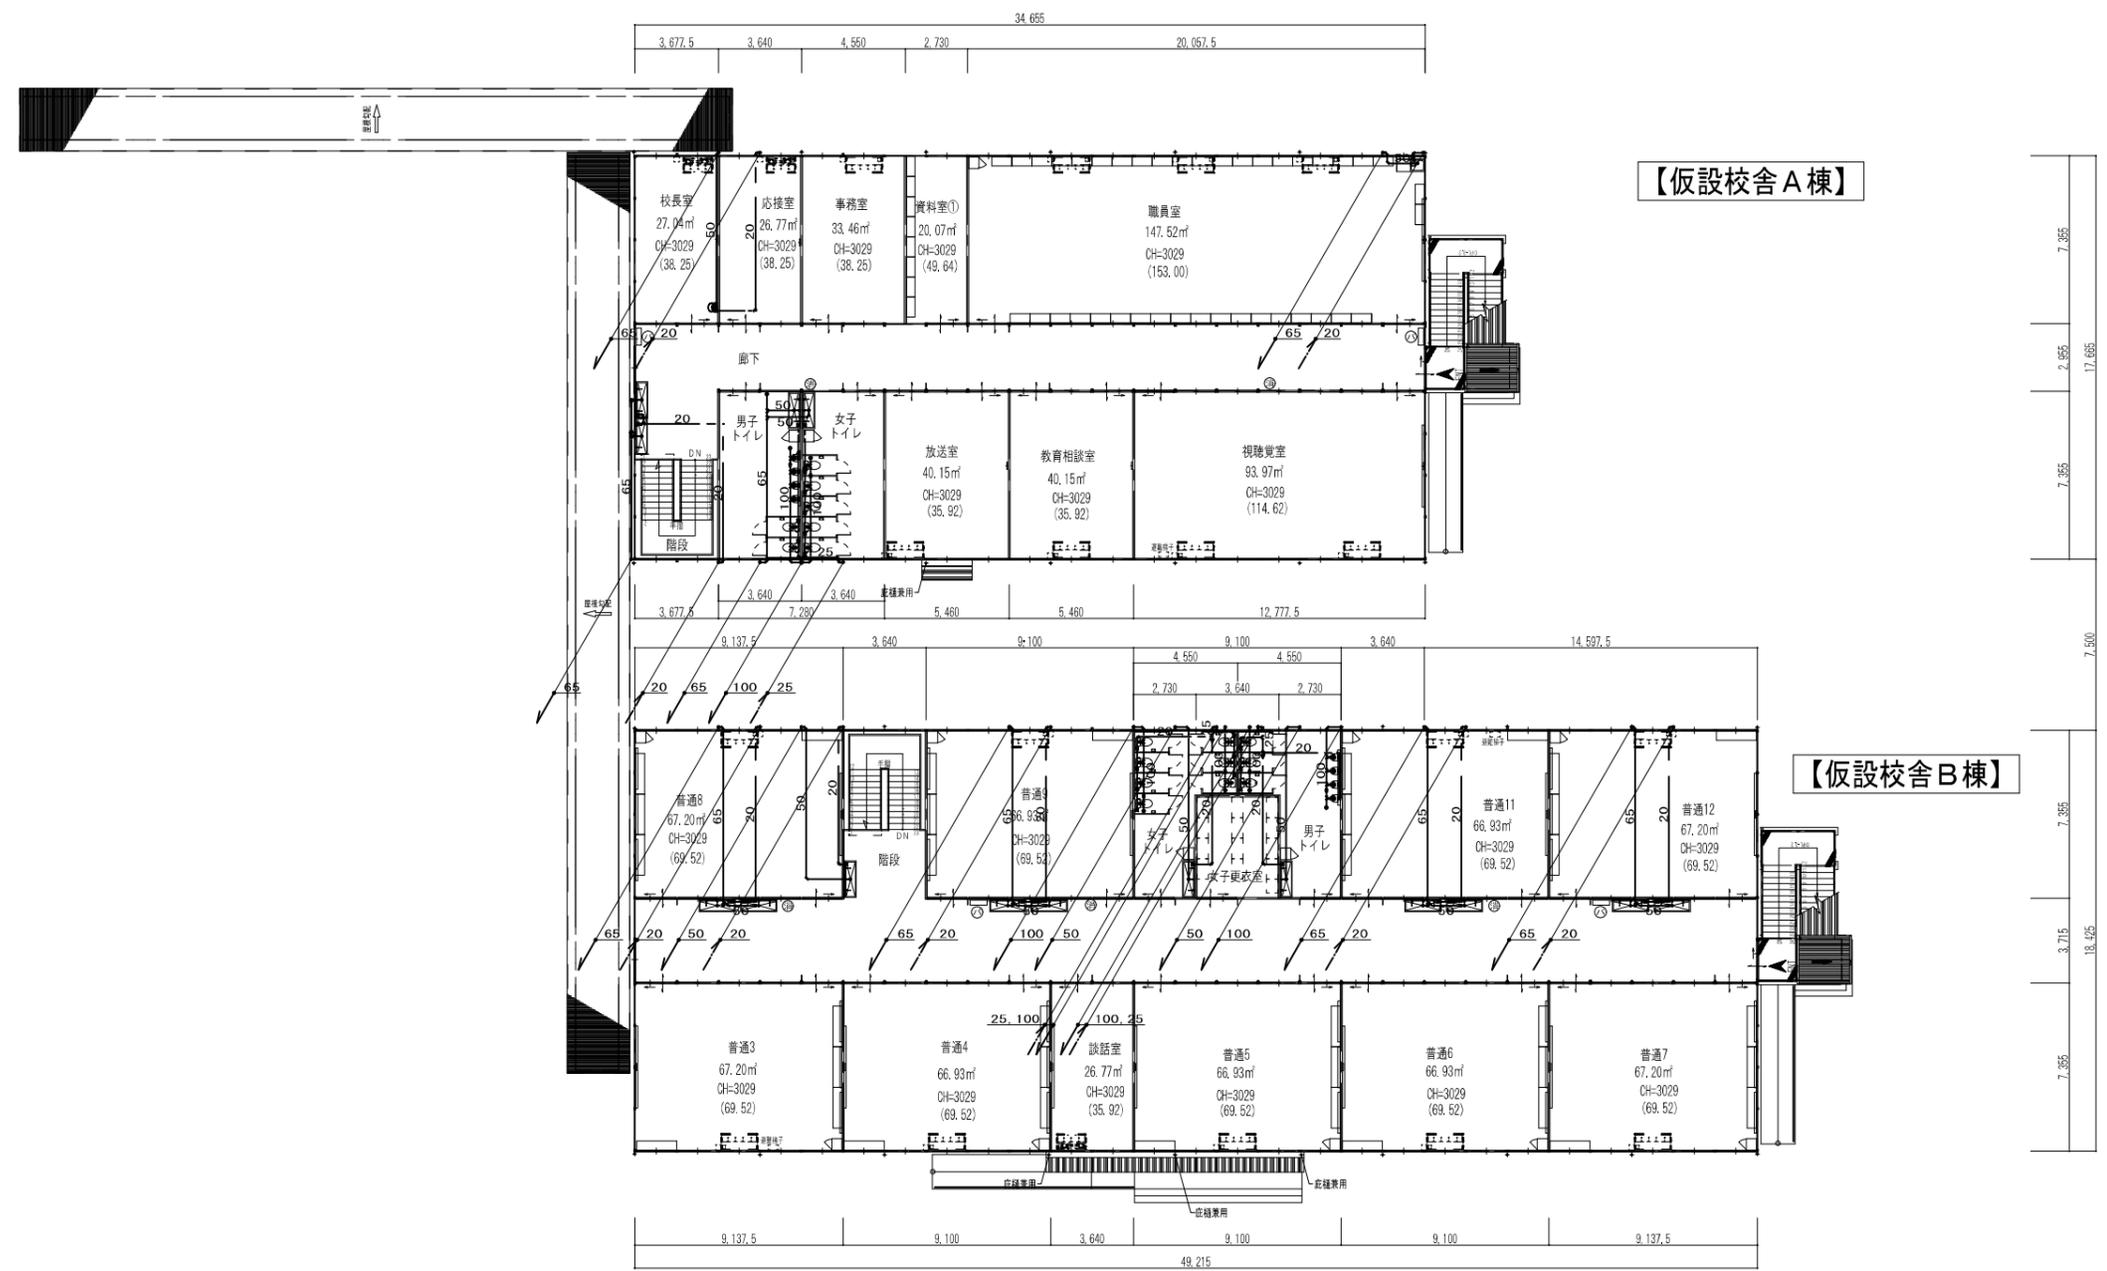

2階平面図(兼配置図) S=1/150

管 材	
給水	HIVP 耐衝撃性硬質塩化ビニール管
排水	VU 硬質塩化ビニール管

工事名	岡山市立西小学校南校舎棟長寿命化改修工事	協同組合アゴラ
図面	給排水設備 2階平面図(兼配置図)	代表理事 小寺 壽 一級建築士事務所岡山県建設業協会1305号 岡山市北区新田三丁目11番20号 岡上建設
No.	岡山市都市整備局住宅建築部公共建築課 令和7年3月	TEL:086-246-2388 FAX:086-246-2322
M	課長 担当課長 課長補佐 係長 主任 担当 承認 検印 製図	
	007	