


令和7年度

北ふれあいセンター非常用発電設備・制御盤更新修繕

図面No.	図面名称	縮尺
E / 01	表紙・図面リスト	NON
E / 02	配置図・附近見取図	1/500・1/2500
E / 03	1階 電気設備平面図	1/200
E / 04	更新部品リスト	NON


工事名	北ふれあいセンター非常用発電設備・制御盤更新修繕				No.	
図面名	表紙・図面リスト			縮尺	-	E-01
岡山市	都市整備局	住宅・建築部	公共建築課	令和 年月		
課長	課長補佐	係長	課員	担当者	承認	検印

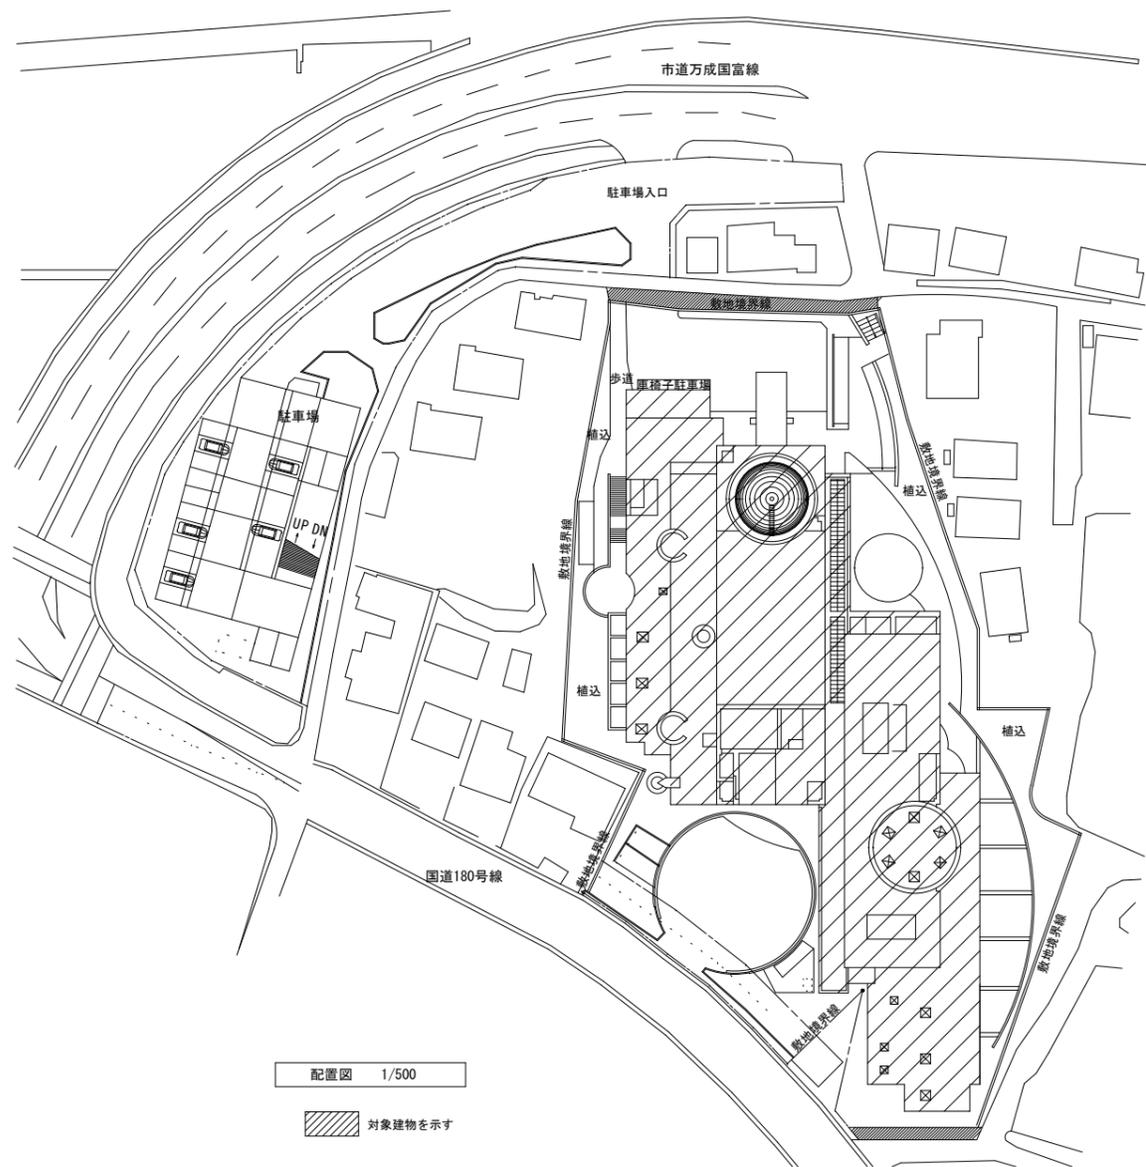

配置図 1/500


対象建物を示す

修繕場所: 岡山市北区谷万成二丁目6-33

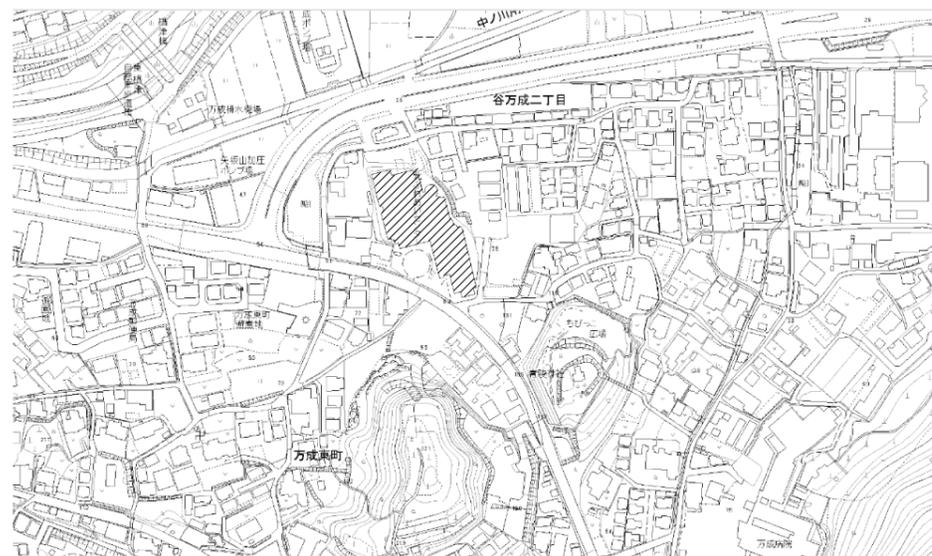

附近見取図 1/2500

工事名	北ふれあいセンター非常用発電設備・制御盤更新修繕				No.	
図面名	配置図・附近見取図			縮尺	1/500, 1/2500	E-02
岡山市	都市整備局	住宅・建築部	公共建築課	令和 年 月		
課長	課長補佐	係長	課員	担当者	承認	検印

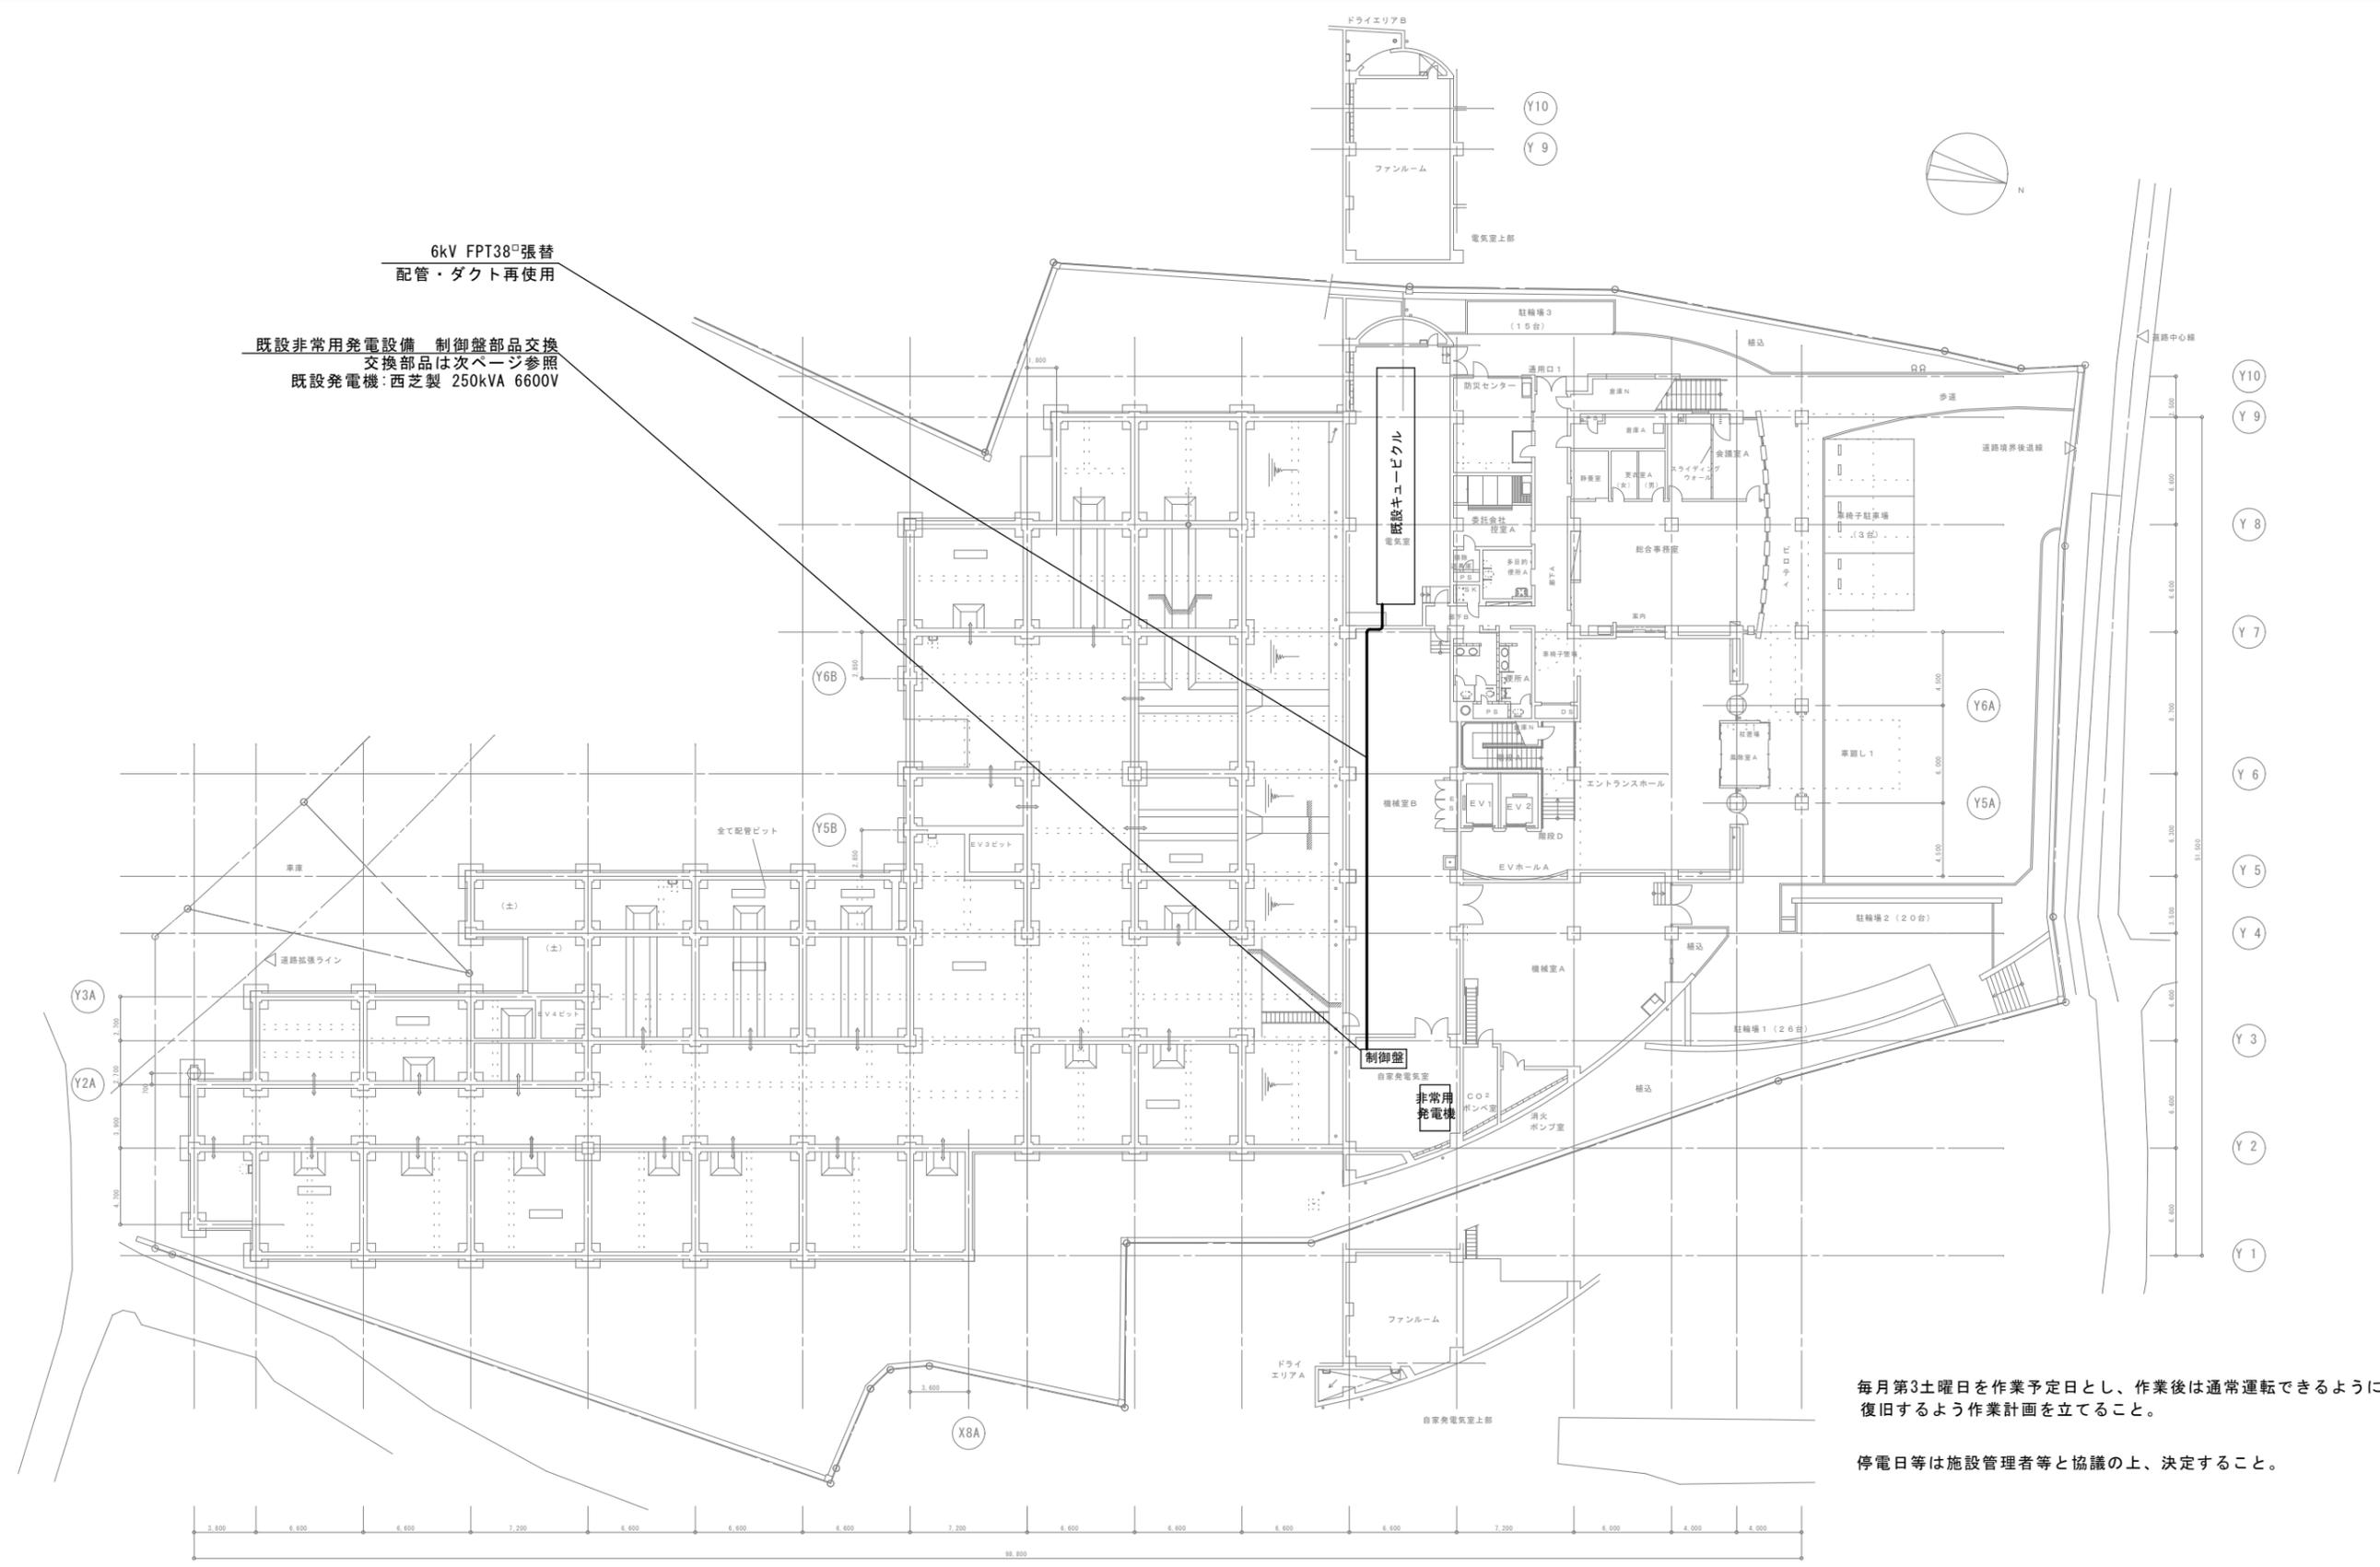

毎月第3土曜日を作業予定日とし、作業後は通常運転できるように復旧するよう作業計画を立てること。

停電日等は施設管理者等と協議の上、決定すること。

工事名	北ふれあいセンター非常用発電設備・制御盤更新修繕			No.	
図面名	1階 電気設備設備平面図			縮尺	1/200
岡山市 都市整備局 住宅・建築部 公共建築課	課長	課長補佐	係長	令和 年月	E-03
課長	課長補佐	係長	課員	担当者	承認
					検印
					製図

項目	交換部品名	交換前 品番・仕様	交換後 品番(参考)・仕様	数量	備考欄	項目	交換部品名	交換前 品番・仕様	交換後 品番(参考)・仕様	数量	備考欄
1	真空遮断器	V6AS-MLD	V6DS-MLD	1	付属ケーブル、補助リレー、ソケット共	46	力率計	PF8-CT	UVF-11M	1	
2	自動電圧調整器	VZKUS-6AS	VZDUX-1AS	1	取付板、リブレース用アダプタ共	47	時間計	SF0-304H	H7ET-NFV-B AC110V	1	取付板共
3	補助リレー	—	MY4	1	ソケット・金具付	48	電子式普通電力量計	SD3A	SP3PS-RS17V 110V 5A	1	
4	タイマー	—	H3CR-A8	1	ソケット・金具付	49	電流計切替スイッチ	BH-C2E	同左	1	
5	電圧設定器	NRV1-100	塞ぎ板	1	既存撤去、開口塞ぎ	50	電圧計切替スイッチ	BH-V2E	同左	1	
6	励磁用変圧器	EPT-1kA 6600:100V 1kVA	同左	1	混触防止板付き	51	切替スイッチ	BH-T1101	同左	5	
7	補助変圧器	—	TSE-05M 50VA	1		52	切替スイッチ	BH-T3008	同左	1	
8	計器用変流器	A-E6C40VA	同左	2		53	操作スイッチ	BHX-SB1101	同左	2	
9	計器用変圧器	V-E6CP 6600/110V 100VA	同左	2		54	ハンドル			10	化粧板、銘板、端子カバー共
10	補助変圧器	TSB-100MD 1kVA	同左	1		55	表示灯	TSP6	TSPA	12	
11	零相変流器	OTG-N104	同左	1		56	LED記名集合表示灯	KFE-27FR8PA2dx6r-8X	同左	1	AC/DC100V、記名板共
12	シリコン整流器	S10VB40	S10VB60	1		57	LED記名集合表示灯	KFE-27FR8PA2dx10r-8X	同左	1	AC/DC100V、記名板共
13	抵抗器	GH60W300Ω 1S	同左	1		58	押しボタンスイッチ	PSA	同左	3	
14	抵抗器	GH60W20Ω 1S	同左	3		59	PSA形押しボタンスイッチ	PSA-UR22C	同左	1	引き操作
15	過電流継電器	IC01D-AT1	NC011P-02A6101	2	定格5A	60	ベル	MSB-41	MBF-4E (DC)	1	
16	過電圧継電器	IV01D-AG1	NV011P-01A6101	1	定格110V	61	ブザー	BZ-17H (DC100V)	同左	1	
17	地絡過電流継電器	AGF-1-R2	K2GR-AV1	1		62	ドアスイッチ	AH30-EB11	AR30E0R-11B	1	ドアスイッチ支え共
18	補助リレー	—	MY4	1	ソケット・金具付	63	LED照明ユニット	FA11080	MLW-100GM-TB	1	AC100/110V 50/60Hz
19	アダプターベース	D1形	N形	3	塗装色：N1.5	64	コンセント	DC1111	DC1121W 125V 15A	1	
20	テストターミナル	XRT-1	NCT-C1	1		65	テスト端子	KTT-AW3	同左	1	
21	配線用遮断器	R50	BW50SAG-2P 10AT	1	カバーショート付	66	テスト端子	KTT-VS3	同左	1	
22	配線用遮断器	SS50	BW50RAG-2P 15AT	3	カバーショート付	67	テストプラグ	KTP-A3H	同左	1	
23	配線用遮断器	SS50	BW50RAG-3P 15AT	5	カバーショート付	68	テストプラグ	KTP-V3H	同左	1	
24	マルチ トランスデューサー	QT2C-6A-5-33	QT2-500-1Z5	1		69	接地補償用コンデンサ	形0B 6600V	NVG2-045T20	1	盤内高圧電線共
25	アナログリミッタ	ALTP-A414 AUX:AC220V	同左	1		70	ダイオード	H14H	GP10M-E3/54	1	
26	電圧リレー	LG2-AB AC100V	同左	1		71	ヒューズ	250V 2A	同左	4	
27	補助リレー	MY4	同左	13		72	ヒューズ	PC1	同左	10	
28	補助リレー	MM2XP	同左	1		73					
29	キーブリレー	G7K-412S	同左	3		74					
30	ラッチリレー	G4Q-212S	同左	1		75					
31	タイマー	PM4HS-H	H3CR-A8	9	ソケット	76					
32	タイマー	H3BF-8	H3CR-F8	2	ソケット	77					
33	フロートレスリレー	61F-GP-N	61F-LS-CP11-NRA	5	ソケット	78					
34	温度調節器	E5C2-R20P-D 0-100℃	同左	1		79					
35	電磁接触器	C11J-D	SC-0/G 1a	2		80					
36	電磁接触器	C20J	SC-4-1 1a	6		81					
37	補助接点ユニット	SZ-A11 1a1b	同左	4	取付方法：ヘッドオン	82					
38	補助接点ユニット	SZ-A22 2a2b	同左	1	取付方法：ヘッドオン	83					
39	サーマルリレー	T20J-Q	TK-5-1NH 2.8A	2		84					
40	サーマルリレー	T20J-Q	TK-5-1N 1.7A	1		85					
41	サーマルリレー	T20J-Q	TK-5-1N 2.8A	3		86					
42	電流計	RF8-A	SeF-11M	1		87					
43	電圧計	RF8-V	SeF-11M	1		88					
44	周波数計	DF8-F	FVF-11M	1		89					
45	電力計	TF8-WD	EVF-11M	1		90					

工事名	北ふれあいセンター非常用発電設備・制御盤更新修繕					N o.	
図面名	更新部品リスト					E-04	
岡山	都市整備局	住宅・建設部	公共建築課	令和 年 月			
課長	課長補佐	係長	係員	担当者	承認	検印	