



参考資料 1

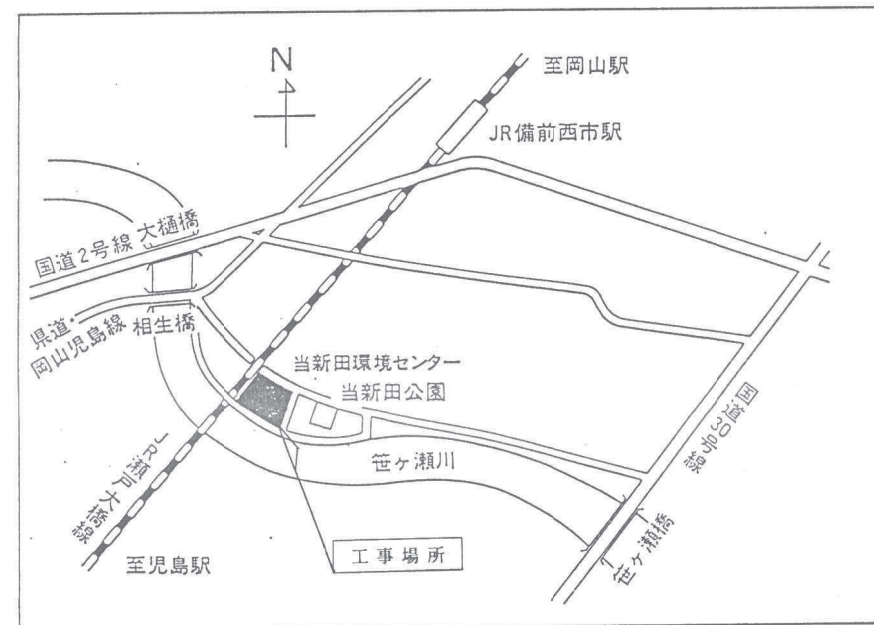

付近見取り図 S = F R E E

警報盤参考図 参考寸法 300W 150D 300H

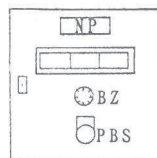

*屋内設置型：キー付(タキダN-150-3-1)
*集合表示灯：DC24V、LED(緑)
故障時フリッカー、PBS ONで通電点灯
故障時OFFで通電
名称(高圧受電電圧異常、破砕機異常)

凡 例

記 号	名 称	摘 要
N	受電点	
Wh	取引計器盤・SOG制御盤	積算電力計は中国電力支給品
+	屋外キュービクル	
制	制御盤	別途賃貸借
分	分電盤	別途賃貸借
警	警報盤	
屋	屋外灯	HST5A-400(M)
屋	屋外灯用ポール	T5.5 基礎は建設省仕様
責	責任分界柱	
支	支線	
H	ハンドホール	M3 R2K60ケーブル支持金物 附子付
埋	埋設標(地中線)コンクリート製	
Hc	ハンドホール	H6-9 R2K60 ケーブル支持金物 附子付
カ	カラーカメラ	屋外形カメラケース 手動ズームレンズ カメラ取付台付
電	電源ユニット	
2	2.1形カラーモニタ	
カ	カラーカメラ取付用ポール	NA DH-7 基礎は建設省仕様

配管配線は下記のとおりとする。

番号	サ イ ズ	行 先
①	CVT325 [□] (FEP200)	キュービクル〜ハンドホール〜制御盤
②	CV14 [□] -3C(FEP30)	キュービクル〜ハンドホール〜PB1
③	CV5.5 [□] -3C(FEP30)	キュービクル〜外灯〜外灯
④	CVV3.5 [□] -3C(FEP30)	キュービクル〜ハンドホール
⑤	CVV3.5 [□] -3C(FEP30)	制御盤〜ハンドホール
⑥	CVV3.5 [□] -3C×2(FEP30)	ハンドホール〜PB2
⑦	5C-2V(FEP30)	PB3〜PB2
⑧	予備(FEP100) (FEP80)	キュービクル〜ハンドホール
⑨	予備(FEP30)×2	キュービクル〜ハンドホール
7	CV14 [□] -3C(VE28)	PB1〜分電盤
イ	CVV3.5 [□] -3C×2(VE28)	PB2〜警報盤
ウ	5C-2V(VE28)	PB2〜電源ユニット
エ	5C-2V(VE28)	屋外カメラ〜PB3


*地中よりPB1、地中よりPB2及び地中よりPB3までの間は異種継手使用のこと。

*PB仕様：PB1 WP ZSP 200[□] ×200


PB2 WP ZSP 200[□] ×200

PB3 WP ZSP 150[□] ×150

I T V 系 統 図

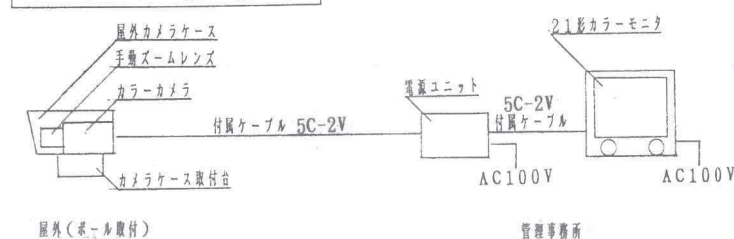


50D 300H

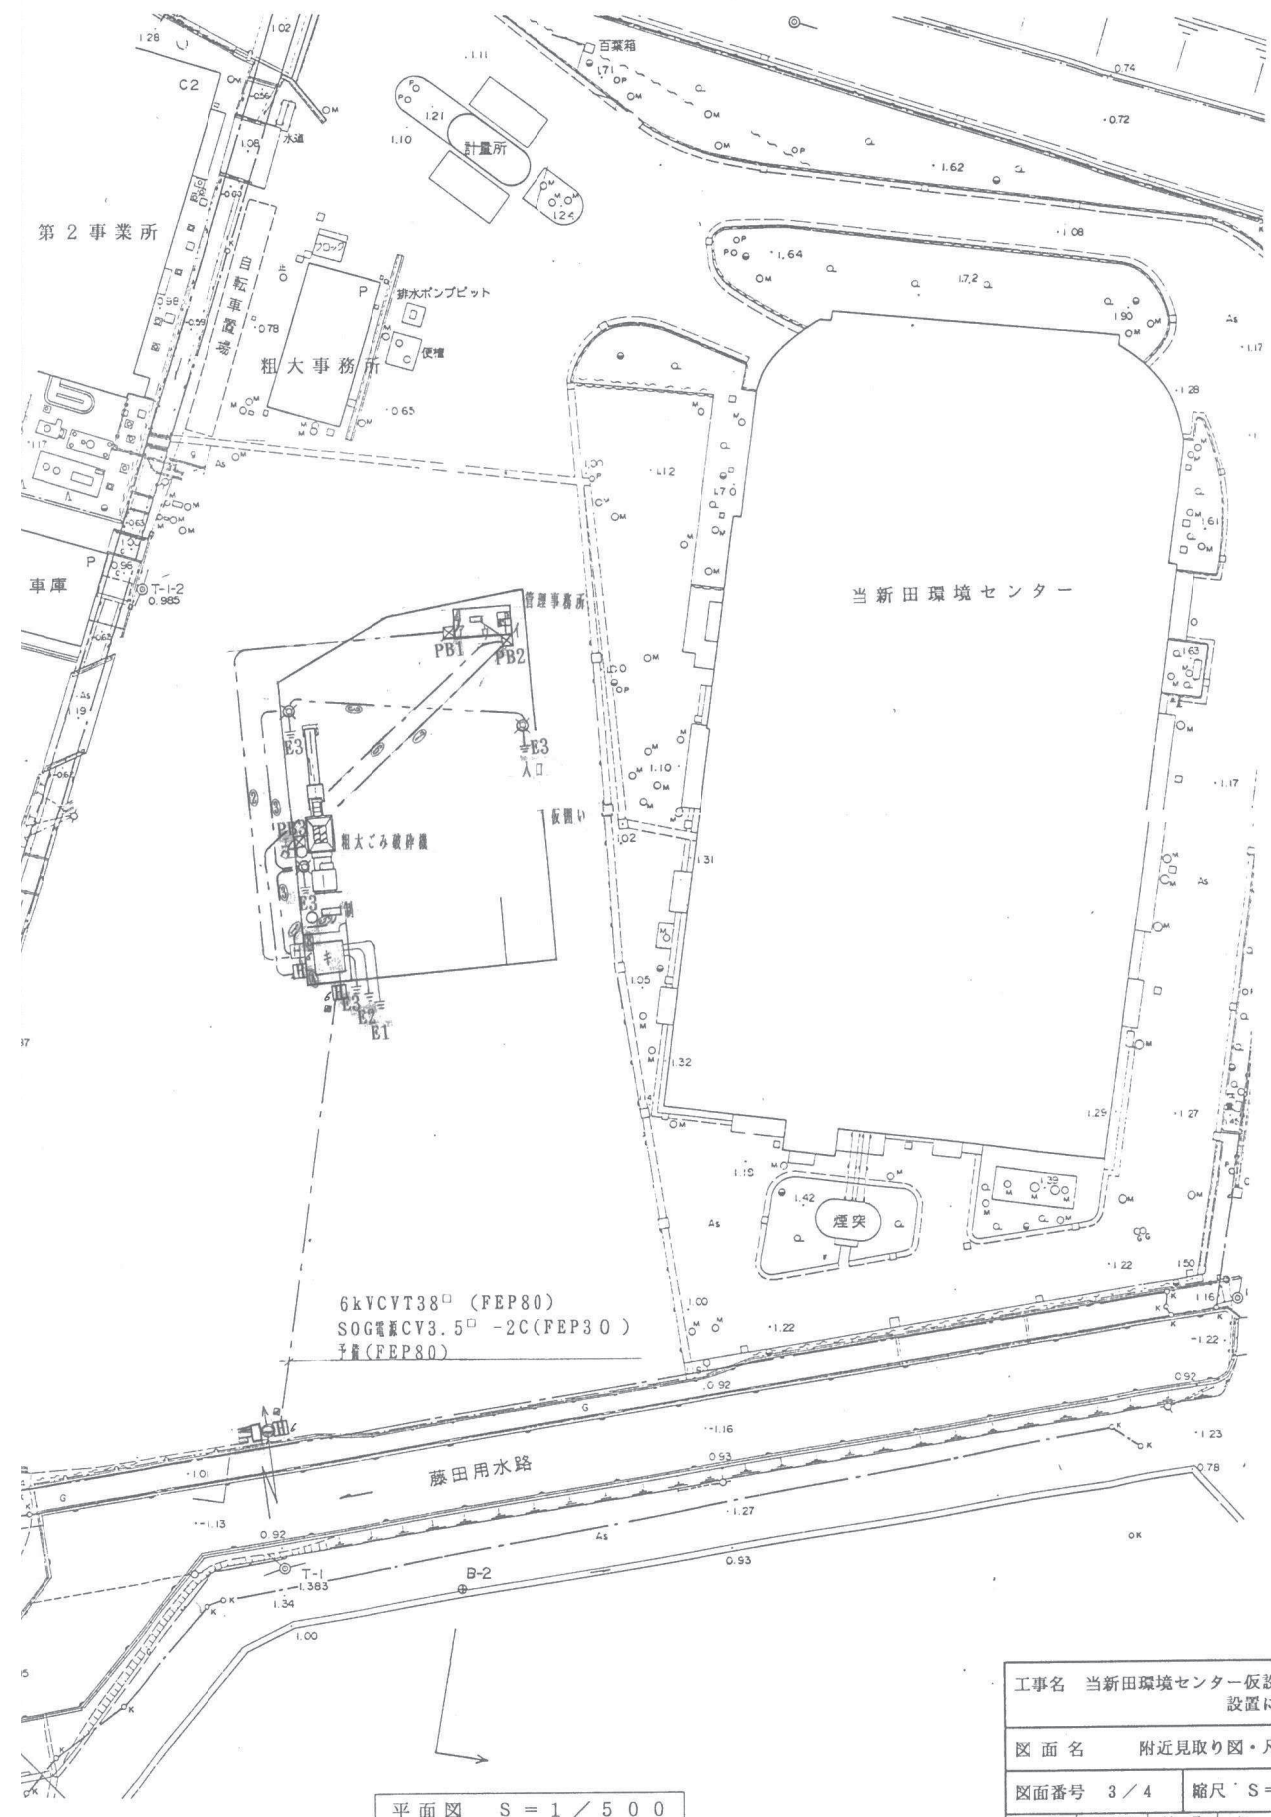


平面図 S = 1 / 5 0 0

工事名 当新田環境センター仮設可燃性粗大ごみ破砕機設置に伴う電気設備工事					
図 面 名 付近見取り図・凡例・平面図					
図面番号	3 / 4	縮 尺	S = 1 / 500	平成 8 年 8 月	
所 長	所長補佐	係 長	主 任	課 員	担 当 者


單線結線圖

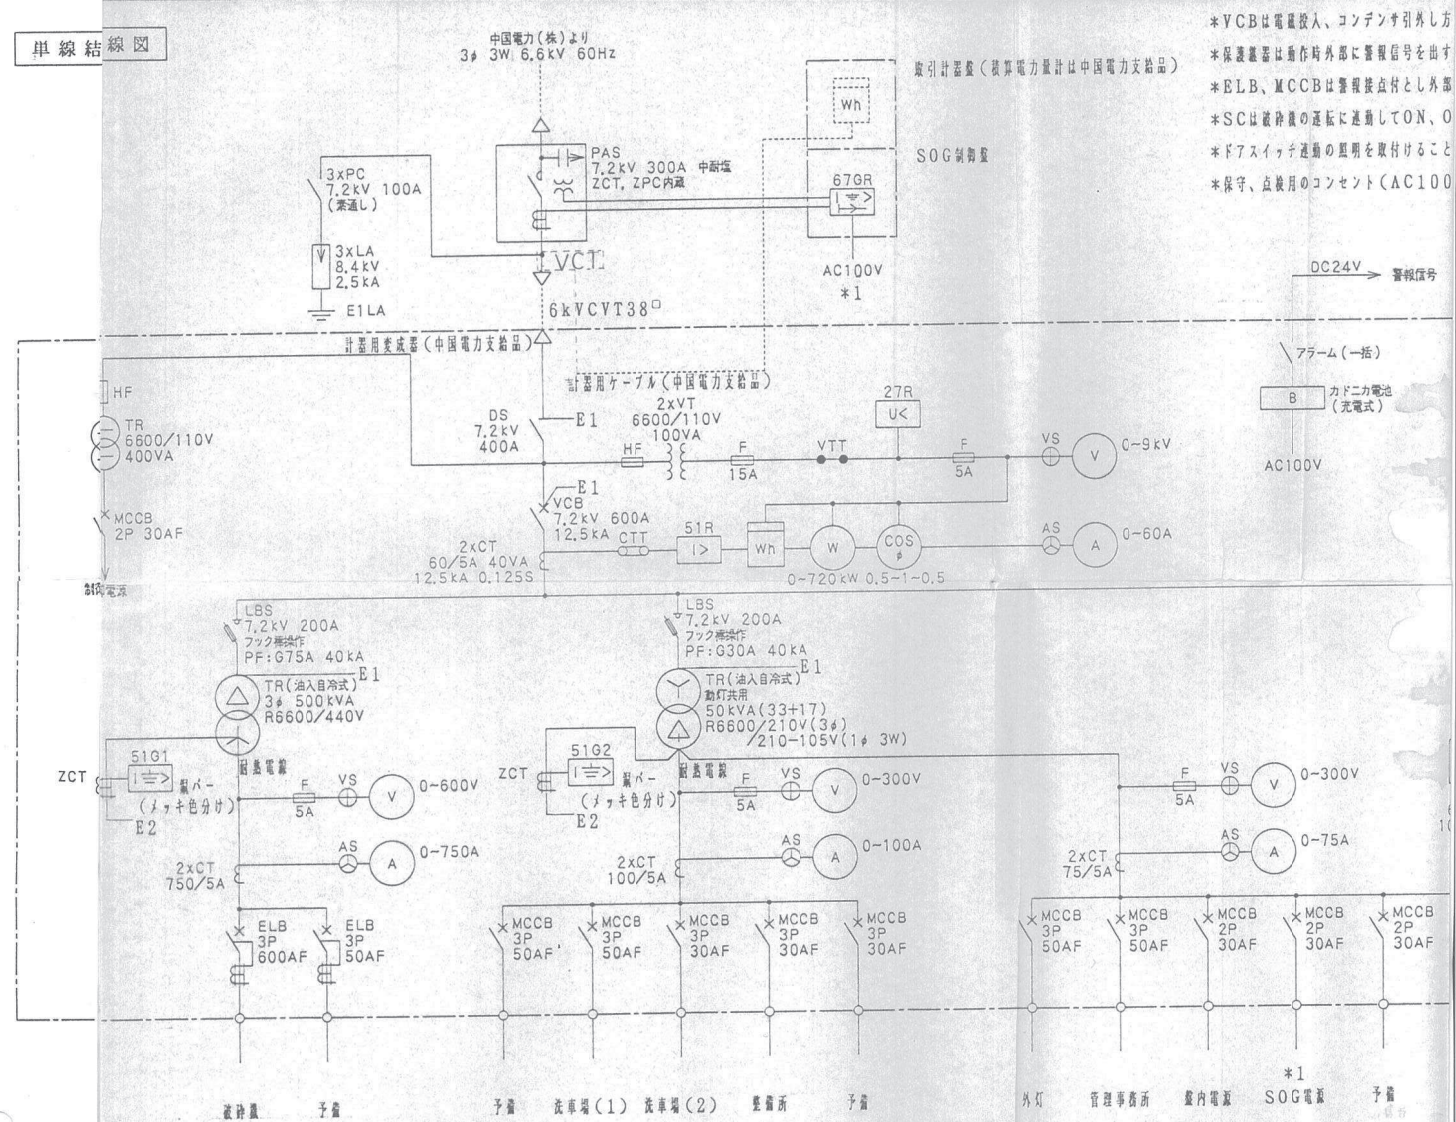

キュービクル参考姿図 寸法は参考とする。

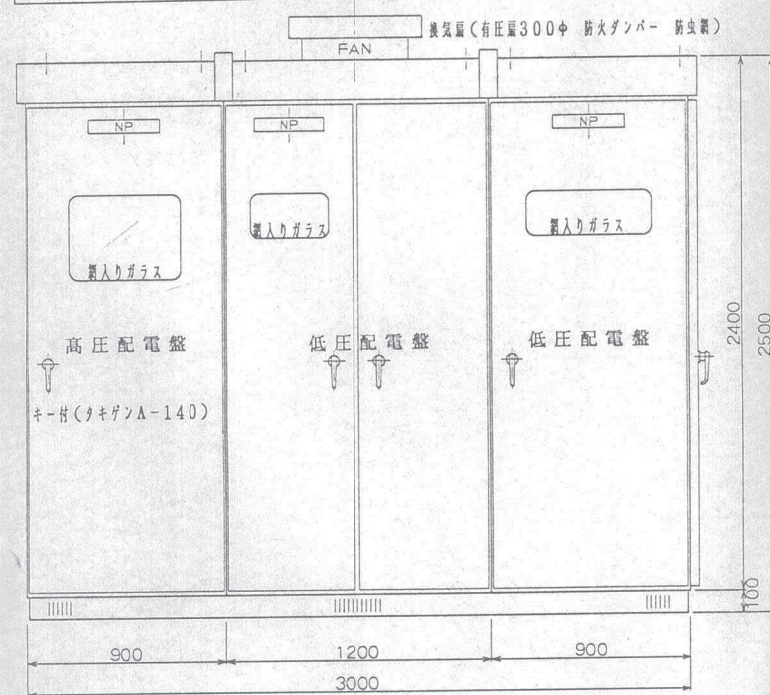



正面图

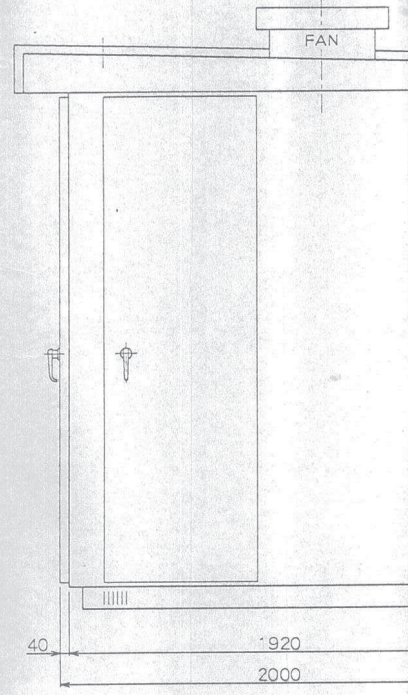

側面図

- *VCBは電圧投入、コンデンサ引外し方
- *保護装置は動作時外部に警報信号を出す
- *ELB、MCCBは警報接点付とし外部
- *SCは故障後の運転に連動してON、O
- *ドアスイッチ連動の照明を取付けること
- *保守、点検月のコンセント(AC100

とすること。
と。
警報信号を出すこと
Fすること。
を取付けること。

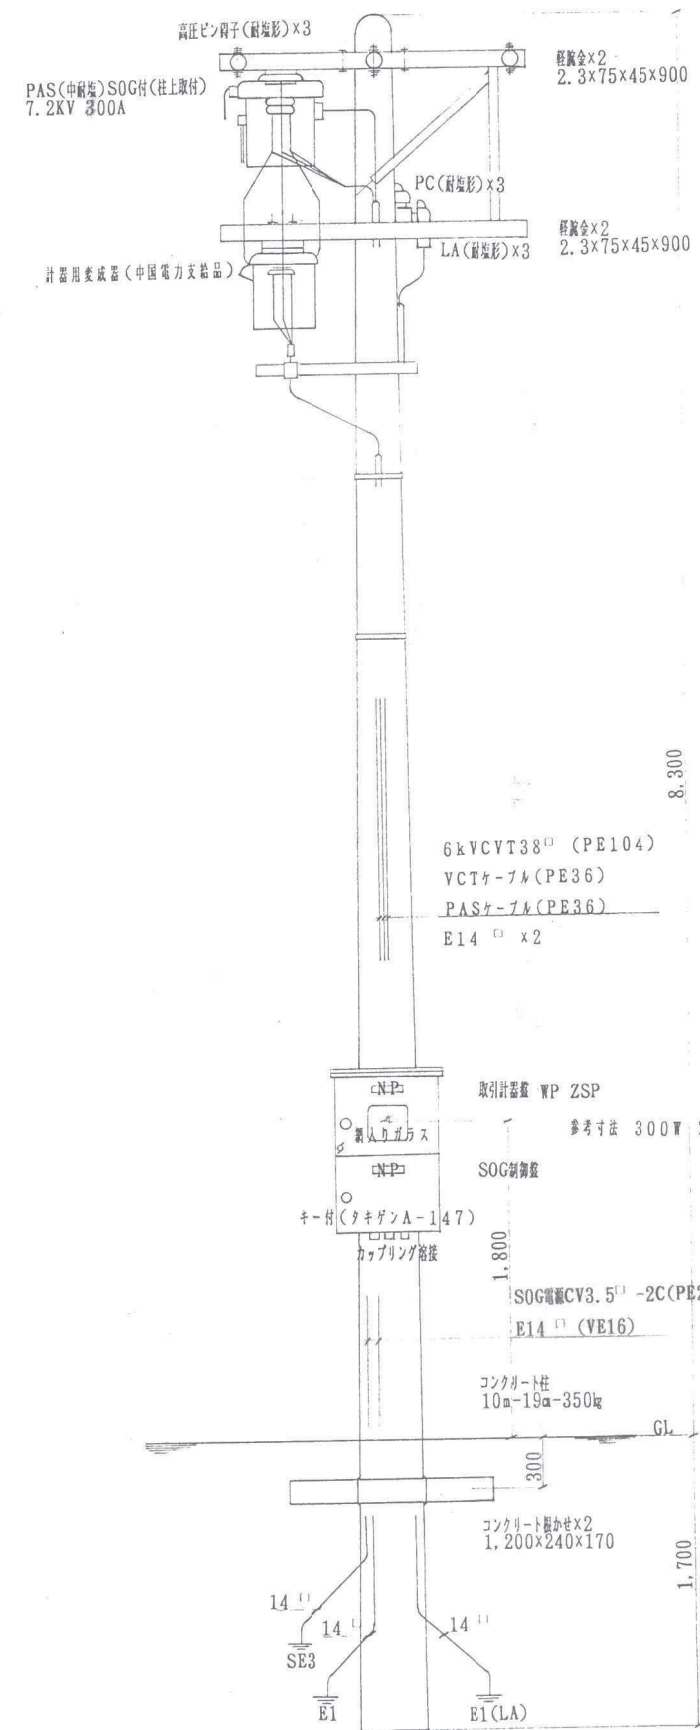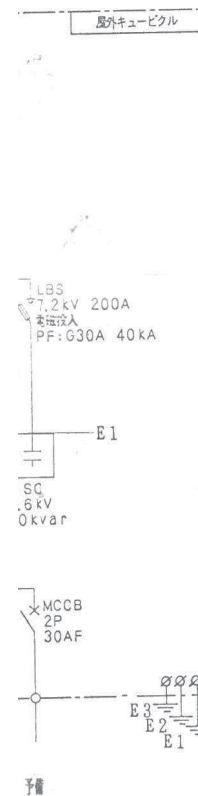

責任分界点装柱参考図 $S = 1 / 30$

工事名 当新田環境センター仮設可燃性粗大ごみ破砕機 設置に伴う電気設備工事						
図 面 名 単線結線図・キュービクル参考図・装柱参考図						
図面番号 4 / 4			縮尺 S = 1/30		平成 8 年 8 月	
所 長	所長補佐	係 長	主 任	課 員	担当者	

平面図 S = 1/250



焼却炉

フェンス H=1.20 L=80.0

既設汚水栓 450^φ (MH)

側溝貫通 (欠明補修)
(地下高圧ケーブル注意)

KBM.NO.1 H=0.987

仮囲い L=8.8
Type (A) 基礎

パネルゲート

2号側溝 L=8.0

舗装工 A=236.4
表層・t=5cm 上層路盤・t=15cm

区画線 W=0.15 (白) L=56.0

管圧φ200
L=9.7

仮囲い L=278.0
t=12cm・A=278.0

現場事務所

手洗器設置

ホース掛け (SUS304)
4ヶ所 仮囲い鉄板に取付

舗装工 A=693.7
表層・t=5cm 上層路盤・t=15cm

排水ポンプ槽


NO. A・B
0.078

ブロック壁 H=2m
L=7.0


1号側溝 L=101.1

仮囲い (B) Type (B)
L=20.0

当新田環境センター仮設可燃性粗大ごみ
破砕機ヤード下水排水設備工事

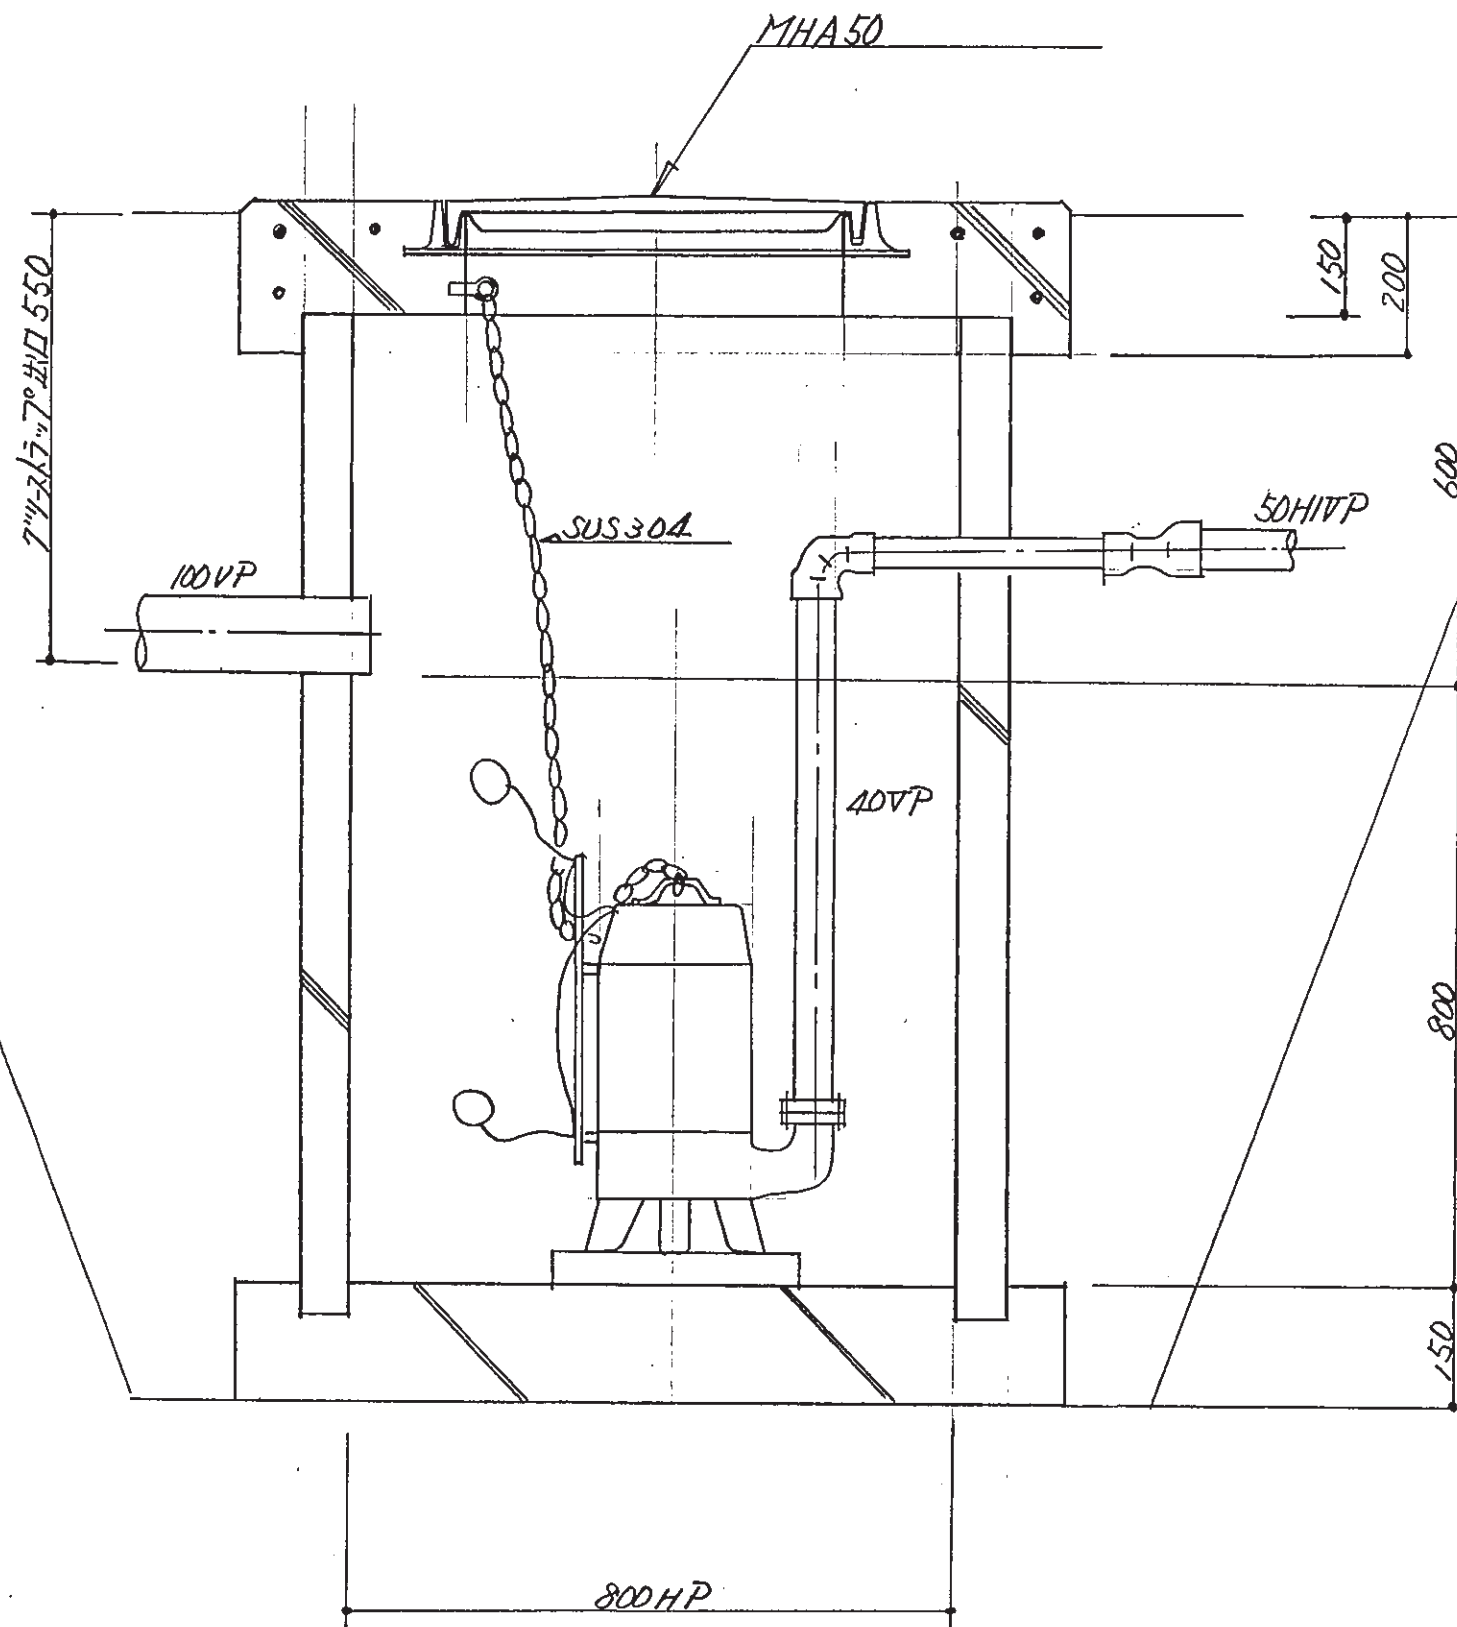

ポンプ槽要領図

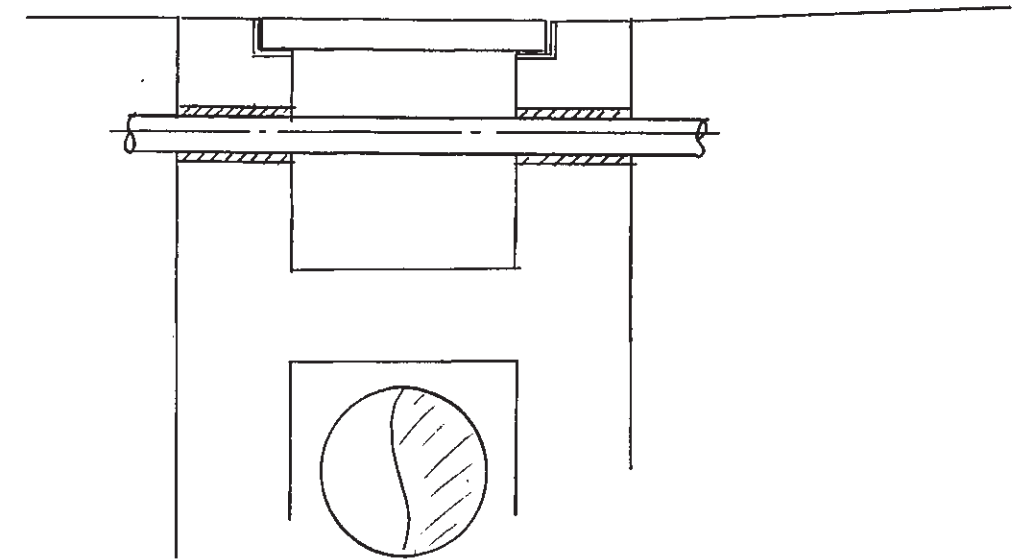

下部高圧引込ケーブル

側溝貫通要領図

